

	<b>PROGETTISTA</b>  <b>Tecnologia Ricerca Rischi</b>	<b>COMMESSA</b> NQ/R22178	<b>UNITA'</b> -
	<b>LOCALITA'</b> RAVENNA (EMILIA ROMAGNA)	<b>DIS-MEC-D-13023</b>	
	<b>PROGETTO / IMPIANTO</b> FSRU Ravenna e Collegamento alla Rete Nazionale Gasdotti		<b>Rev.</b> 0


Rif. TRR: 72341

**EMERGENZA GAS**  
**INCREMENTO DI CAPACITÀ DI RIGASSIFICAZIONE (DL 17.05.2022, n. 50)**  
**FSRU Ravenna e Collegamento alla Rete Nazionale Gasdotti**

**Planimetria Dei Presidi Di Emergenza, Delle Vie Di Fuga E Dei Punti Di Raccolta**  
**Piattaforma di ormeggio Petra**  
**ALTERNATIVA A - soluzione con cassoni**

0	Emissione per permessi	A. Visigoti	A. Romano	G. Romano	06/07/2022
<b>Rev.</b>	<b>Descrizione</b>	<b>Elaborato</b>	<b>Verificato</b>	<b>Approvato</b>	<b>Data</b>



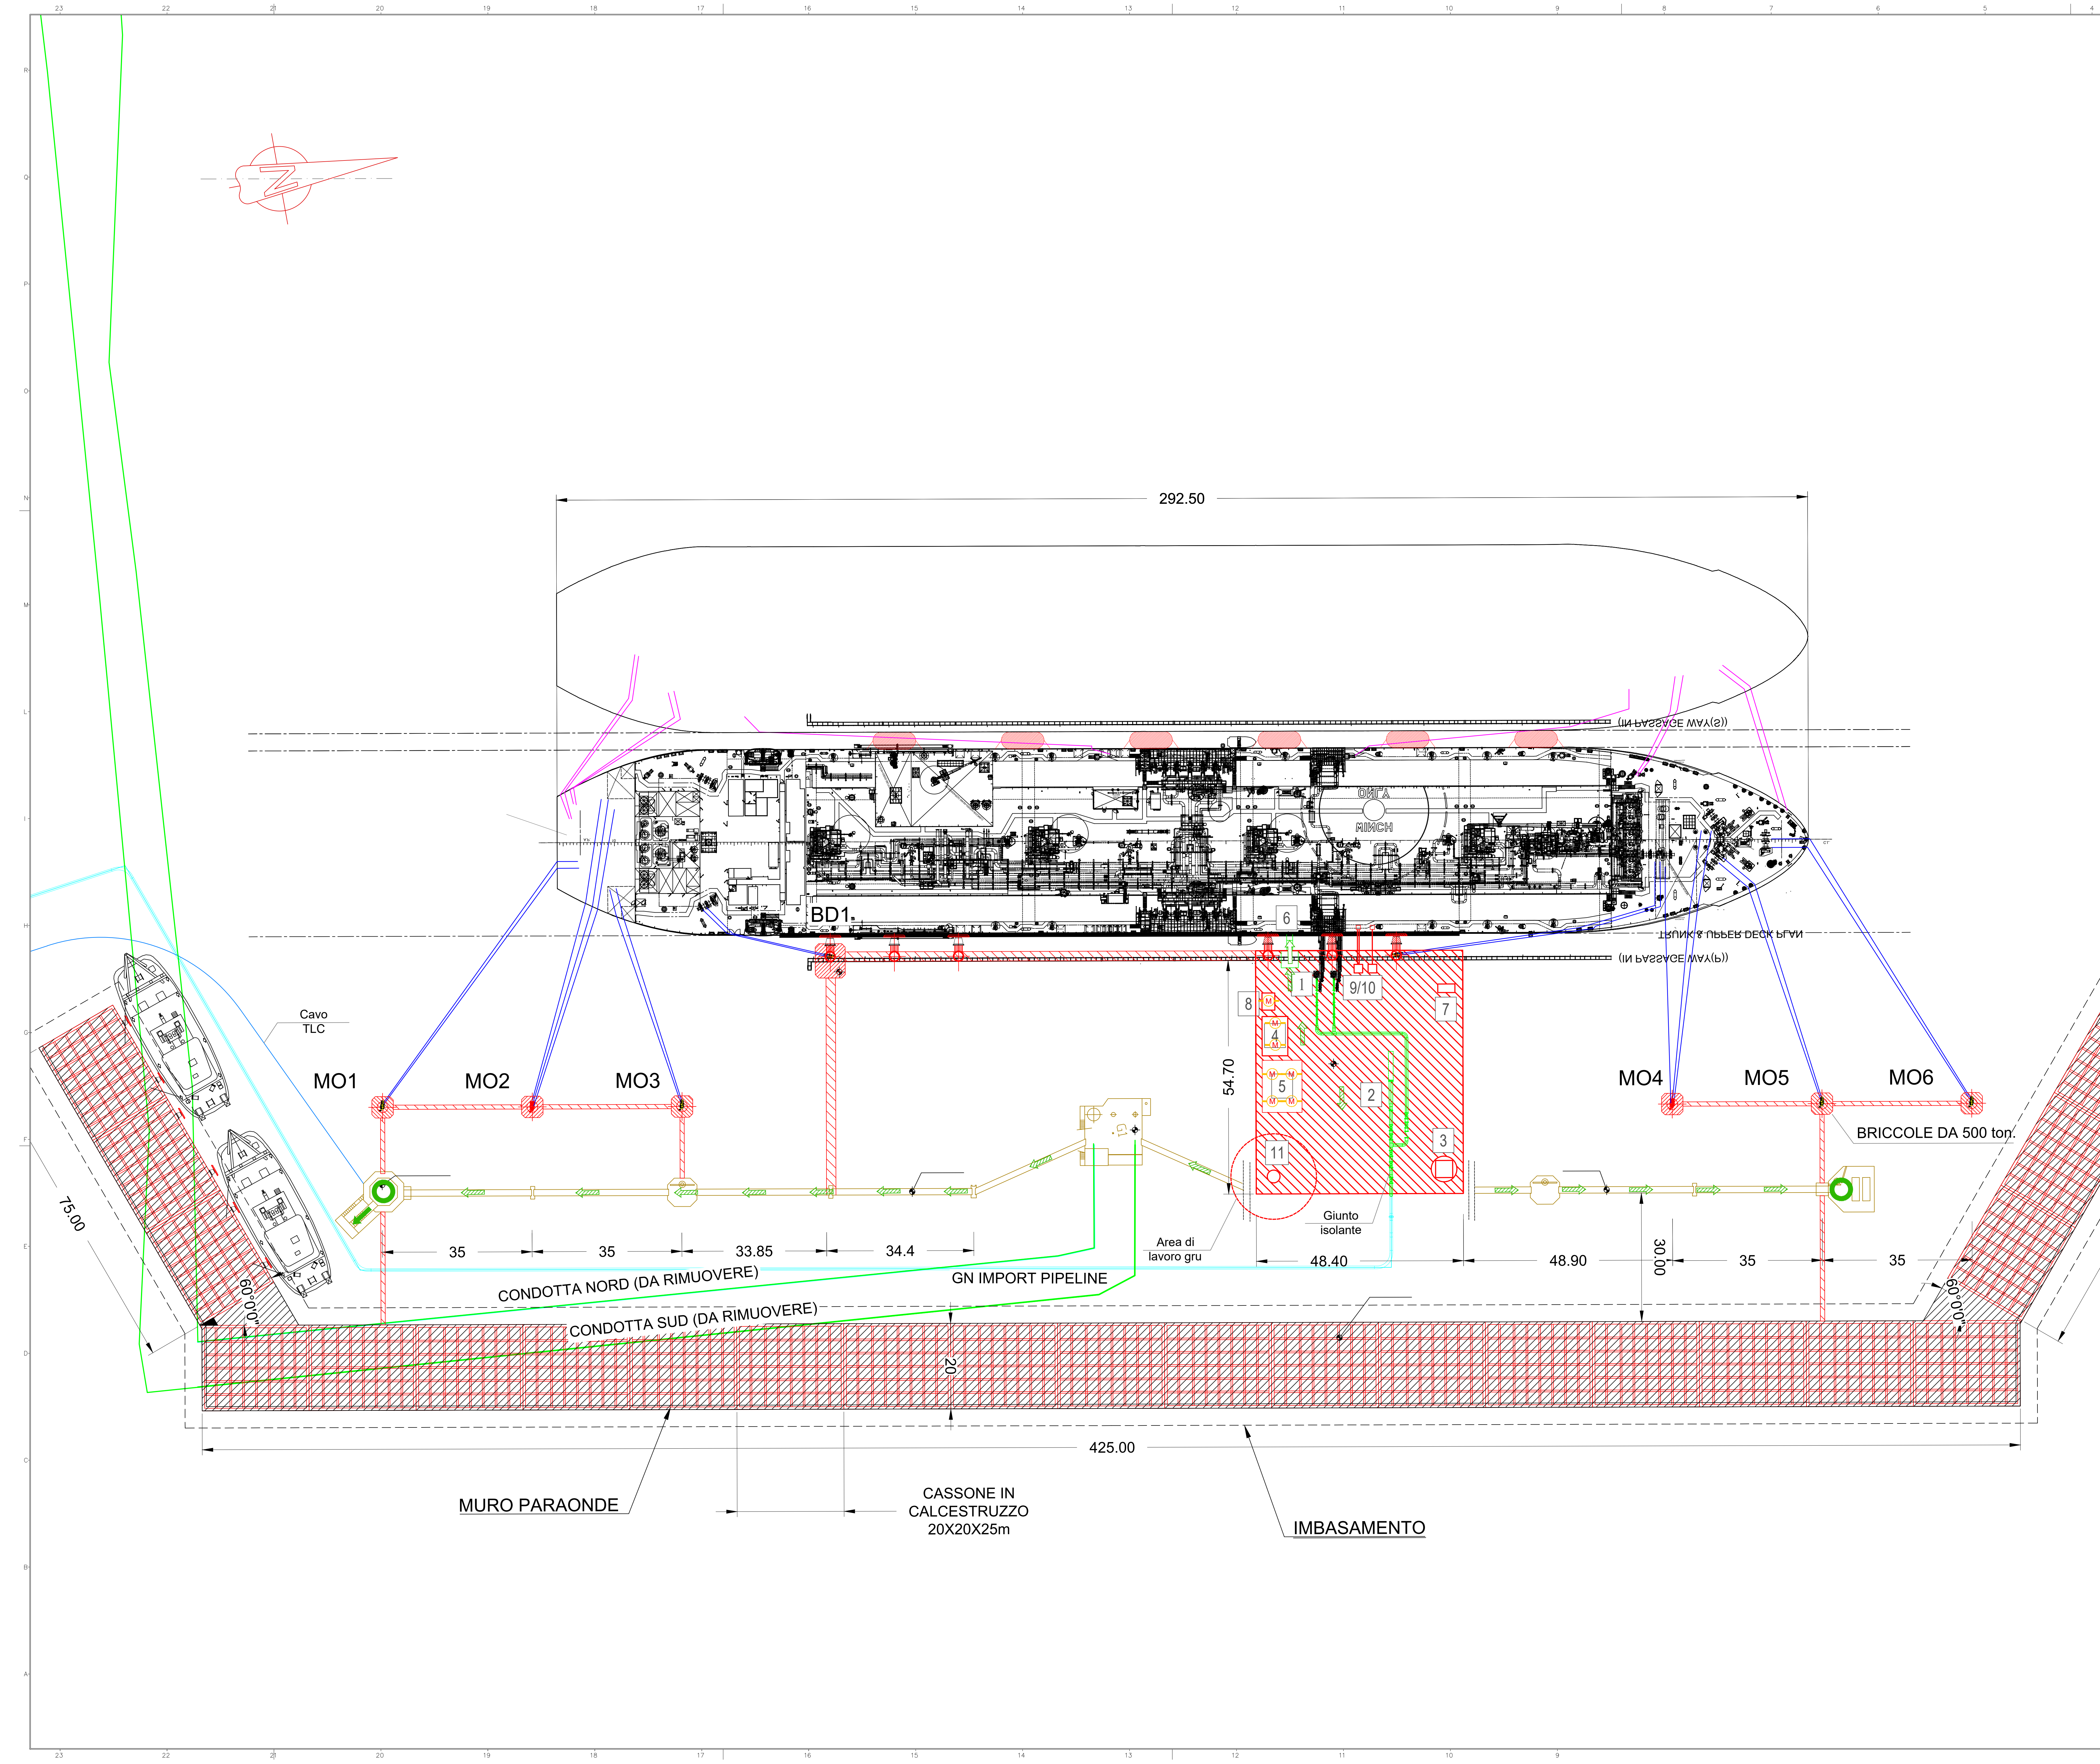

DOCUMENTI DI RIFERIMENTO

P&ID BRACCI DI CARICO	NQ-C-22200-DIS-PID-B-01100
P&ID Pipeline	NQ-C-22200-DIS-PID-B-01101
P&ID Venti	NQ-C-22200-DIS-PID-B-01102

NOTE GENERALI:

A. Quote e misure sono in metri.  
B. L'illuminazione e la segnaletica esistenti non sono riportati in questa tavola.

ELENCO APPARECCHIATURE

- Bracci di carico
- Trappola
- Sistema di sfiato ( vent)
- Generatore di emergenza e serbatoio diesel
- Locale pompe antincendio
- Scalandrone
- Skid bombole azoto
- Cabinato di controllo
- ESD link e cavo alimentazione elettrica
- Manichetta scarico azoto
- Gru di sollevamento

LEGENDA:

Tubazione di progetto

Nuova da installare

Terminale marino esistente

Linee di ormeggio FSRU

Linee di ormeggio STS

Tubazione antincendio

Monitor antincendio

Barriera antincendio

Rivelatore multifunzione

Percorso di esodo orizzontale

Percorso di esodo verso l'alto

Percorso di esodo verso il basso

Punti di raccolta

00	04/07/22	PRIMA EMISSIONE	MF-DA	AV	GR
REV	DATA	DESCRIZIONE	ELABORATO	VERIFICATO	APPROVATO
Proprietario		Progettista	Disegno		
sham			tecnologia ricerca rischi		
ALLEGATO AL RAPPORTO PRELIMINARE DI SICUREZZA - EDIZIONE 2022			Revisione 01		
ALLEGATO D.9.3-A			Comm. NQ/R22178		
Planimetrie dei presidi di emergenza, delle vie di fuga e dei punti di raccolta			Cod. tec. -		
Piattaforma di ormeggio PETRA ALTERNATIVA A - soluzione con cassoni			Scale 1:500		

DOCUMENTO DI PROPRIETÀ SHAM O.T. S.p.A. TUTELA DEI DIRITTI PROPRIARI