



IMPIANTO ILLUMINAZIONE EDIFICIO SERVIZI

SCALA 1:50

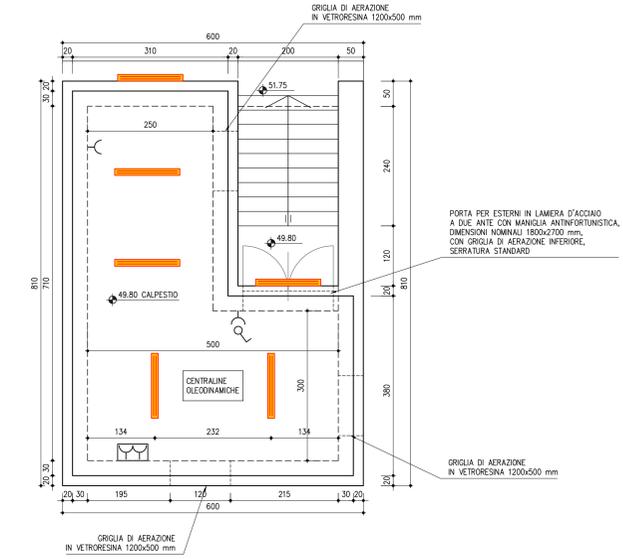

PARTICOLARE ILLUMINAZIONE STRADA DI SERVIZIO

SCALA 1:50

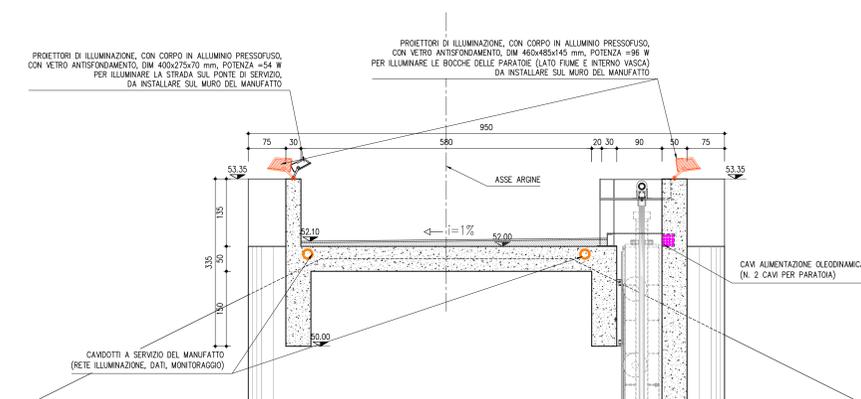

STRALCIO PLANIMETRICO
SCALA 1:2500

LEGENDA

- COLLEGAMENTI OLEODINAMICI
- COLLEGAMENTI ELETTRICI
- COLLEGAMENTI A RETE ELETTRICA ESISTENTE
- LINEA ACQUEDOTTO PEAD DN32 DA RETE ESISTENTE
- UBICAZIONE DEI PIEZOMETRI CASAGRANDE
- UBICAZIONE DEGLI ASSEMETRI A PIASTRA
- UBICAZIONE DELLE MIRE DI COLLIMAZIONE
- UBICAZIONE DEI SENSORI DI LIVELLO A ULTRASUONI

LEGENDA IMPIANTO ELETTRICO

- LAMPADA LED 18 W
- PRESA CIVILE DA 10/16A
- INTERRITTORE
- GRUPPO PRESE CE 2 P+1 3 P+N+1
- TELECAMERA
- PROIETTORE 54 W PER CICLABILE
- PROIETTORE 96 W PER PARATOIA



AGENZIA INTERREGIONALE PER IL FIUME PO - PARMA
Strada Giuseppe Garibaldi 75, I-43121 Parma

MO-E-1357 - ADEGUAMENTO DEI MANUFATTI DI REGOLAZIONE E SFIORO DELLA CASSA DI ESPANSIONE DEL FIUME SECCIA COMPRESIVO DELLA PREDISPOSIZIONE DELLA POSSIBILITÀ DI REGOLAZIONE IN SITUAZIONI EMERGENZIALI ANCHE PER PIENE ORDINARIE IN RELAZIONE ALLA CAPACITÀ DI DEFLUSSO DEL TRATTO ARGINATO (EX CODICE 10969) E AVVIO DELL'ADEGUAMENTO IN QUOTA E POTENZIAMENTO STRUTTURALE DEI RILEVATI ARGINALI DEL SISTEMA CASSA ESPANSIONE ESISTENTE

MO-E-1273 - LAVORI DI AMPLIAMENTO E ADEGUAMENTO DELLA CASSA DI ESPANSIONE DEL FIUME SECCIA NEL COMUNE DI RUBIERA (RE) (ACCORDO DI PROGRAMMA MINISTERO - RER - PARTE A)

PROGETTO DEFINITIVO

INT. B-ADEGUAMENTO DEL MANUFATTO DI DERIVAZIONE NELL'INVASO LATERALE PLANIMETRIA DELLE RETI E SISTEMA DI MONITORAGGIO

TAV. N°8	SCALA	INDICATA
<p>IL RAGGRUPPAMENTO TEMPORANEO DI PROFESSIONISTI:</p> <p>CAPOGRUPPO MANDATARIO PROGETTAZIONE GENERALE E STRUTTURALE: DOZZI INGENGERIA</p> <p>MANDANTE STRUTTURALE: Lombardi</p> <p>MANDANTE ASPETTI AMBIENTALI: GRATI</p> <p>CONSULENTE INGENGERIA GEOTECNICA: collesi</p>	<p>MANDANTE PROIETTISTA GENERALE: MAGNANI & PARTNERS</p> <p>MANDANTE GEOLOGIA: INGENCO</p> <p>MANDANTE ASPETTI PAESAGGISTICI: STUDIO PANDAKOVIC</p> <p>CONSULENTE PIANO PARTICOLARE DI ESPROFONDO: GOM. MARCO SOZZI</p> <p>CONSULENTE VALUTAZIONE ARCHEOLOGICA: DOTT.SSA ANNA BERTINONI</p>	<p>PER IL R.E.P.: IL PROIETTISTA GENERALE DOTT. ING. FILIPPO BERNABE</p> <p>IL B.U.E.: DOTT. ING. FEDERICA PELLEGRINI</p>

REV.	DATA	DESCRIZIONE MODIFICA	REDATTO	CONTR.	APPR.

DATA: LUGLIO 2019