



PIANTA PIANO SEMINTERRATO
scala: 1 : 200



PIANTA PIANO TERRA
scala: 1 : 200

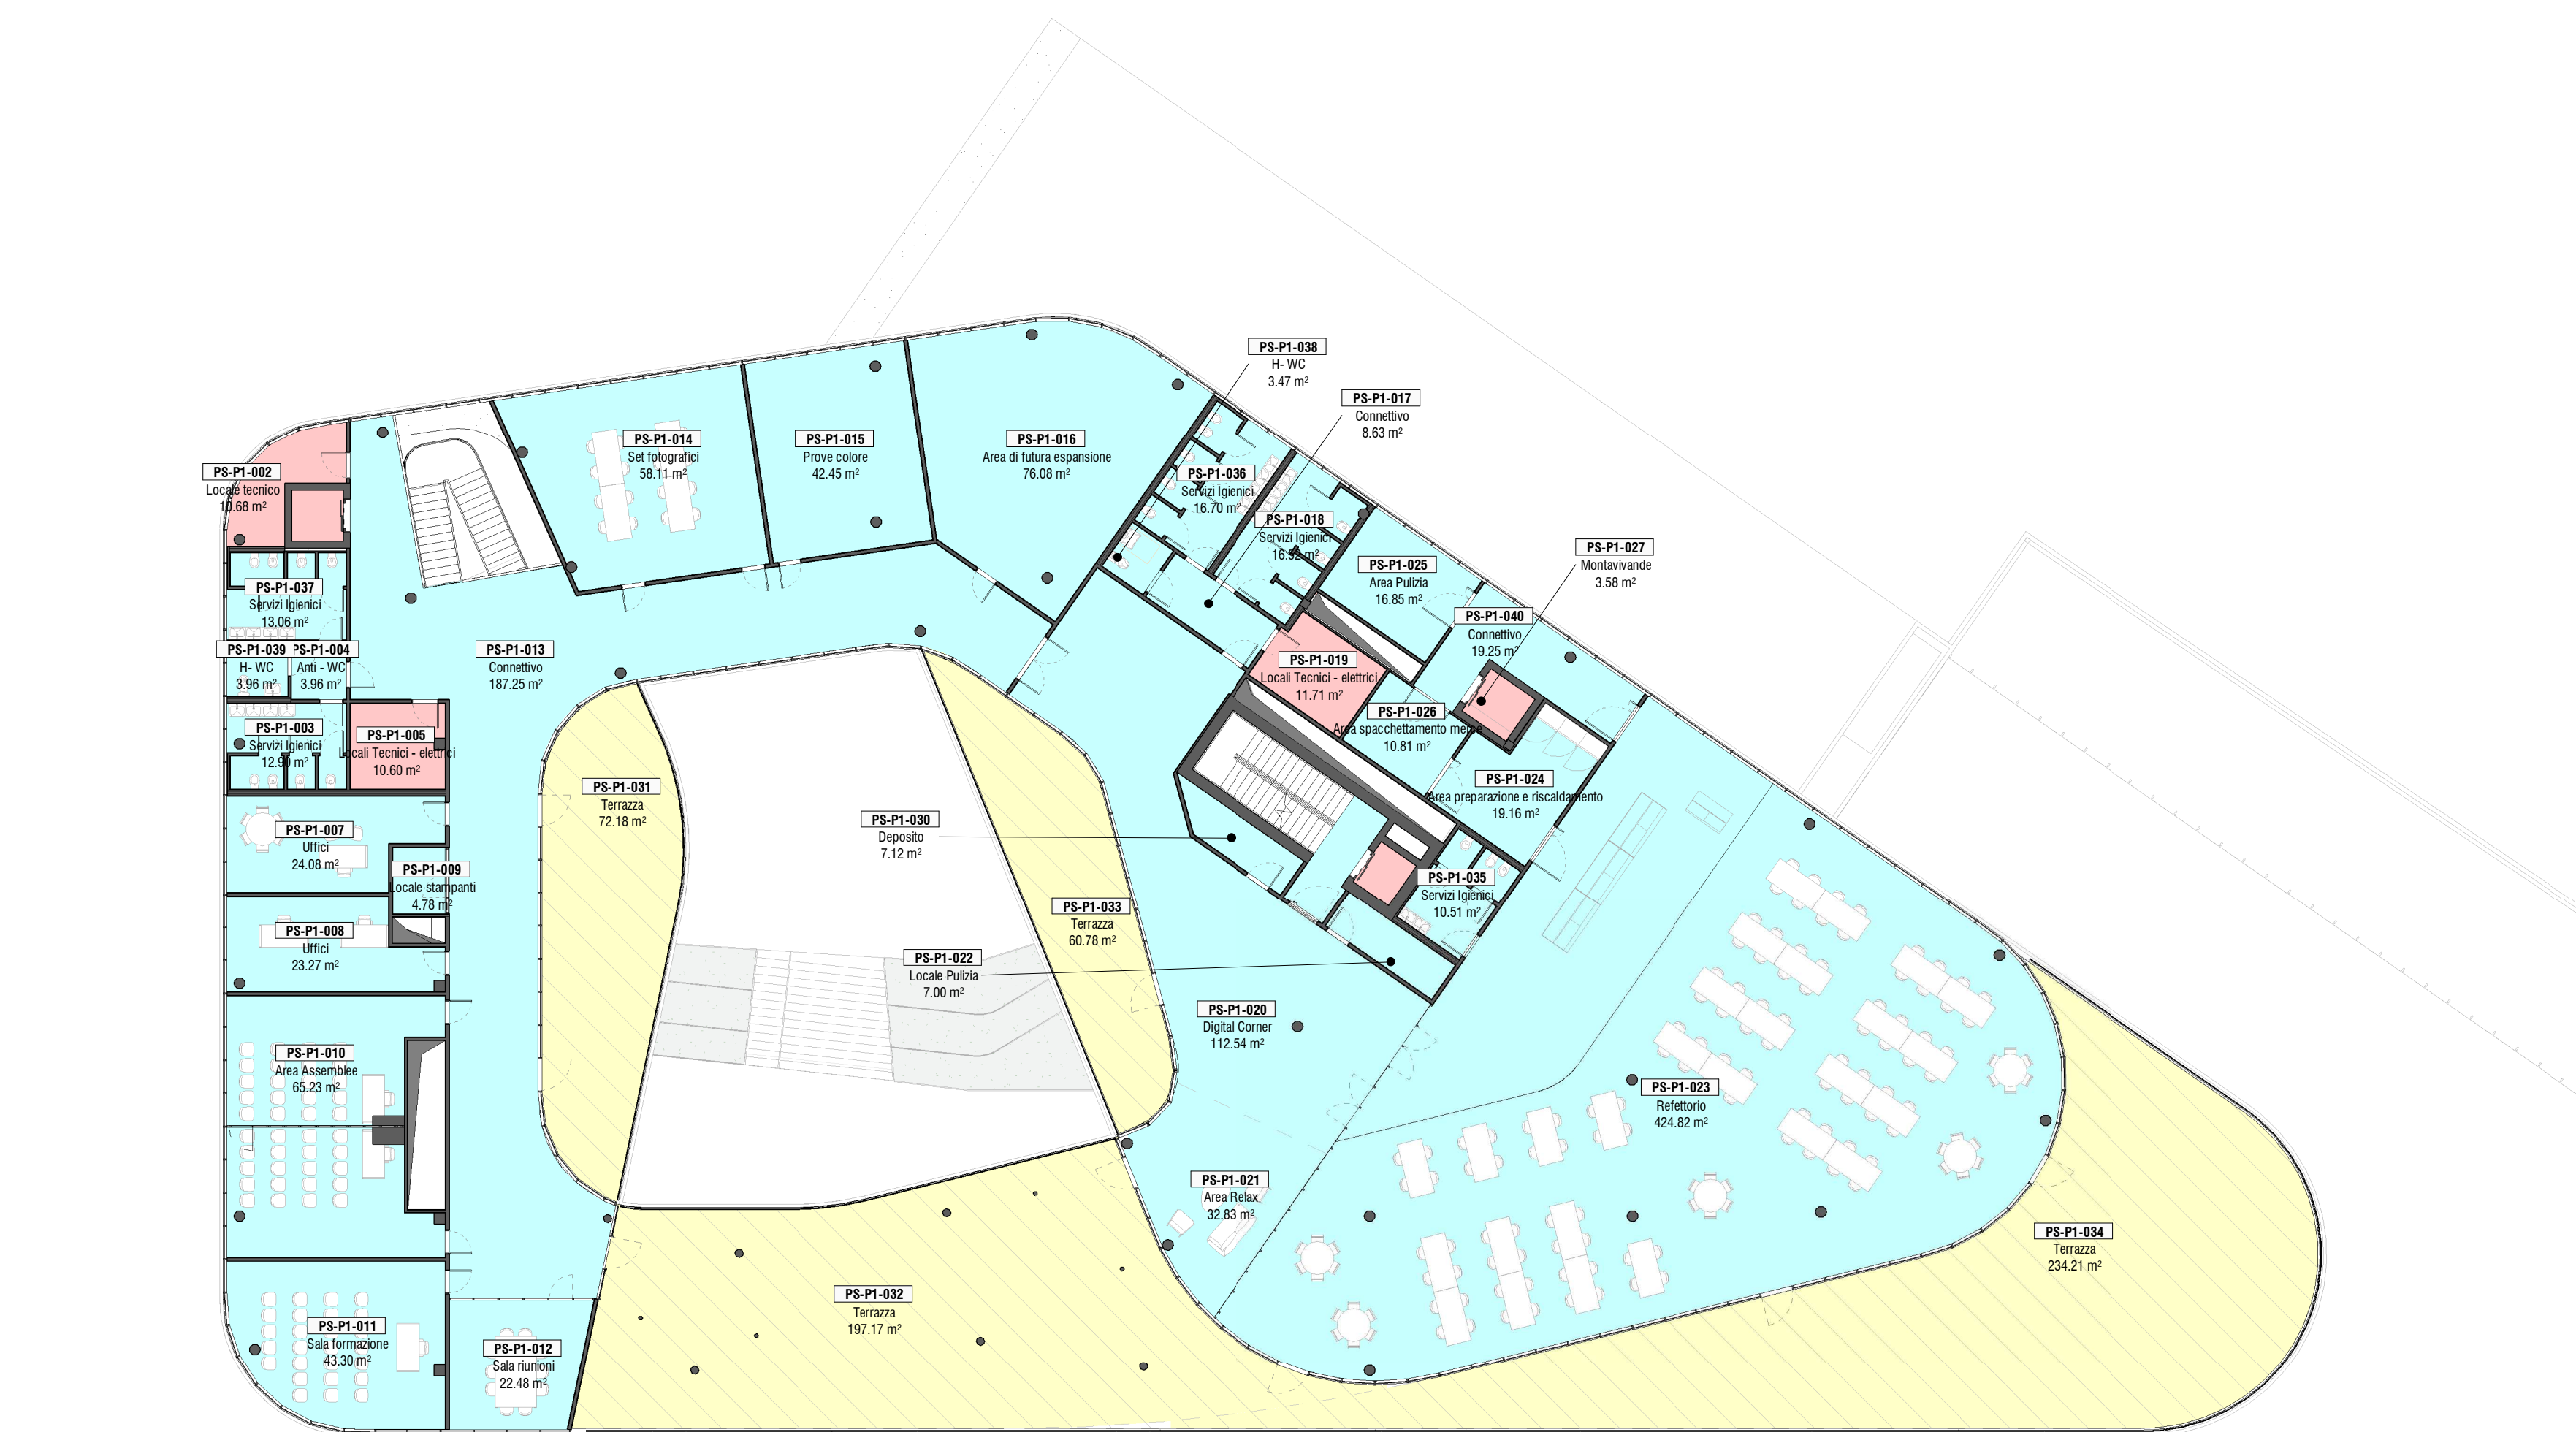

PIANTA PIANO PRIMO
scala: 1 : 200

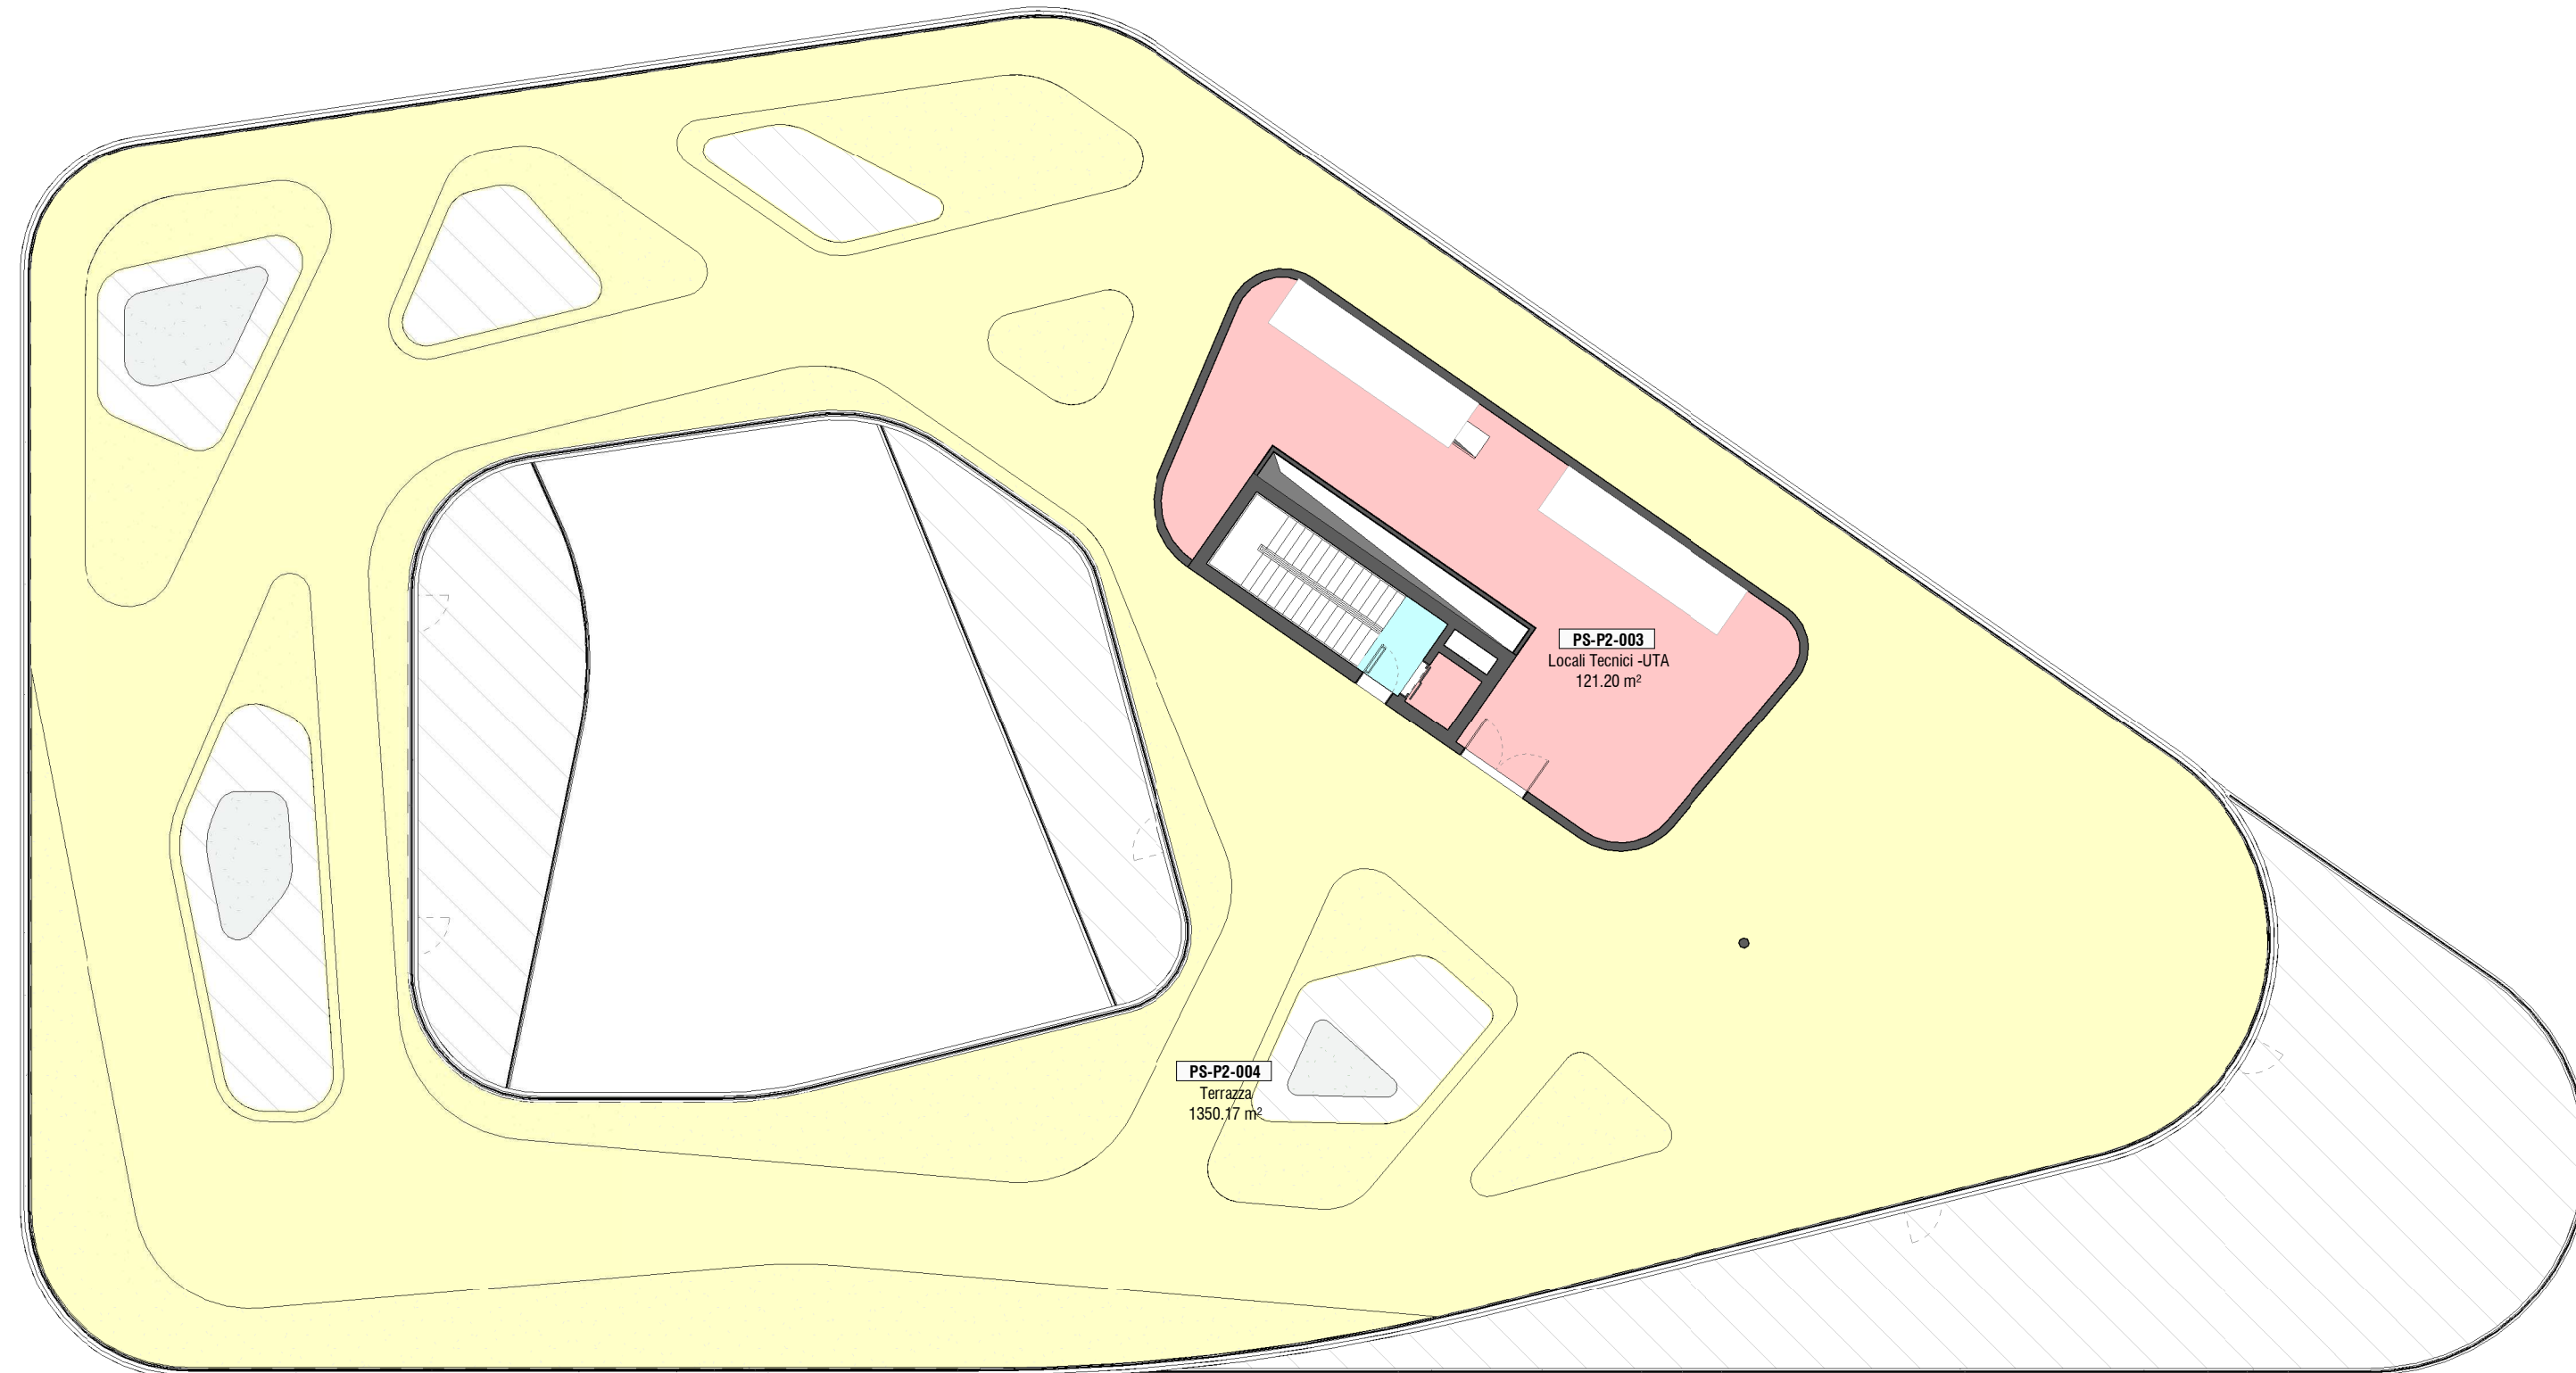

PIANTA COPERTURA
scala: 1 : 200

_ABACO LOCALI SUP URBANISTICHE_TL_SUPERFICIE UTILE						
Building	Level	Number	Name	Department	Area	Superficie Urbanistica
C	B1	PS-B1-002	Deposito divise	Locali accessori	28.72	SU
C	B1	PS-B1-006	Sala attrezzi	Validazione	88.67	SU
C	B1	PS-B1-007	Magazzino per campionatori	Validazione	337.84	SU
C	B1	PS-B1-008	Area Posa	Validazione	221.90	SU
C	B1	PS-B1-009	Dispomgno	Distribuzione	34.33	SU
C	B1	PS-B1-010	Correttivo	Distribuzione	2.75	SU
C	B1	PS-B1-011	Servizi igienici	Servizi	6.59	SU
C	B1	PS-B1-012	Camera clinica	Validazione	25.64	SU
C	B1	PS-B1-013	Area Edicola	Validazione	170.62	SU
C	B1	PS-B1-014	Camera clinica	Validazione	58.64	SU
C	B1	PS-B1-015	H. WC	Distribuzione	3.88	SU
C	B1	PS-B1-016	Area Lavaggio	Validazione	12.28	SU
C	B1	PS-B1-017	Area Lavaggio	Validazione	12.28	SU
C	B1	PS-B1-018	H. WC	Servizi	2.88	SU
C	B1	PS-B1-019	Deposito	Locali tecnici	3.56	SU
C	P0	PS-P0-001	Ingresso	Distribuzione	51.89	SU
C	P0	PS-P0-002	Vano Scala	Distribuzione	15.44	SU
C	P0	PS-P0-003	H. WC	Servizi	6.11	SU
C	P0	PS-P0-007	Ricezione	Servizi	3.12	SU
C	P0	PS-P0-008	Correttivo	Distribuzione	29.90	SU
C	P0	PS-P0-009	Soggitativo 1 - 72p	Soggitativo	20.85	SU
C	P0	PS-P0-010	Soggitativo 2 - 52p	Soggitativo	46.88	SU
C	P0	PS-P0-011	Soggitativo 4 - 12p	Soggitativo	12.63	SU
C	P0	PS-P0-012	Soggitativo 3 - 22p	Soggitativo	17.83	SU
C	P0	PS-P0-013	Soggitativo 5 - 83p	Soggitativo	64.46	SU
C	P0	PS-P0-014	Locali Tecnici	Distribuzione	46.22	SU
C	P0	PS-P0-015	Locali Tecnici	Locali accessori	1.20	SU
C	P0	PS-P0-016	Servizi igienici	Servizi	6.68	SU
C	P0	PS-P0-018	Riservatoi Camerazione	Validazione	225.65	SU
C	P0	PS-P0-019	Area Lavaggio	Validazione	6.46	SU
C	P0	PS-P0-020	Area Tattomatro	Validazione	20.10	SU
C	P0	PS-P0-021	Area Lavaggio	Validazione	10.58	SU


_ABACO LOCALI SUP URBANISTICHE_TL_SUPERFICIE UTILE						
Building	Level	Number	Name	Department	Area	Superficie Urbanistica
C	P0	PS-P0-022	SU superfici	Validazione	241.34	SU
C	P1	PS-P1-017	Sala vernaculata	Validazione	85.21	SU
C	P0	PS-P0-024	Sala spacciatamento sversati	Validazione	57.18	SU
C	P0	PS-P0-027	Vano Scala	Distribuzione	14.04	SU
C	P0	PS-P0-029	Soggitativo	Servizi	5.56	SU
C	P1	PS-P1-021	Area Rileva	Servizi	32.83	SU
C	P1	PS-P1-022	Locali Pubbici	Locali accessori	7.00	SU
C	P1	PS-P1-023	Rettorino	Rettorino	424.82	SU
C	P1	PS-P1-024	Area preparazione e riciclaggio	Rettorino	18.16	SU
C	P1	PS-P1-025	Area Pulcia	Rettorino	18.85	SU
C	P1	PS-P1-026	Area spacciatamento merce	Rettorino	10.81	SU
C	P1	PS-P1-027	Pianerottolo	Distribuzione	7.63	SU
C	P1	PS-P1-030	Deposito	Locali accessori	7.12	SU
C	P1	PS-P1-033	Servizi igienici	Rettorino	10.51	SU
C	P1	PS-P1-036	Servizi igienici	Servizi	3.47	SU
C	P1	PS-P1-037	Servizi igienici	Servizi	13.06	SU
C	P1	PS-P1-038	H. WC	Servizi	3.96	SU
C	P1	PS-P1-039	H. WC	Servizi	3.96	SU
C	P1	PS-P1-040	Correttivo	Distribuzione	19.25	SU
C	P2	PS-P2-001	Pianerottolo	Distribuzione	368.00	SU
TOTALE: 83						368.00

_ABACO LOCALI SUP URBANISTICHE_TL_SUPERFICIE UTILE						
Building	Level	Number	Name	Department	Area	Superficie Urbanistica
C	P1	PS-P1-016	Area di futura espansione	Validazione	76.06	SU
C	P1	PS-P1-017	Correttivo	Distribuzione	8.63	SA
C	P1	PS-P1-018	Servizi igienici	Servizi	16.53	SU
C	P1	PS-P1-020	Digital Corner	Distribuzione	112.54	SU
C	P1	PS-P1-021	Area Rileva	Servizi	32.83	SU
C	P1	PS-P1-022	Locali Pubbici	Locali accessori	7.00	SU
C	P1	PS-P1-023	Rettorino	Rettorino	424.82	SU
C	P1	PS-P1-024	Area preparazione e riciclaggio	Rettorino	18.16	SU
C	P1	PS-P1-025	Area Pulcia	Rettorino	18.85	SU
C	P1	PS-P1-026	Area spacciatamento merce	Rettorino	10.81	SU
C	P1	PS-P1-027	Pianerottolo	Distribuzione	7.63	SU
C	P1	PS-P1-030	Deposito	Locali accessori	7.12	SU
C	P1	PS-P1-033	Servizi igienici	Rettorino	10.51	SU
C	P1	PS-P1-036	Servizi igienici	Servizi	3.47	SU
C	P1	PS-P1-037	Servizi igienici	Servizi	13.06	SU
C	P1	PS-P1-038	H. WC	Servizi	3.96	SU
C	P1	PS-P1-039	H. WC	Servizi	3.96	SU
C	P1	PS-P1-040	Correttivo	Distribuzione	19.25	SU
C	P2	PS-P2-001	Pianerottolo	Distribuzione	368.00	SU
TOTALE: 83						368.00


_ABACO LOCALI SUP URBANISTICHE_TL_SUPERFICIE ACCESSORIA						
Building	Level	Number	Name	Department	Area	Superficie Urbanistica
C	P1	PS-P1-031	Terrazza	Area Esterna	72.18	SA
C	P1	PS-P1-032	Terrazza	Area Esterna	187.17	SA
C	P1	PS-P1-033	Terrazza	Area Esterna	60.76	SA
C	P1	PS-P1-034	Terrazza	Area Esterna	234.21	SA
C	P2	PS-P2-004	Terrazza	Area Esterna	1350.17	SA
SA: 5						1914.51
TOTALE: 5						1914.51

_ABACO LOCALI SUP URBANISTICHE_TL_SUPERFICIE ESCLUSE						
Building	Level	Number	Name	Department	Area	Superficie Urbanistica
C	B1	PS-B1-001	Locali Tecnici - sottocentrata tecnica	Locali tecnici	63.87	NC
C	B1	PS-B1-003	Locali Tecnici - elettrici	Locali tecnici	27.68	NC
C	B1	PS-B1-004	Cavedio	Locali tecnici	8.26	NC
C	B1	PS-B1-005	Locali Tecnici -UTA	Locali tecnici	187.55	NC
C	B1	PS-B1-016	Accensione	Distribuzione	2.75	NC
C	B1	PS-B1-017	Montacarichi	Distribuzione	7.02	NC
C	B1	PS-B1-020	Locali Tecnici - elettrici	Locali tecnici	9.99	NC
C	B1	PS-B1-021	Locali Tecnici -UTA	Locali tecnici	241.25	NC
C	B1	PS-B1-022	Locali Tecnici - trasformatori	Locali tecnici	15.35	NC
C	B1	PS-B1-024	Cavedio	Locali tecnici	3.58	NC
C	B1	PS-B1-026	Locali Tecnici - Cabine elettriche	Locali tecnici	32.74	NC
C	B1	PS-B1-027	Condotti impianti	Locali tecnici	35.22	NC
C	P0	PS-P0-003	Locali Tecnici	Locali tecnici	7.19	NC
C	P0	PS-P0-004	Accensione	Distribuzione	3.47	NC
C	P0	PS-P0-006	Locali Tecnici - elettrici	Locali tecnici	7.32	NC
C	P0	PS-P0-017	Locali Tecnici - elettrici	Locali tecnici	9.04	NC
C	P0	PS-P0-025	Accensione	Distribuzione	2.75	NC
C	P0	PS-P0-026	Montacarichi	Distribuzione	7.02	NC
C	P0	PS-P0-028	Cavedio	Locali tecnici	7.81	NC
C	P0	PS-P0-030	Montavande	Rettorino	3.58	NC
C	P1	PS-P1-001	Accensione	Distribuzione	3.47	NC
C	P1	PS-P1-002	Locali Tecnici	Locali tecnici	10.68	NC
C	P1	PS-P1-005	Locali Tecnici - elettrici	Locali tecnici	10.60	NC
C	P1	PS-P1-018	Locali Tecnici - elettrici	Locali tecnici	11.71	NC
C	P1	PS-P1-027	Montavande	Rettorino	3.58	NC
C	P1	PS-P1-028	Accensione	Distribuzione	2.75	NC
C	P2	PS-P2-002	Accensione	Distribuzione	2.75	NC
C	P2	PS-P2-003	Locali Tecnici -UTA	Locali tecnici	121.30	NC
NC: 28						850.22
TOTALE: 28						850.22


KEYPLAN QUOTE ALIMETICHE GENERALI

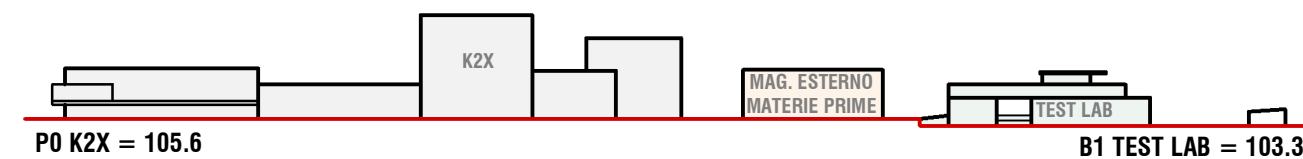

KEYPLAN QUOTE ALTIMETRICHE TEST LAB

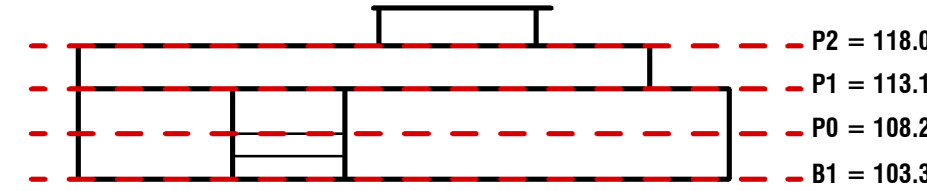



LEGENDA SUPERFICI

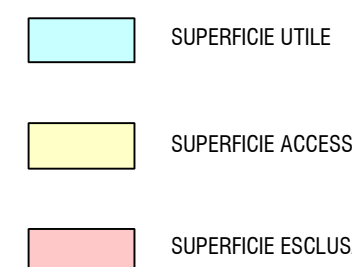

RIEPILOGO SUPERFICI

EDIFICIO	SUPERFICIE UTILE	SUPERFICIE ACCESSORIA	SUPERFICIE ESCLUSA
C - TEST LAB	368.00	1914.51	850.22
TOTALE	368.00	1914.51	850.22

CODIFICA LOCALI:

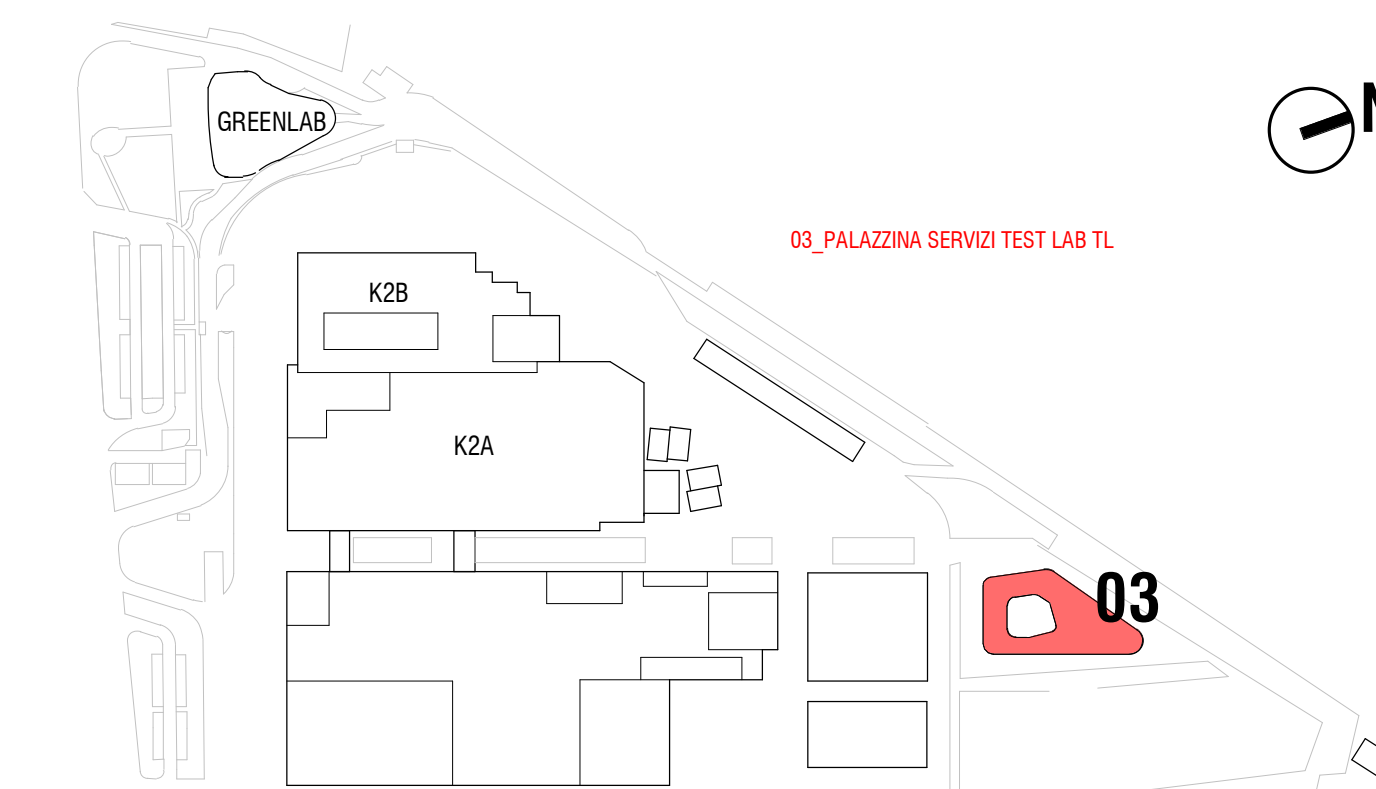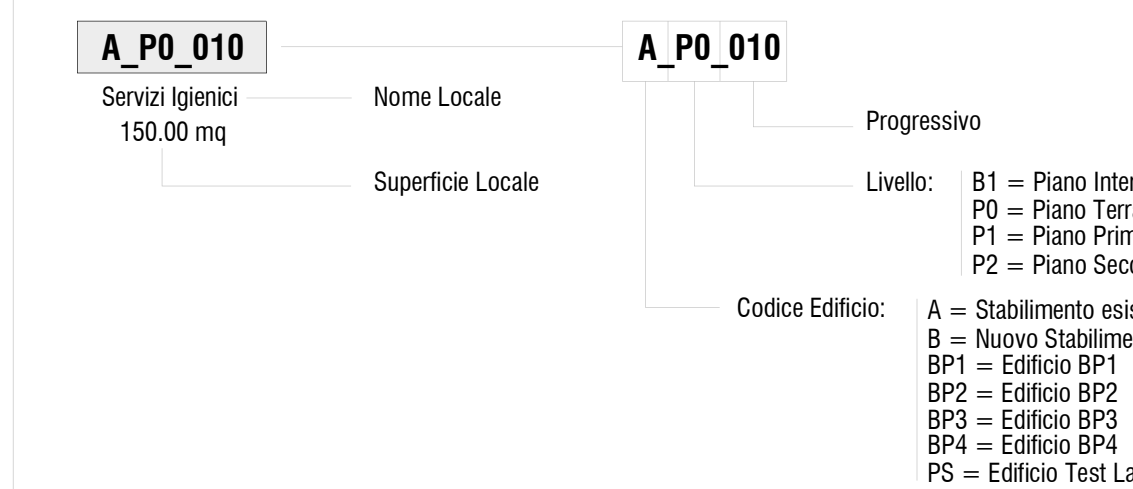

SITO K2X KERAKOLL



_ABACO LOCALI SUP URBANISTICHE_TL_SUPERFICIE UTILE						
Building	Level	Number	Name	Department	Area	Superficie Urbanistica
C	B1	PS-B1-001	Locali Tecnici - sottocentrata tecnica	Locali tecnici	63.87	NC
C	B1	PS-B1-003	Locali Tecnici - elettrici	Locali tecnici	27.68	NC
C	B1	PS-B1-004	Cavedio	Locali tecnici	8.26	NC
C	B1	PS-B1-005	Locali Tecnici -UTA	Locali tecnici	187.55	NC
C	B1	PS-B1-016	Accensione	Distribuzione	2.75	NC
C	B1	PS-B1-017	Montacarichi	Distribuzione	7.02	NC
C	B1	PS-B1-020	Locali Tecnici - elettrici	Locali tecnici	9.99	NC
C	B1	PS-B1-021	Locali Tecnici -UTA	Locali tecnici	241.25	NC
C	B1	PS-B1-022	Locali Tecnici - trasformatori	Locali tecnici	15.35	NC
C	B1	PS-B1-024	Cavedio	Locali tecnici	3.58	NC
C	B1	PS-B1-026	Locali Tecnici - Cabine elettriche	Locali tecnici	32.74	NC
C	B1	PS-B1-027	Condotti impianti	Locali tecnici	35.22	NC
C	P0	PS-P0-003	Locali Tecnici	Locali tecnici	7.19	NC
C	P0	PS-P0-004	Accensione	Distribuzione	3.47	NC
C	P0	PS-P0-006	Locali Tecnici - elettrici	Locali tecnici	7.32	NC
C	P0	PS-P0-017	Locali Tecnici - elettrici	Locali tecnici	9.04	NC
C	P0	PS-P0-025	Accensione	Distribuzione	2.75	NC
C	P0	PS-P0-026	Montacarichi	Distribuzione	7.02	NC
C	P0	PS-P0-028	Cavedio	Locali tecnici	7.81	NC
C	P0	PS-P0-030	Montavande	Rettorino	3.58	NC
C	P1	PS-P1-001	Accensione	Distribuzione	3.47	NC
C	P1	PS-P1-002	Locali Tecnici	Locali tecnici	10.68	NC
C	P1	PS-P1-005	Locali Tecnici - elettrici	Locali tecnici	10.60	NC
C	P1	PS-P1-018	Locali Tecnici - elettrici	Locali tecnici	11.71	NC
C	P1	PS-P1-027	Montavande	Rettorino	3.58	NC
C	P1	PS-P1-028	Accensione	Distribuzione	2.75	NC
C	P2	PS-P2-002	Accensione	Distribuzione	2.75	NC
C	P2	PS-P2-003	Locali Tecnici -UTA	Locali tecnici	121.30	NC
NC: 28						850.22
TOTALE: 28						850.22

					MBA	ADC
					REDATTO	VERIFICATO
REV.	DESCRIZIONE	DATA				
Il presente progetto è il frutto del lavoro dei professionisti associati in Politecnica. A termine di legge tutti i diritti sono riservati. E' vietata la riproduzione in qualsiasi forma senza autorizzazione di POLITECNICA Soc. Coop.						