

PIANTA CHIAVE

LEGENDA SIMBOLI	
	PULSANTE SEGN. MANUALE INCENDIO
	RILEVATORE OTTICO DI FUMO (PUNTIFORME)
	RILEVATORE OTTICO DI FUMO (PUNTIFORME) SOPRA CONTROSSOFFITTO CON RIPETITORE DI STATO
	VAD INCENDIO PER GRANDI AMBIENTI (EN64-2S)
	SIRENA INCENDIO CONVENZIONALE PER GRANDI AMBIENTI (EN64-3)
	TARGA SEGNALE INCENDIO OTTICA / ACUSTICA (INDIRIZZATA)
	CENTRALE RILEVAZIONE E ALLARME INCENDIO
	PANNELLO RIPETITORE REMOTO DI ALLARME
	COMBINATORE TELEFONICO
	ALIMENTATORE IRAI 8 USCITE SUPERVISIONATE (EN64-4)
	LOCALE PROTETTO DA SISTEMA ANTINTRUSIONE
	CENTRALE ANTINTRUSIONE
	TELECAMERA TVCC
	SWITCH POE RETE TELECAMERE TVCC



Impianto per il trattamento e recupero dei rifiuti non pericolosi




STUDIO DUE ESSE

STUDIO DUE ESSE s.r.l.
Via Mazzini, 2
Tel. 0584/402044
Fax 402112
41100 - Reggio Emilia
P.N.A. 01066610395


PROGETTO DEFINITIVO
Sito industriale di Toscanella di Dozza

ELABORATO PD D.12
Planimetria Impianti di Sicurezza - Fig. 1 di 5

Approvato	Stefano Silvotti	Approvato		
Controllato	Enrico Meggiolaro	Controllato		
Redatto	Giovanni Baldassarri			
Cod. Doc.	25	092/22		
Rev.	00	Data	30/01/23	Scala 1:100

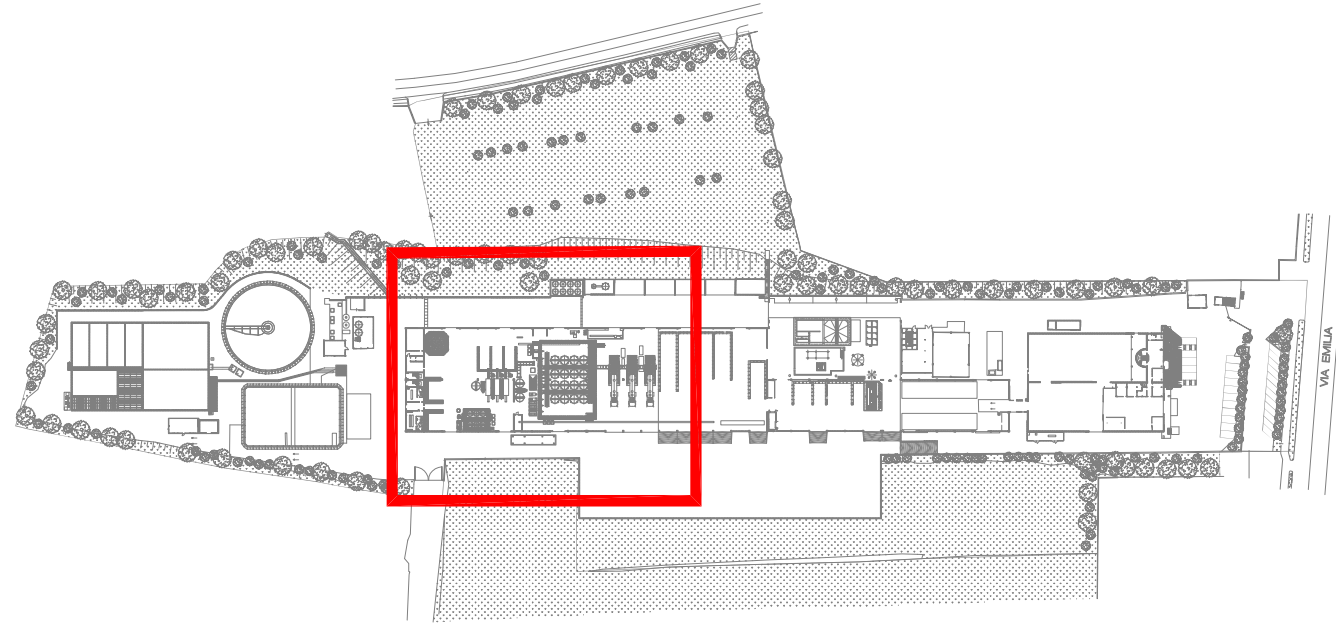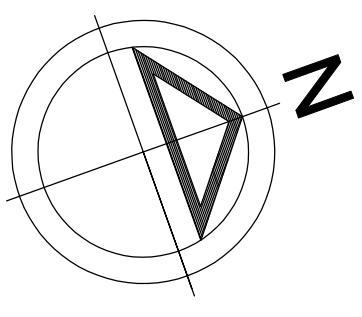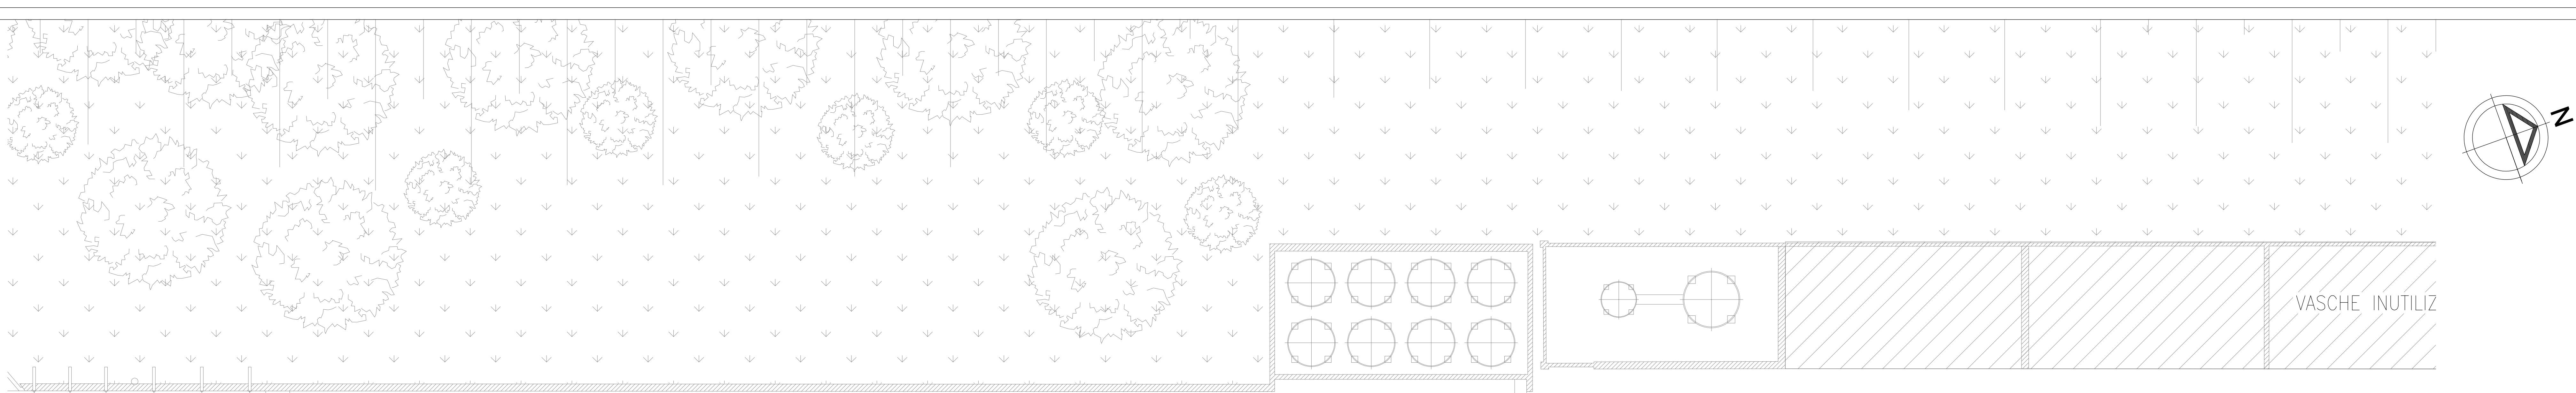


PIANTA CHIAVE

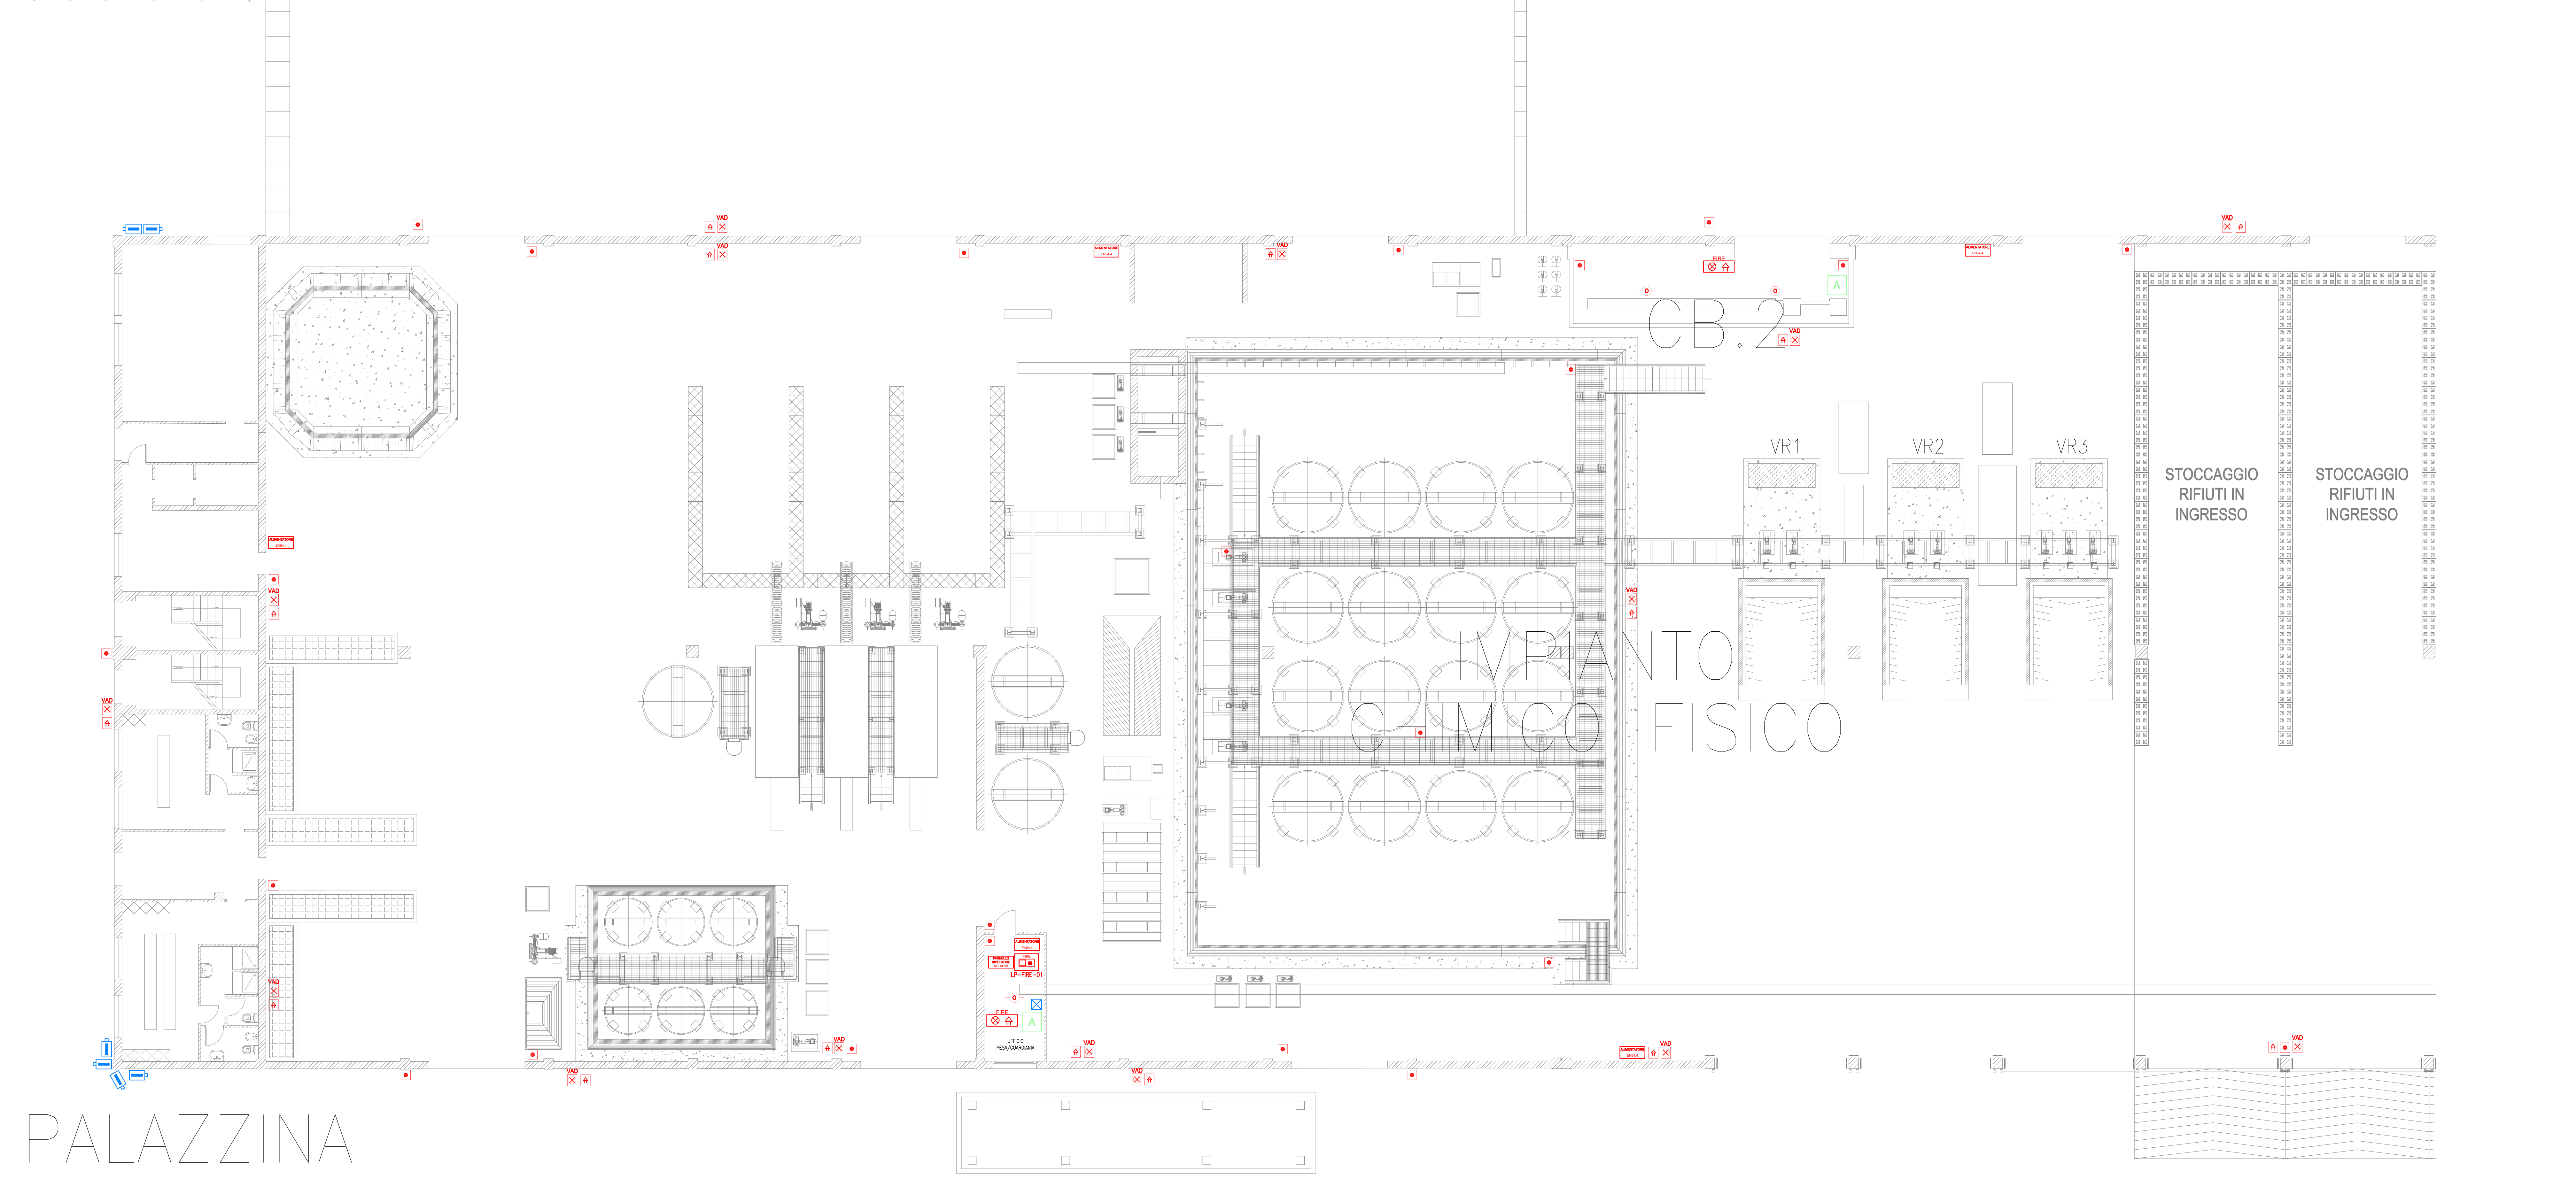

LEGENDA SIMBOLI	
	PULSANTE SEGN. MANUALE INCENDIO
	RILEVATORE OTTICO DI FUMO (PUNTIFORME)
	RILEVATORE OTTICO DI FUMO (PUNTIFORME) SOPRA CONTROSOFFITTO CON RIPETITORE DI STATO
	VAD INCENDIO PER GRANDI AMBIENTI (EN54-23)
	SIRENA INCENDIO CONVENZIONALE PER GRANDI AMBIENTI (EN54-3)
	TARGA SEGNALE INCENDIO OTTICA / ACUSTICA (INDIRIZZATA)
	CENTRALE RILEVAZIONE E ALLARME INCENDIO
	PANNELLO RIPETITORE REMOTO DI ALLARME
	COMBINATORE TELEFONICO
	ALIMENTATORE IRAI 8 USCITE SUPERVISIONATE (EN54-4)
	LOCALE PROTETTO DA SISTEMA ANTINTRUSIONE
	CENTRALE ANTINTRUSIONE
	TELECAMERA TVCC
	SWITCH POE RETE TELECAMERE TVCC

PALAZZINA
SERVIZI

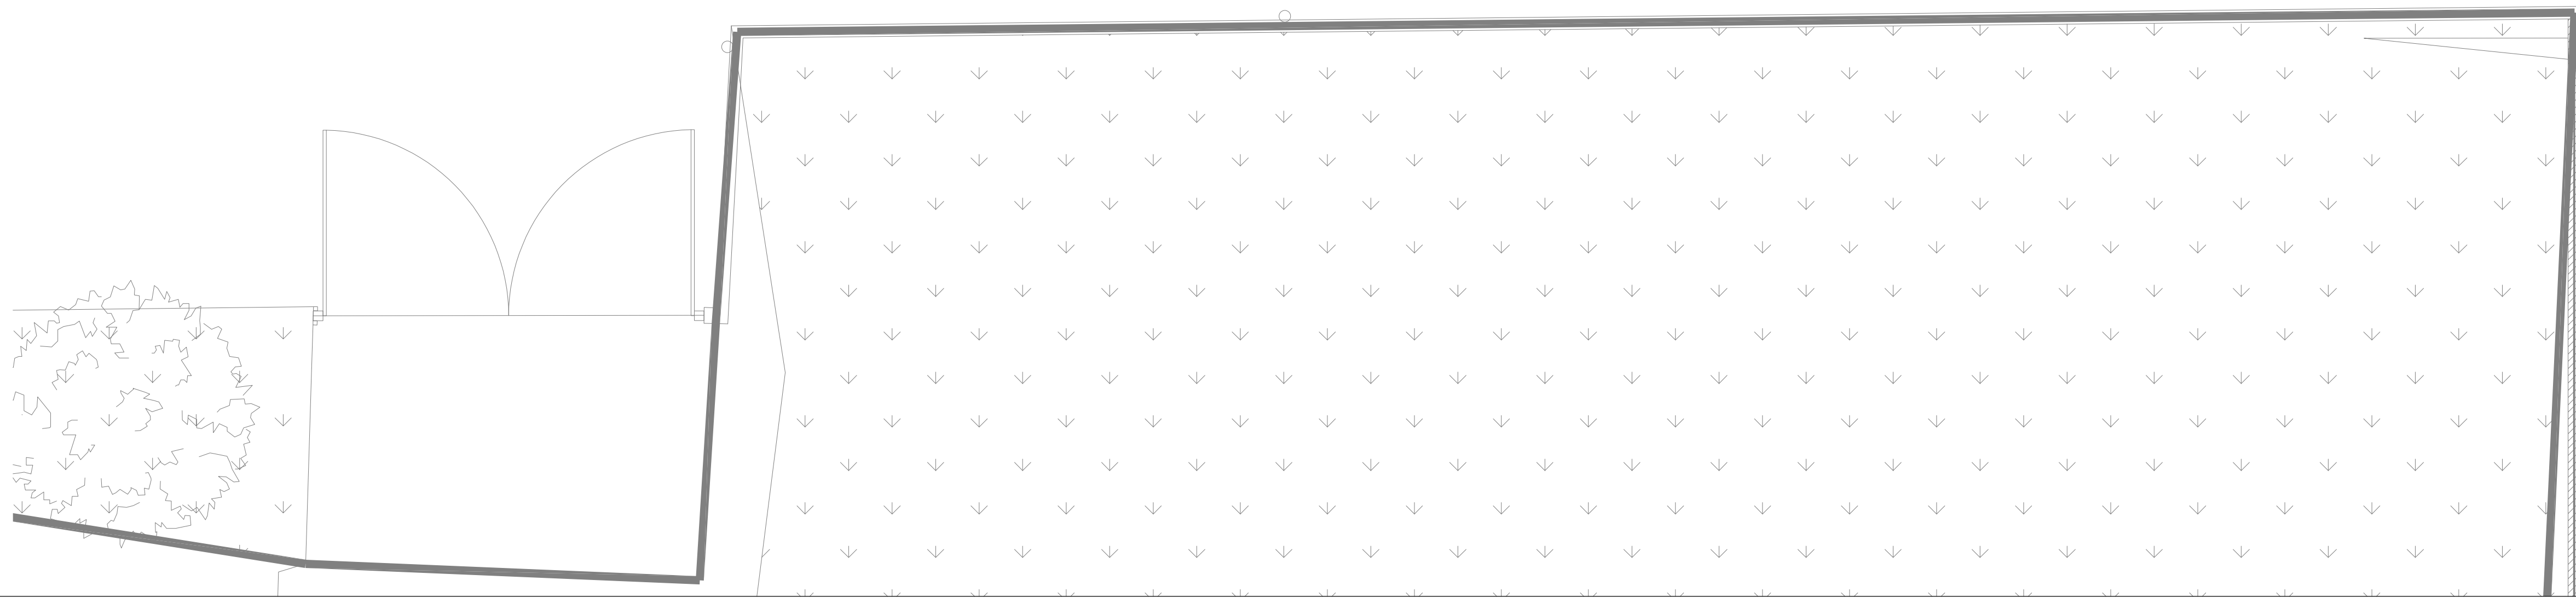

Impianto per il trattamento e
recupero dei rifiuti non pericolosi



STUDIO DUE ESSE

STUDIO DUE ESSE s.r.l.
Via Mazzini, 2
01012 - Roma
Tel. 06/4102044
Fax 06/4102044
P.IVA 0106610395

PROGETTO DEFINITIVO
Sito industriale di Toscanella di Dozza

ELABORATO PD D.12
Planimetria Impianti di Sicurezza - Fg. 2 di 5

Approvato	Stefano Salvetti	Approvato		
Controllato	Enrico Meggiolaro	Controllato		
Redatto	Giovanni Baldassarri			
Cod. Doc.	25	09/22		
Rev.	00	Data	30/01/23	Scala 1:100

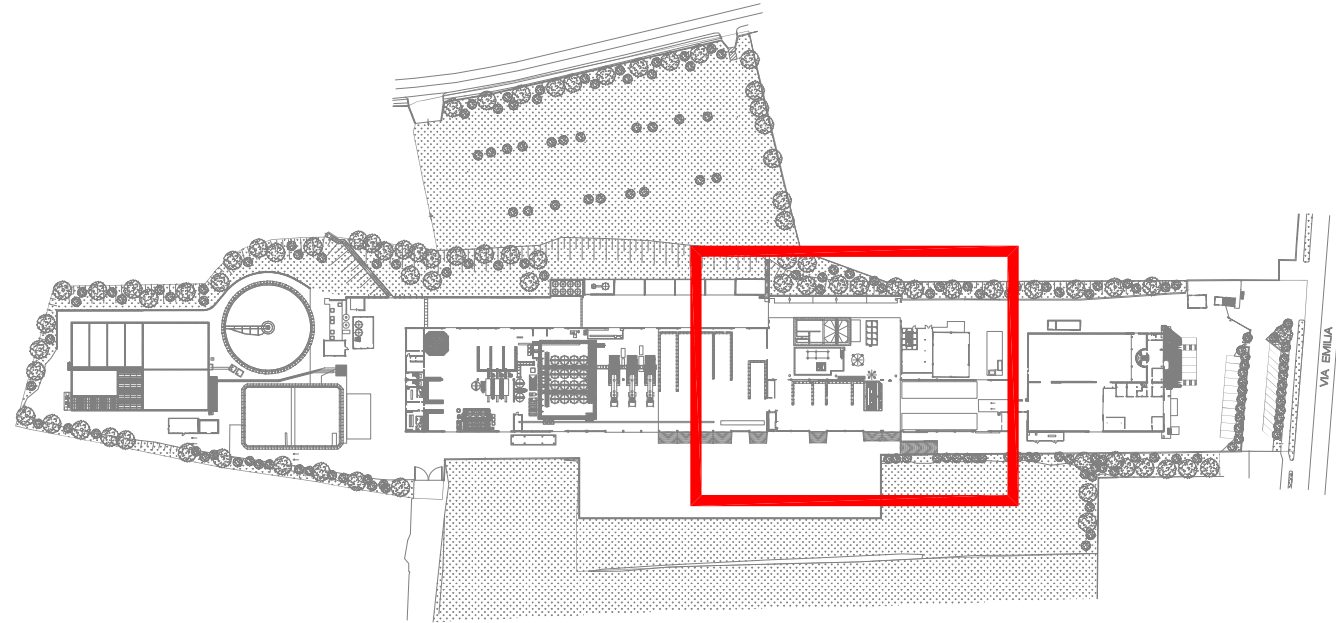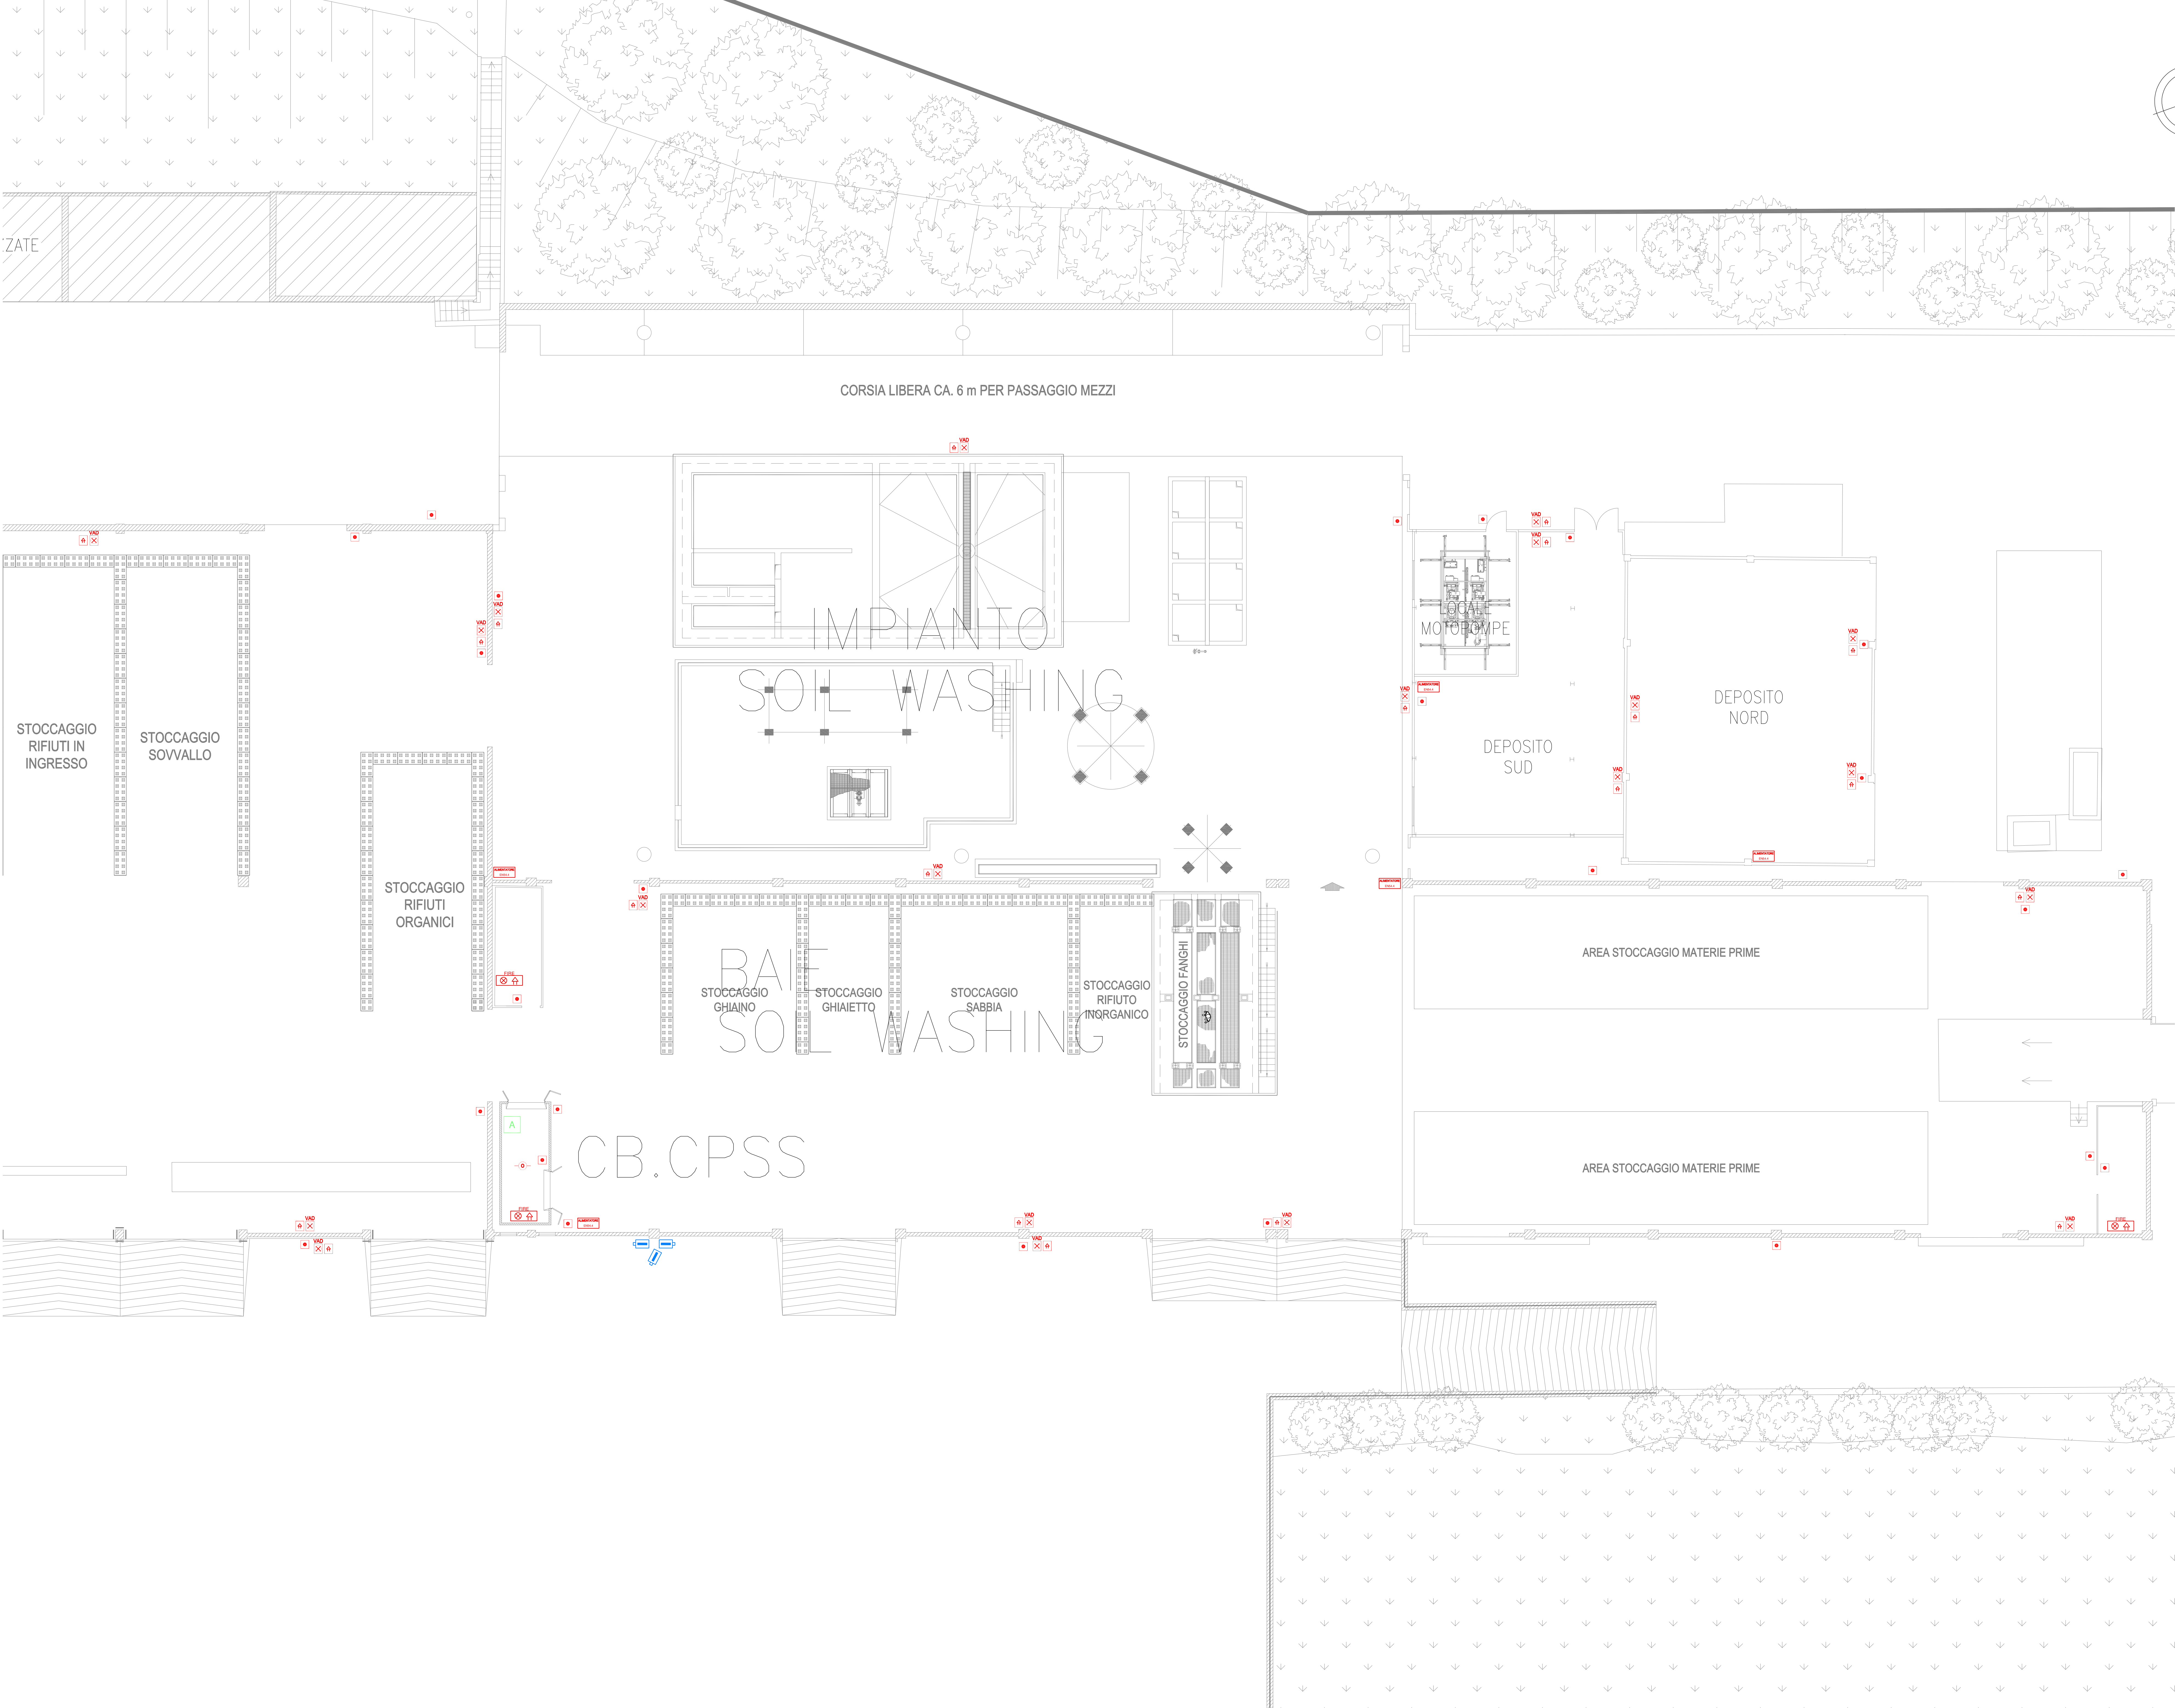

PIANTA CHIAVE

LEGENDA SIMBOLI	
	PULSANTE SEGN. MANUALE INCENDIO
	RILEVATORE OTTICO DI FUMO (PUNTIFORME)
	RILEVATORE OTTICO DI FUMO (PUNTIFORME) SOPRA CONTROSOFFITTO CON RIPETITORE DI STATO
	VAD INCENDIO PER GRANDI AMBIENTI (EN54-23)
	SIRENA INCENDIO CONVENZIONALE PER GRANDI AMBIENTI (EN54-3)
	TARGA SEGNALE INCENDIO OTTICA / ACUSTICA (INDIRIZZATA)
	CENTRALE RILEVAZIONE E ALLARME INCENDIO
	PANNELLO RIPETITORE REMOTO DI ALLARME
	COMBINATORE TELEFONICO
	ALIMENTATORE IRI 8 USCITE SUPERVISIONATE (EN54-4)
	LOCALE PROTETTO DA SISTEMA ANTINTRUSIONE
	CENTRALE ANTINTRUSIONE
	TELECAMERA TVCC
	SWITCH POE RETE TELECAMERE TVCC



Impianto per il trattamento e
recupero dei rifiuti non pericolosi


STUDIO DUE ESSE

STUDIO DUE ESSE s.r.l.
Via Mazzini, 2
05044 FROSINONE (FR)
Tel. 0776/402244
Fax 0776/402122
P.IVA 01266610295



PROGETTO DEFINITIVO
Sito industriale di Toscanella di Dozza

ELABORATO PD D.12
Planimetria Impianti di Sicurezza - Fg. 3 di 5

Approvato	Stefano Salvetti	Approvato		
Controllato	Enrico Meggiolaro	Controllato		
Redatto	Giovanni Baldassarri			
Cod. Doc.	25	09/22		
Rev.	00	Data	30/01/23	Scala 1:100

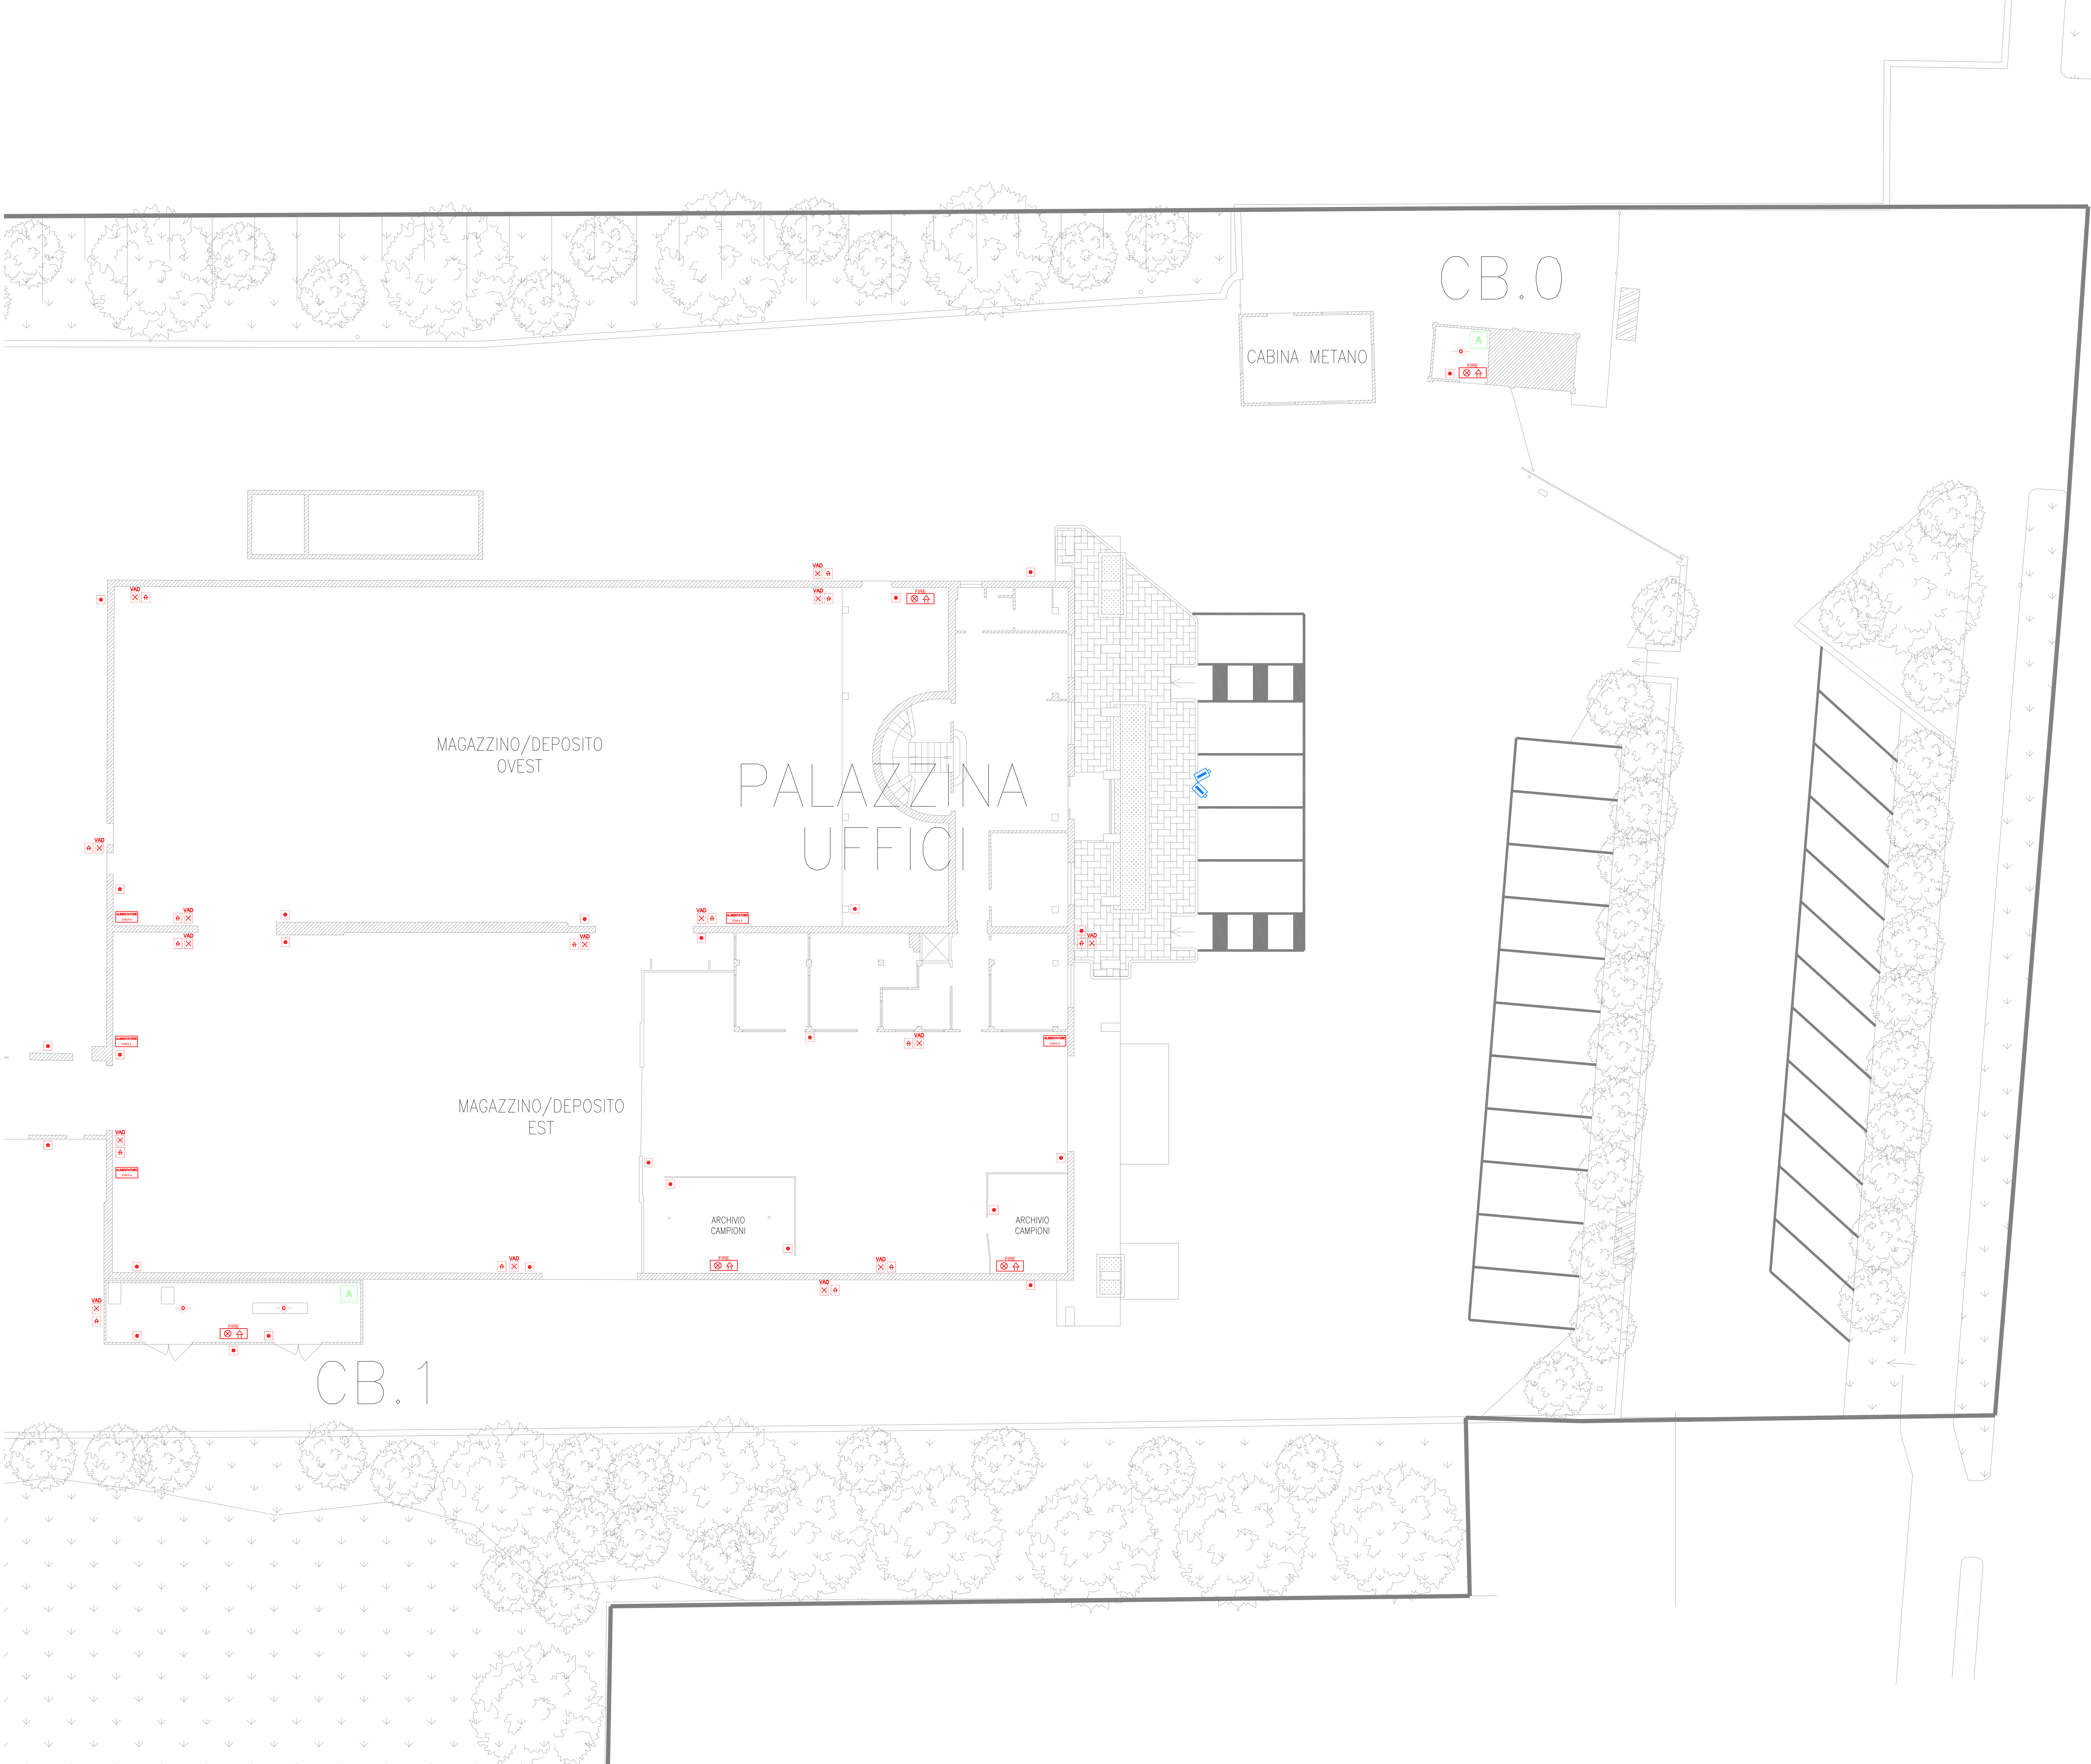

VIA EMILIA

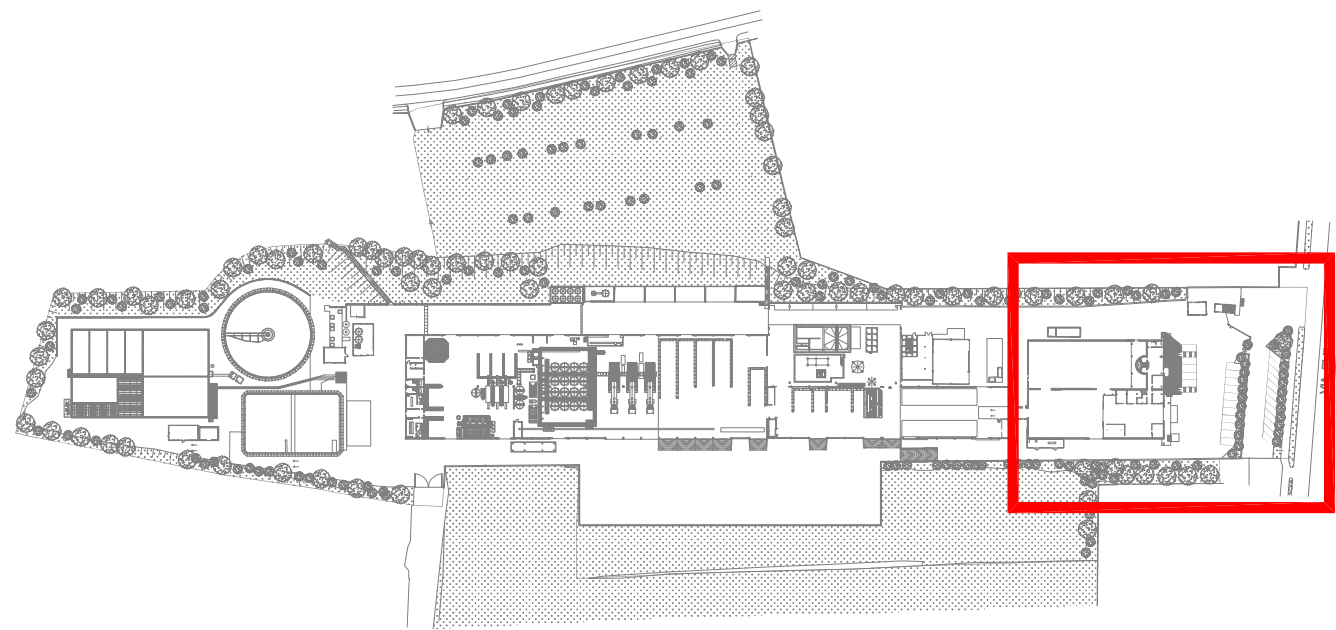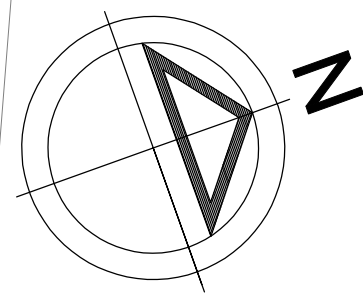

PIANTA CHIAVE

LEGENDA SIMBOLI	
	PULSANTE SEGN. MANUALE INCENDIO
	RILEVATORE OTTICO DI FUMO (PUNTIFORME)
	RILEVATORE OTTICO DI FUMO (PUNTIFORME) SOPRA CONTROSOFFITTO CON RIPETITORE DI STATO
	VAD INCENDIO PER GRANDI AMBIENTI (EN64-2S)
	SIRENA INCENDIO CONVENZIONALE PER GRANDI AMBIENTI (EN64-3)
	TARGA SEGNALEZIONE INCENDIO OTTICA / ACUSTICA (INDIRIZZATA)
	CENTRALE RIVELAZIONE E ALLARME INCENDIO
	PANNELLO RIPETITORE REMOTO DI ALLARME
	COMBINATORE TELEFONICO
	ALIMENTATORE IRAI 8 USCITE SUPERVISIONATE (EN64-4)
	LOCALE PROTETTO DA SISTEMA ANTINTRUSIONE
	CENTRALE ANTINTRUSIONE
	TELECAMERA TVOC
	SWITCH POE RETE TELECAMERE TVOC



Impianto per il trattamento e
recupero dei rifiuti non pericolosi



STUDIO DUE ESSE

STUDIO DUE ESSE s.r.l.
Via Mazzini, 2
Tel. 0584/402044
Fax 402112
41010 - Reggio
P.A. 01266610395

PROGETTO DEFINITIVO
Sito industriale di Toscanella di Dozza


ELABORATO PD D.12
Planimetria Impianti di Sicurezza - Fg. 4 di 5

Approvato	Stefano Salvetti	Approvato		
Controllato	Enrico Meggiolaro	Controllato		
Redatto	Giovanni Baldassarri			
Cod. Doc.	25	092/22		
Rev.	00	Data	30/01/23	Scala 1:100

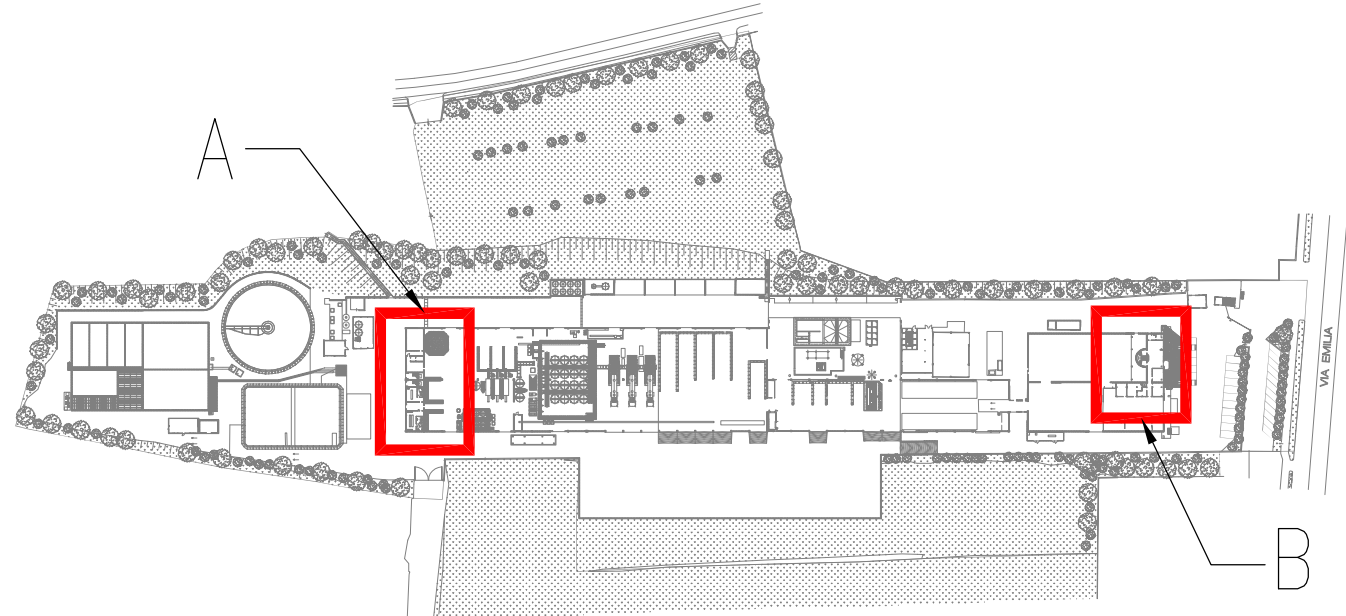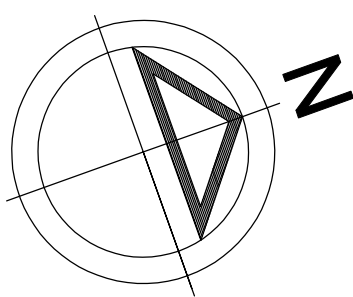


PIANTA CHIAVE


ZONA SERVIZI - Pianta Piano Primo (Pianta Chiave: A)

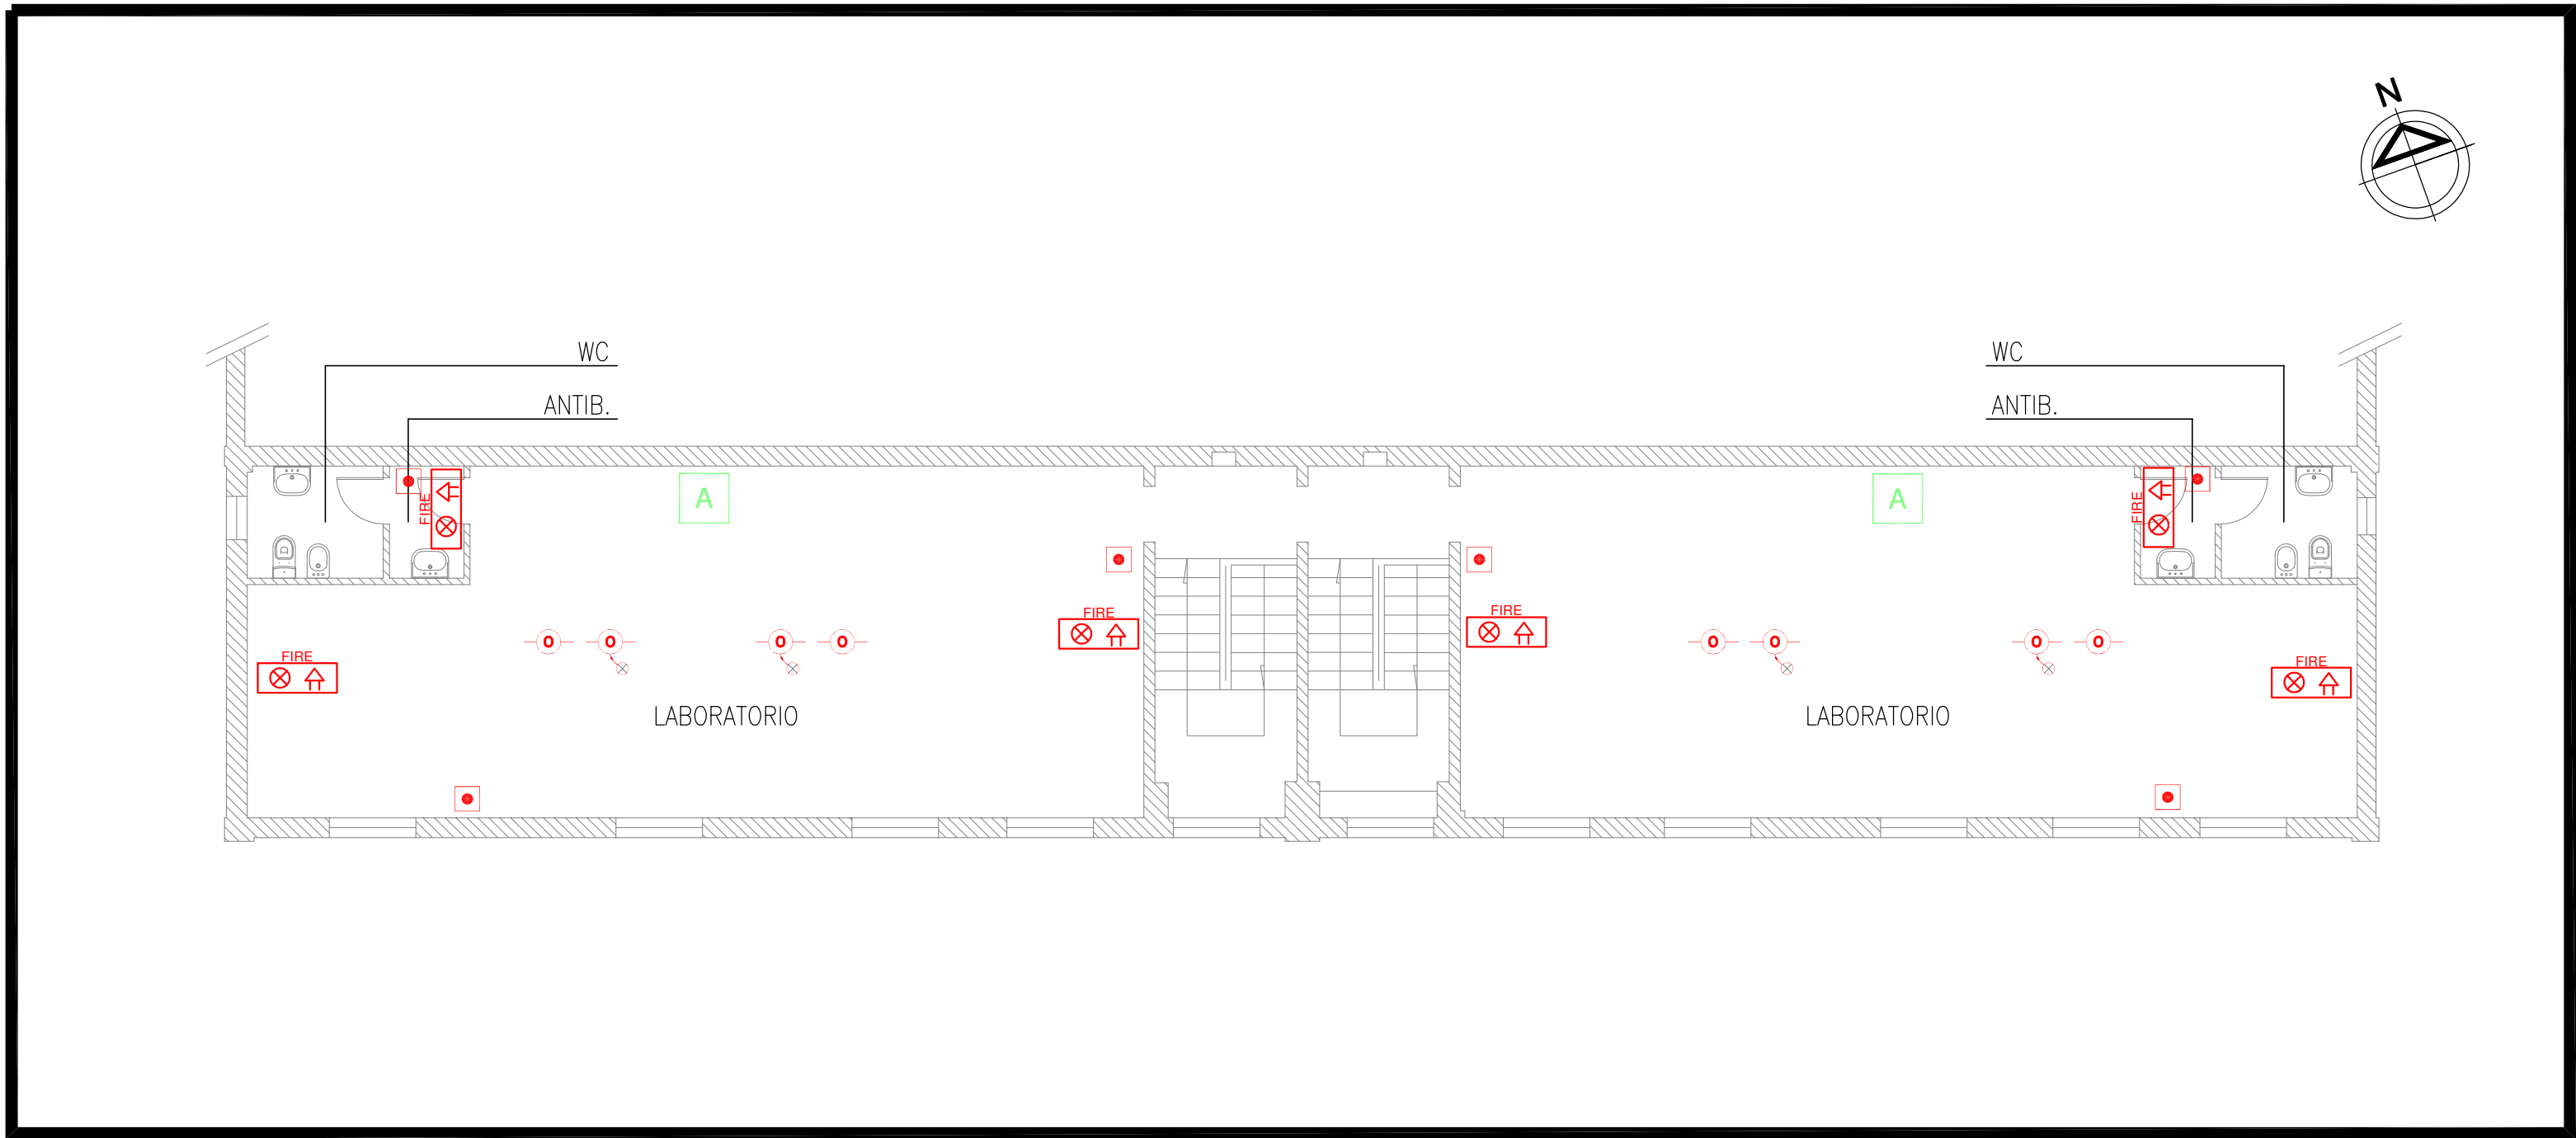

ZONA UFFICI - Pianta Piano Primo (Pianta Chiave: B)

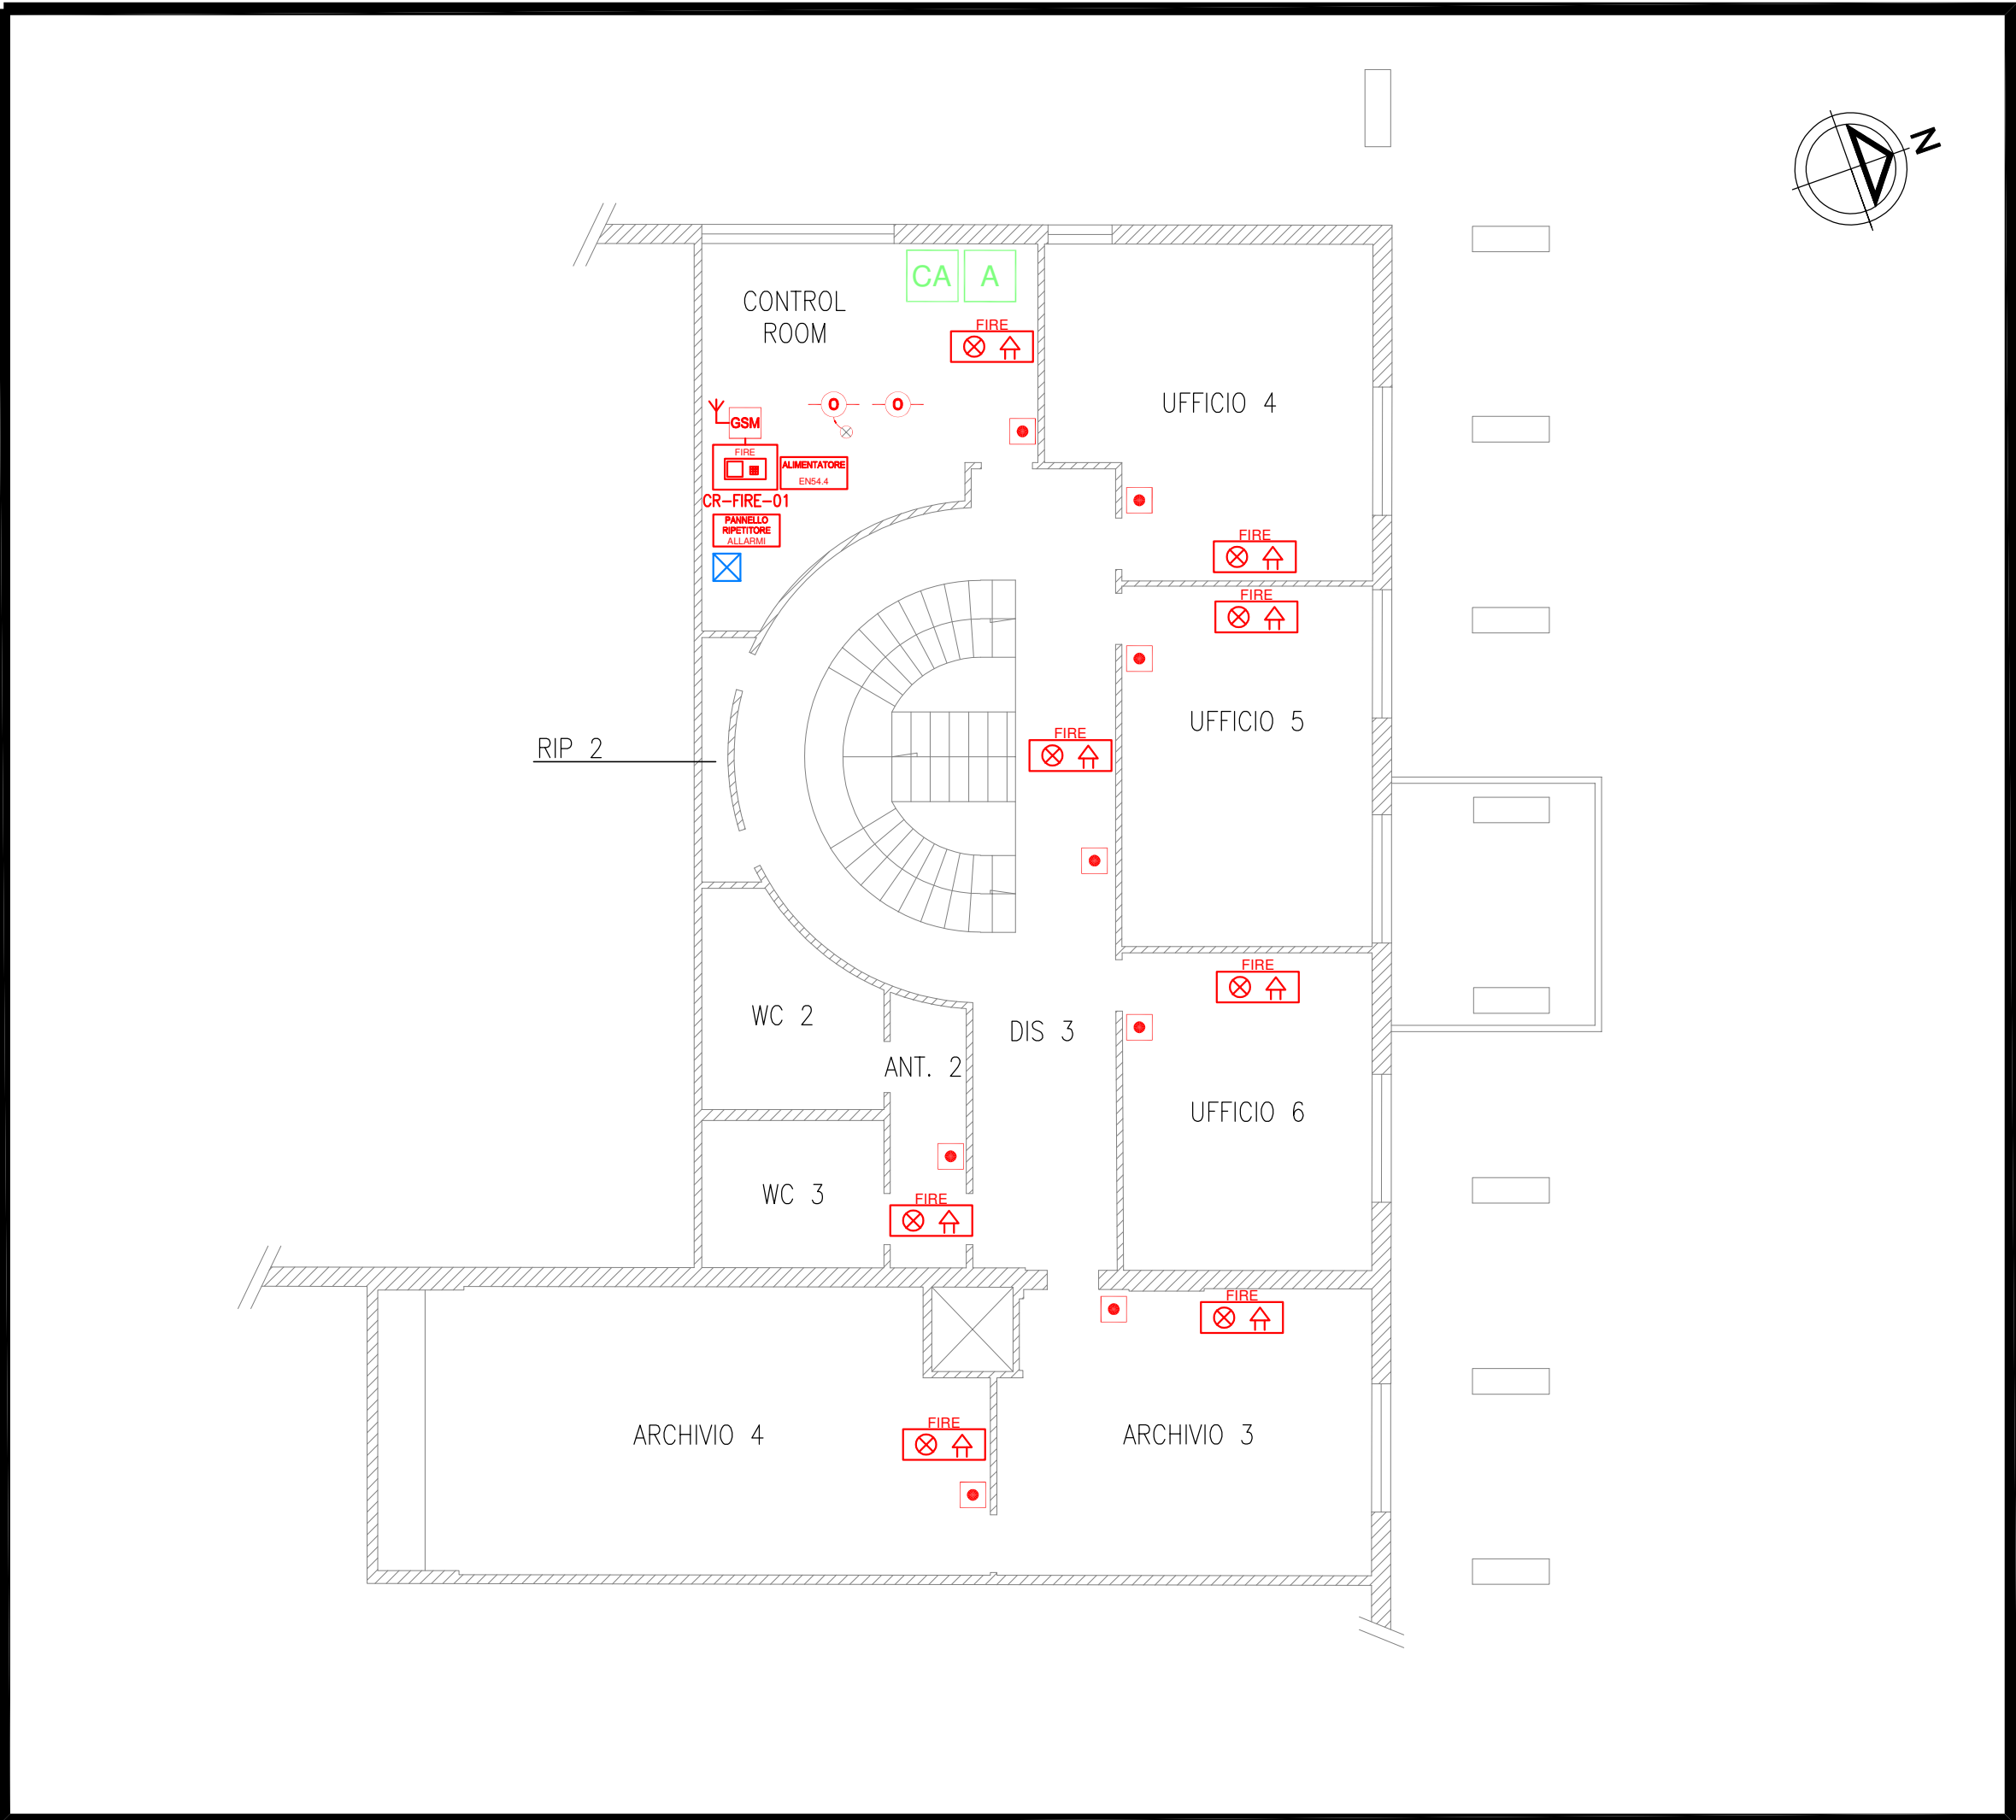

ZONA SERVIZI - Pianta Piano Terra (Pianta Chiave: A)

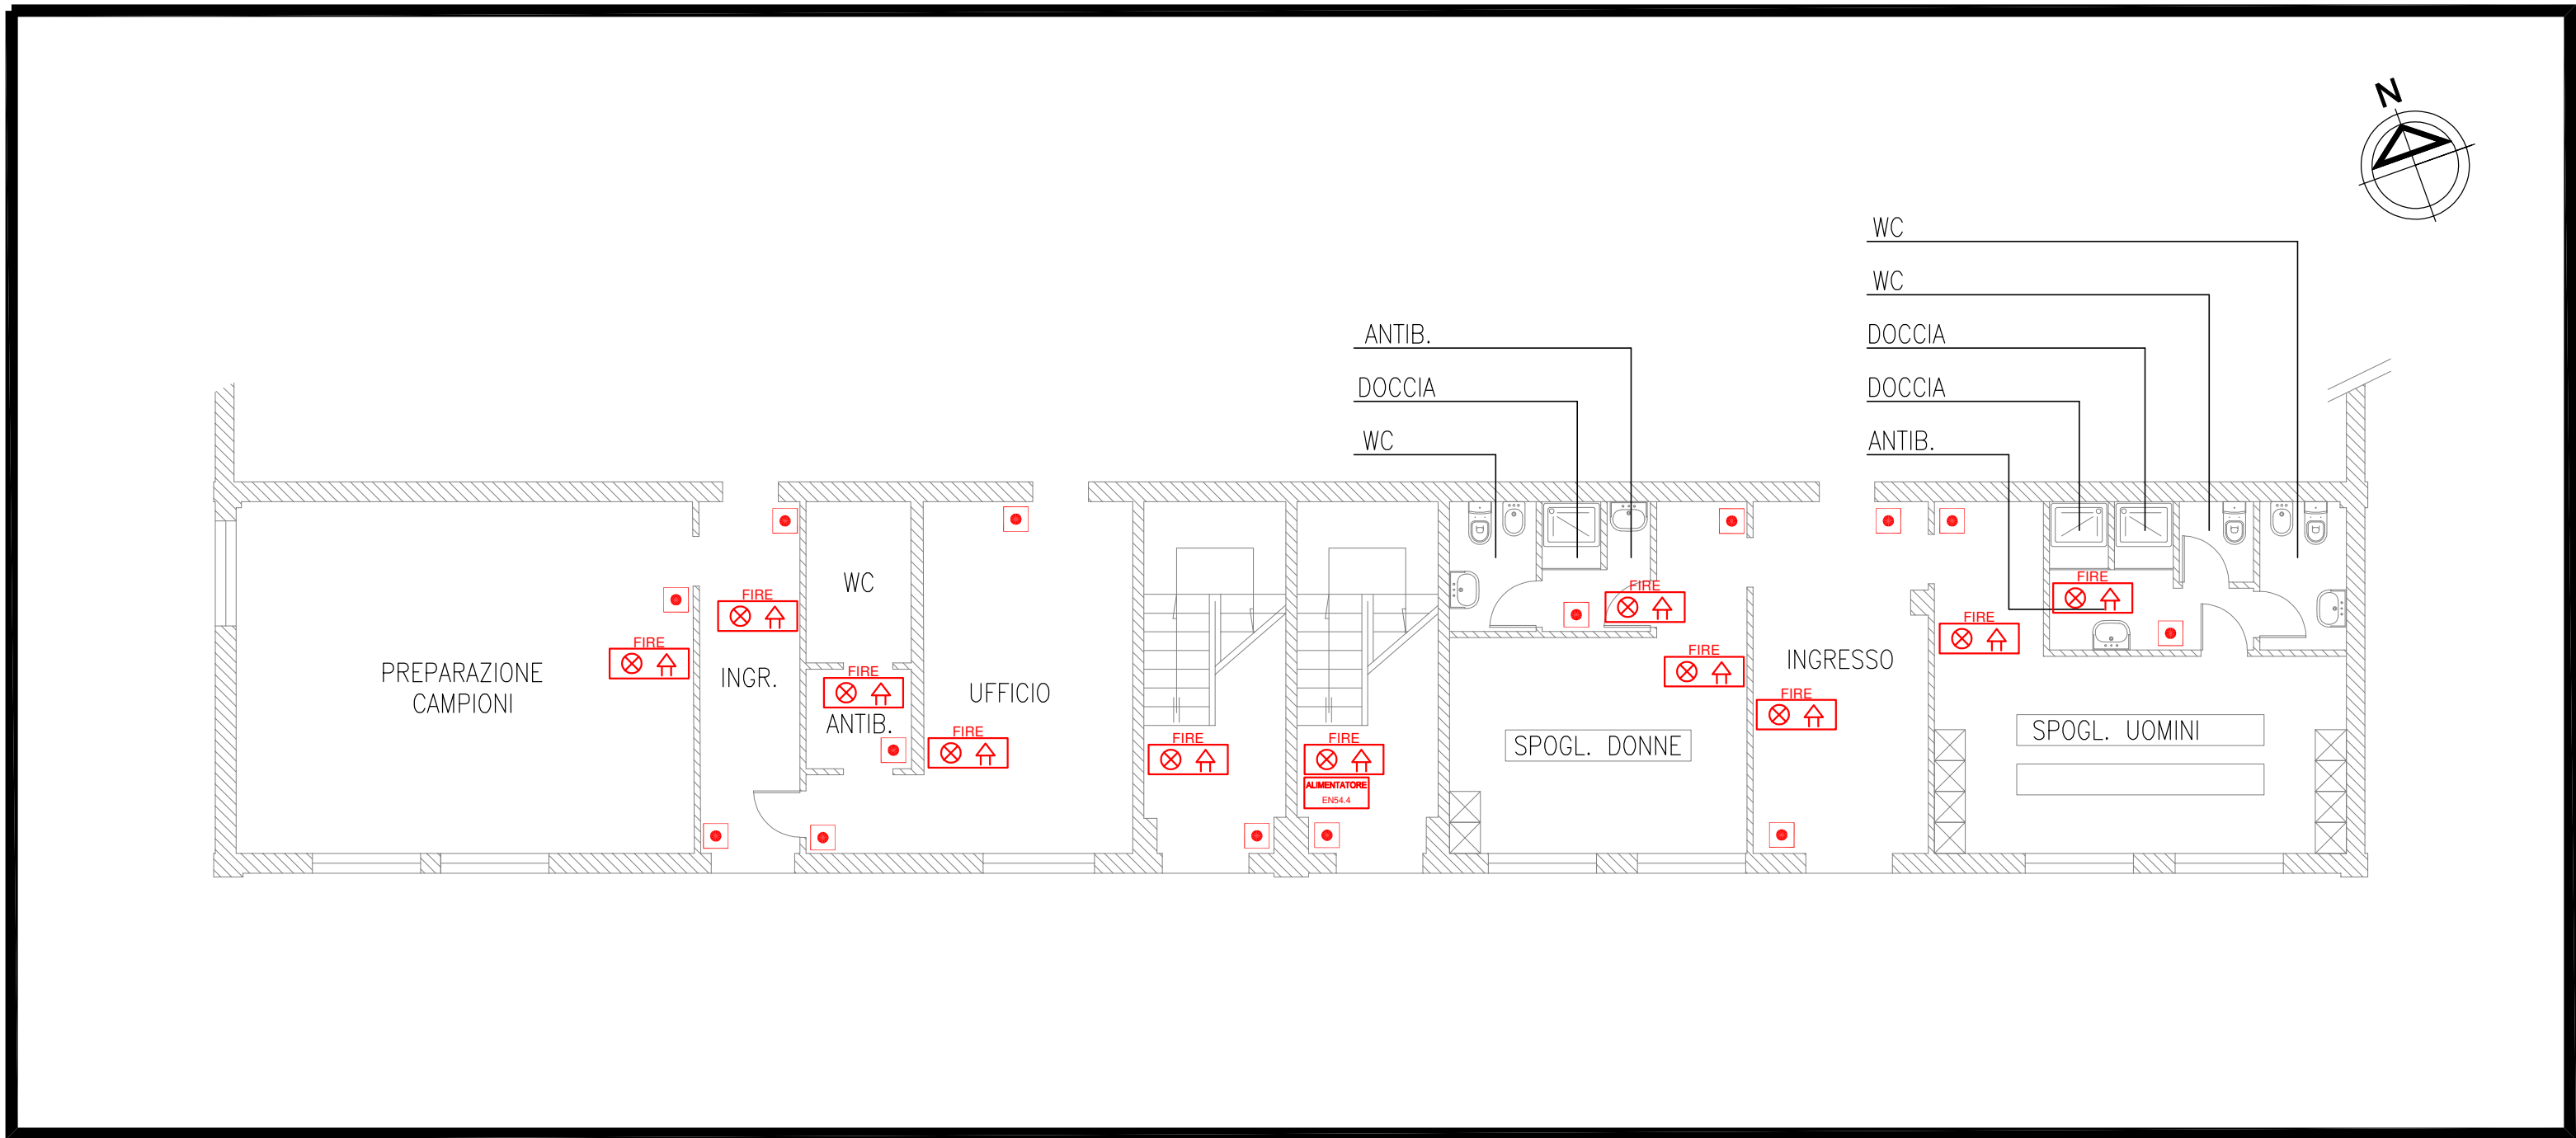

ZONA UFFICI - Pianta Piano Terra (Pianta Chiave: B)



Impianto per il trattamento e recupero dei rifiuti non pericolosi

STUDIO DUE ESSE

STUDIO DUE ESSE s.r.l.
Via Mazzini, 2
Tel. 0584/402244
Fax 402112
41100 - Parma
P.A.N. 01266610395

PROGETTO DEFINITIVO
Sito industriale di Toscanella di Dozza

ELABORATO PD D.12
Planimetria Impianti di Sicurezza - Fg. 5 di 5

Approvato	Stefano Salvetti	Approvato		
Controllato	Enrico Meggiolaro	Controllato		
Redatto	Giovanni Baldassarri			
Cod. Doc.	25	092/22		
Rev.	00	Data	30/01/23	Scala 1:100