

# STUDIO TECNICO Geom. Silvio Barillani

VIA XX SETTEMBRE 36-CODIGORO (FE)-TEL./FAX.0533/711249

e-mail: mail@studiotecnicobarillani.191.it



## PROGETTO



PER L'AMPLIAMENTO DELL'ATTIVITA' PRODUTTIVA DI RECUPERO RIFIUTI,  
IN MEZZOGORO, VIA PER ARIANO N°89.

Ditta: ECOTRASP S.R.L.

Tavola:	Elaborato:	Data:
<b>2</b>	PLAN. GENERALE "STATO ATTUALE" ESTRATTO DI MAPPA	
	Disegni Scala: 1:2000-1:500	Agg.to:

Firme: \_\_\_\_\_ Il Progettista: *Silvio Barillani*

E' vietata la Riproduzione anche Parziale

Comune di Codigoro  
Loc. Mezzogoro  
Foglio n°6  
Mappale n°52-25-59-5

- Proprietà
- Fabbricati esistenti
- Vasche esistenti




Estratto di Mappa - Scala 1:2000

- Proprietà
- Fabbricati esistenti
- Vasche esistenti
- Piazzali in CLS esistenti
- Piazzali in stabilizzato esistenti

### LEGENDA

- A - Palazzina uffici
- B - Officina/Magazzino
- C - Capannone deposito fanghi
- D - Capannone deposito fanghi da stabilizzare
- E - Capannone deposito fanghi da stabilizzare
- F - Loc. pompe antincendio
- G - Pesa a ponte
- H1 - Piazzale in porfido
- H2 - Piazzale in porfido
- I - Piazzale in stabilizzato
- L - Piazzale in CLS
- M - Terreno naturale
- N - Cabina Elettrica (in disuso)
- O - Locale Tecnico (trattamento odorigeni)
- P - Vasca stoccaggio fanghi
- Q - Vasca stoccaggio fanghi

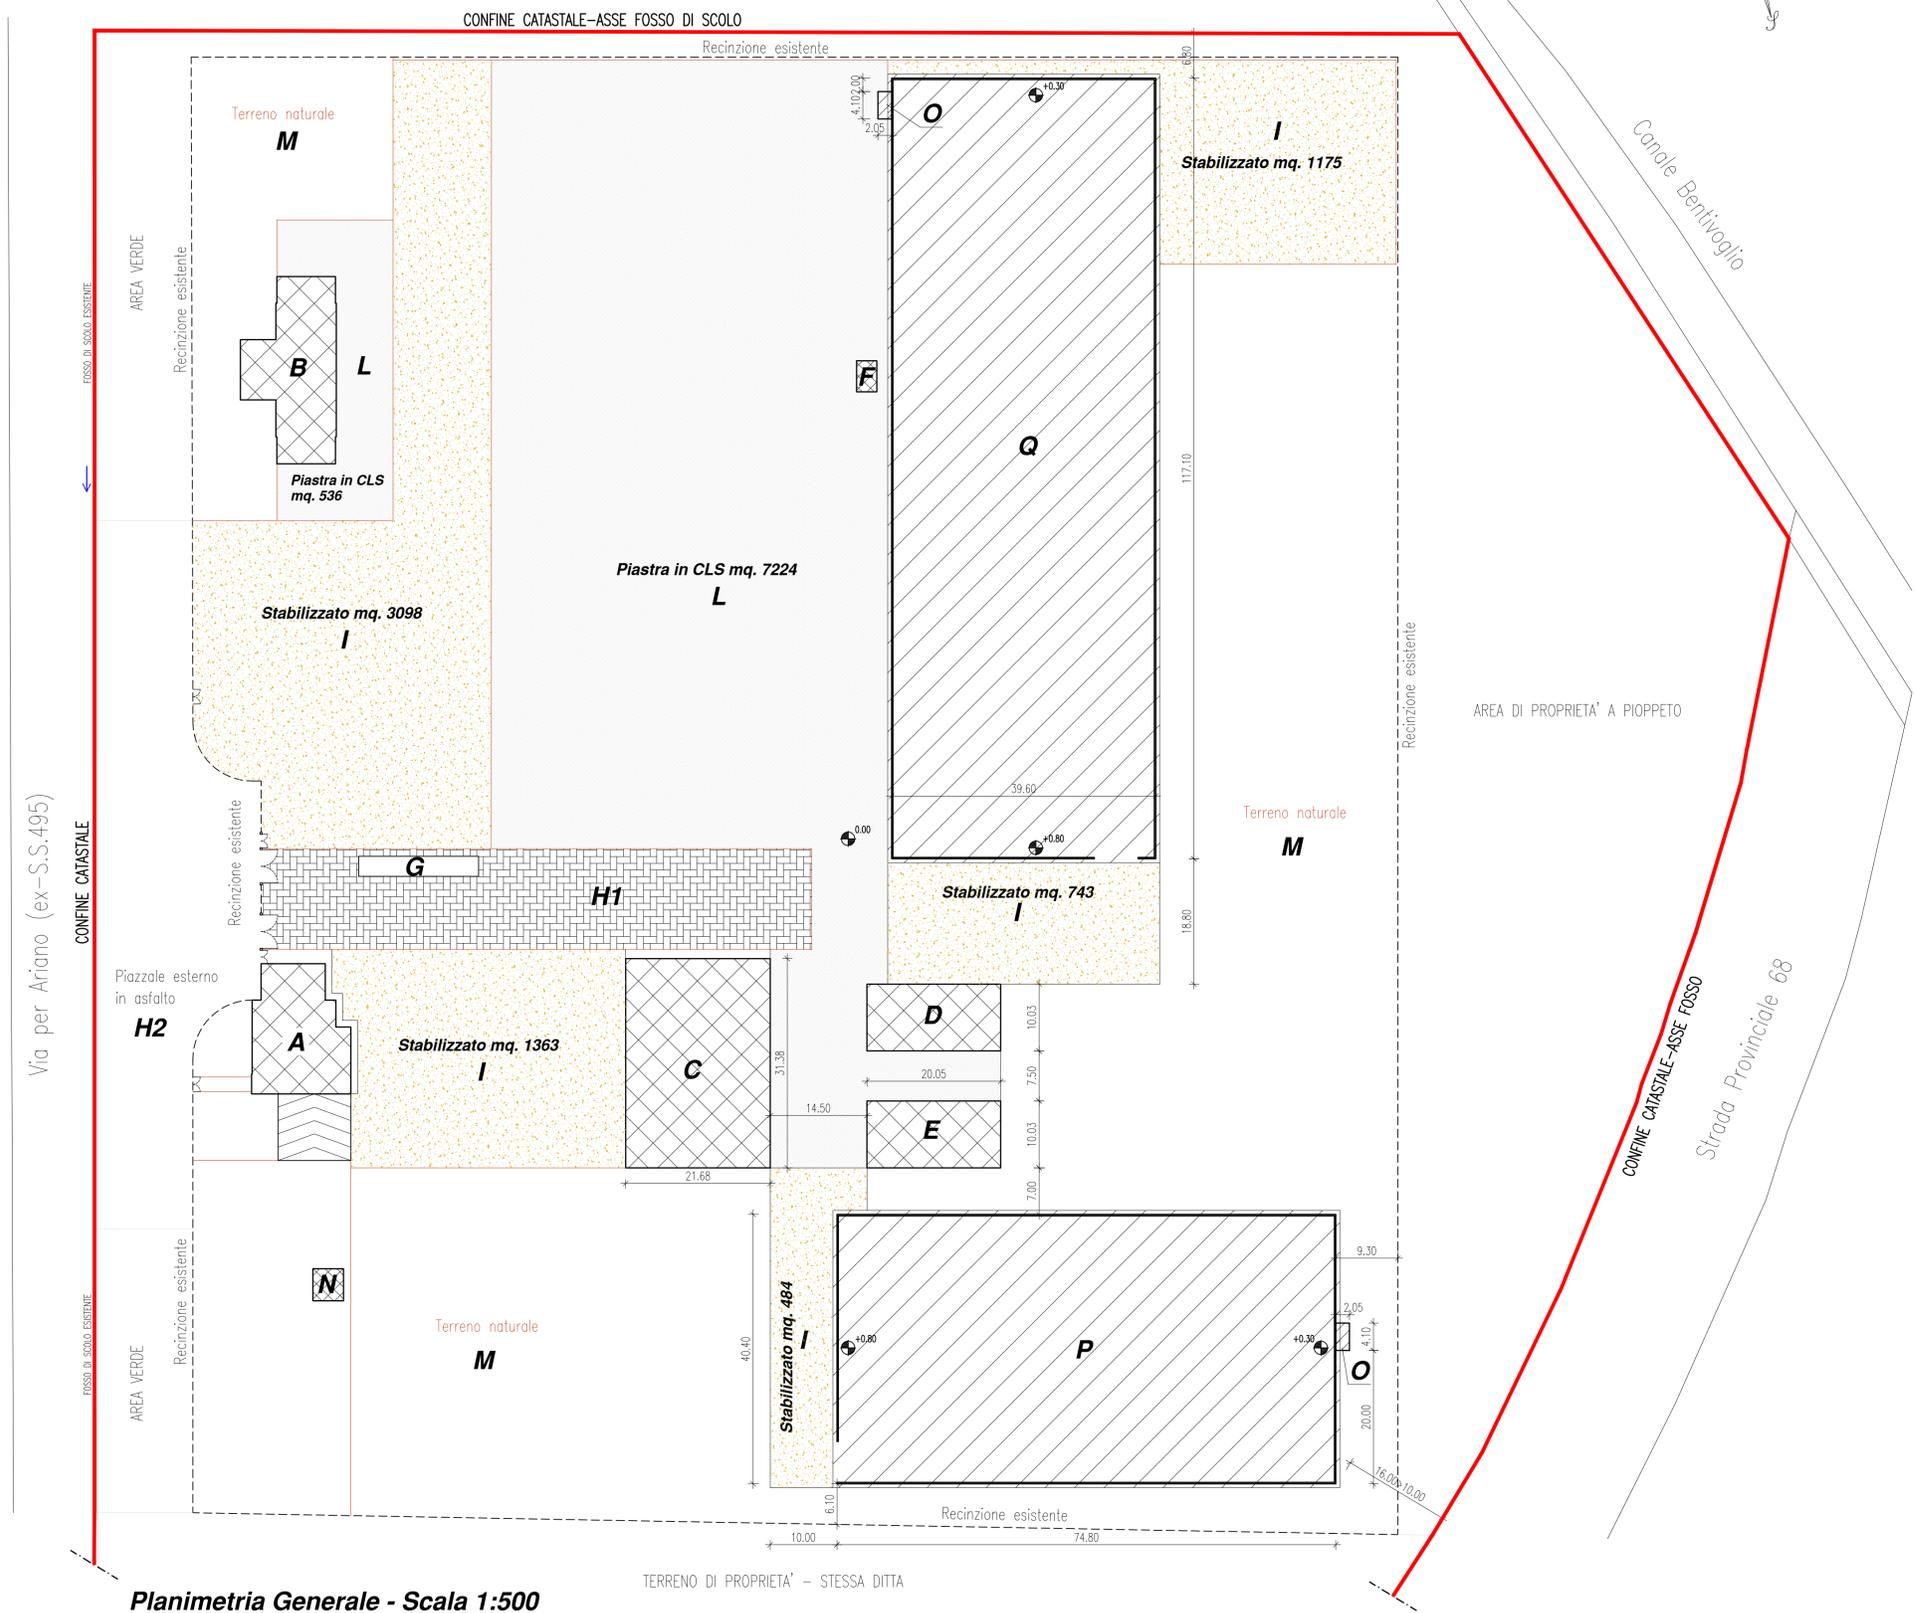

Planimetria Generale - Scala 1:500