



STUDIO TECNICO
Geom. Silvio Barillani

VIA XX SETTEMBRE 36-CODIGORO (FE)-TEL./FAX.0533/711249

e-mail: mail@studiotecnicobarillani.191.it

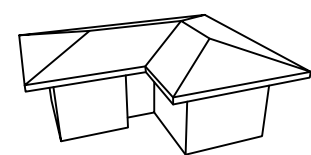

PROGETTO

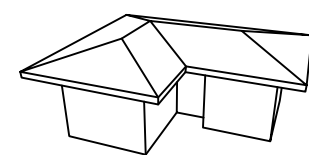

PER L'AMPLIAMENTO DELL'ATTIVITA' PRODUTTIVA DI RECUPERO RIFIUTI,
IN MEZZOGORO, VIA PER ARIANO N°89.

Ditta: ECOTRASP S.R.L.


Tavola: 3 Elaborato: PLAN. GENERALE "STATO DI PROGETTO"
ESTRATTO DI MAPPA Disegni Scala: 1:2000-1:500 Agg.to:

Firme: Il Progettista:

E' Vietata la Riproduzione anche Parziale

Comune di Codigoro
Loc. Mezzogoro
Foglio n°6
Mappale n°52-25-59-5

Proprietà
Fabbricati esistenti
Vasche esistenti
Ampliamento Vasche

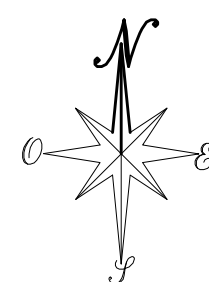

Estratto di Mappa - Scala 1:2000

Proprietà

Fabbricati esistenti

Vasche esistenti

Piazzali in CLS esistenti

Piazzali in stabilizzato esistenti

Modifiche interne e di facciata

Ampliamento Vasche

Piazzali in CLS di progetto mq. 2710,00


Demolizione Cabina Elettrica in disuso

LEGENDA

A - Palazzina uffici
B - Officina/Magazzino
C - Capannone deposito fanghi
D - Capannone deposito fanghi da stabilizzare
E - Capannone deposito fanghi da stabilizzare
F - Loc. pompe antincendio
G - Pesa a ponte
H1 - Piazzale in porfido
H2 - Piazzale in asfalto
I - Piazzale in stabilizzato
L - Piazzale in CLS

M - Terreno naturale
N - Cabina Elettrica (in disuso)
O - Locale Tecnico (trattamento odorigeni)
P - Vasca stoccaggio fanghi
Q - Vasca stoccaggio fanghi
R - Vasca stoccaggio fanghi
S - Vasca stoccaggio fanghi
T - Piazzola disinfezione mezzi
U - Piazzola lavaggio mezzi
V - Cisterna gasolio lt. 9000

DI PROGETTO
DI PROGETTO
DI PROGETTO
DI PROGETTO
DI PROGETTO
DI PROGETTO
DI PROGETTO

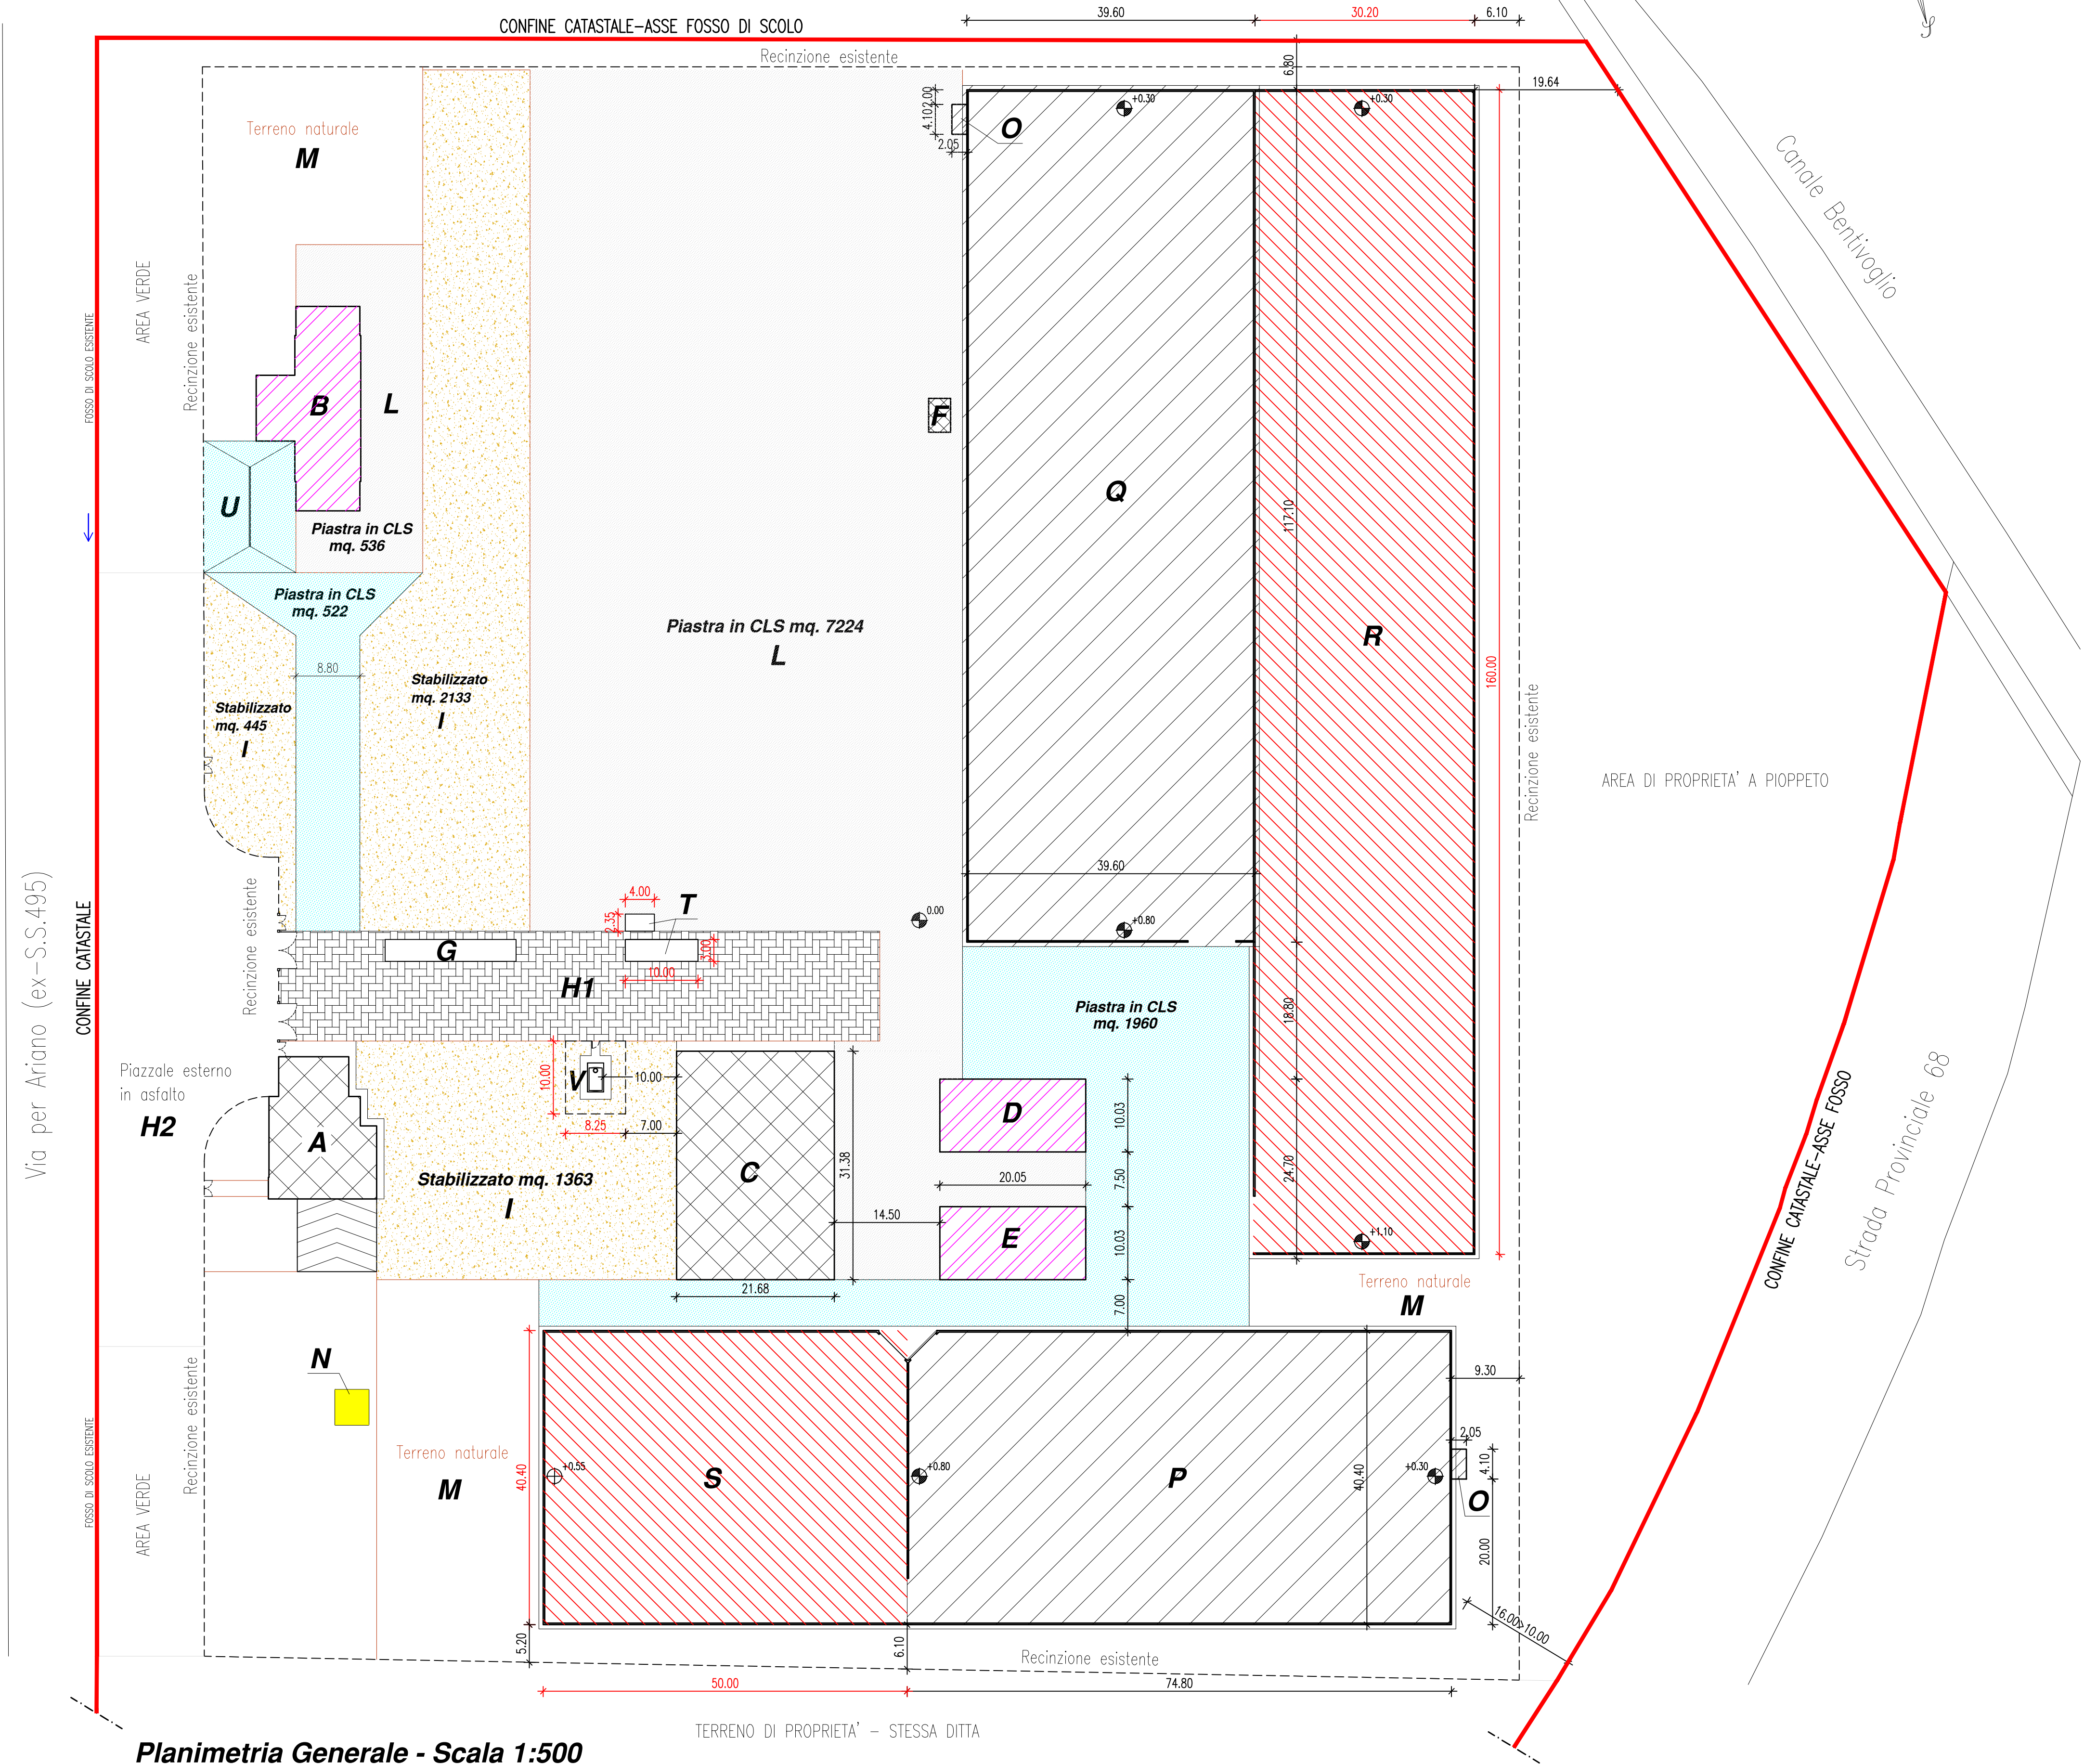

Planimetria Generale - Scala 1:500