
 
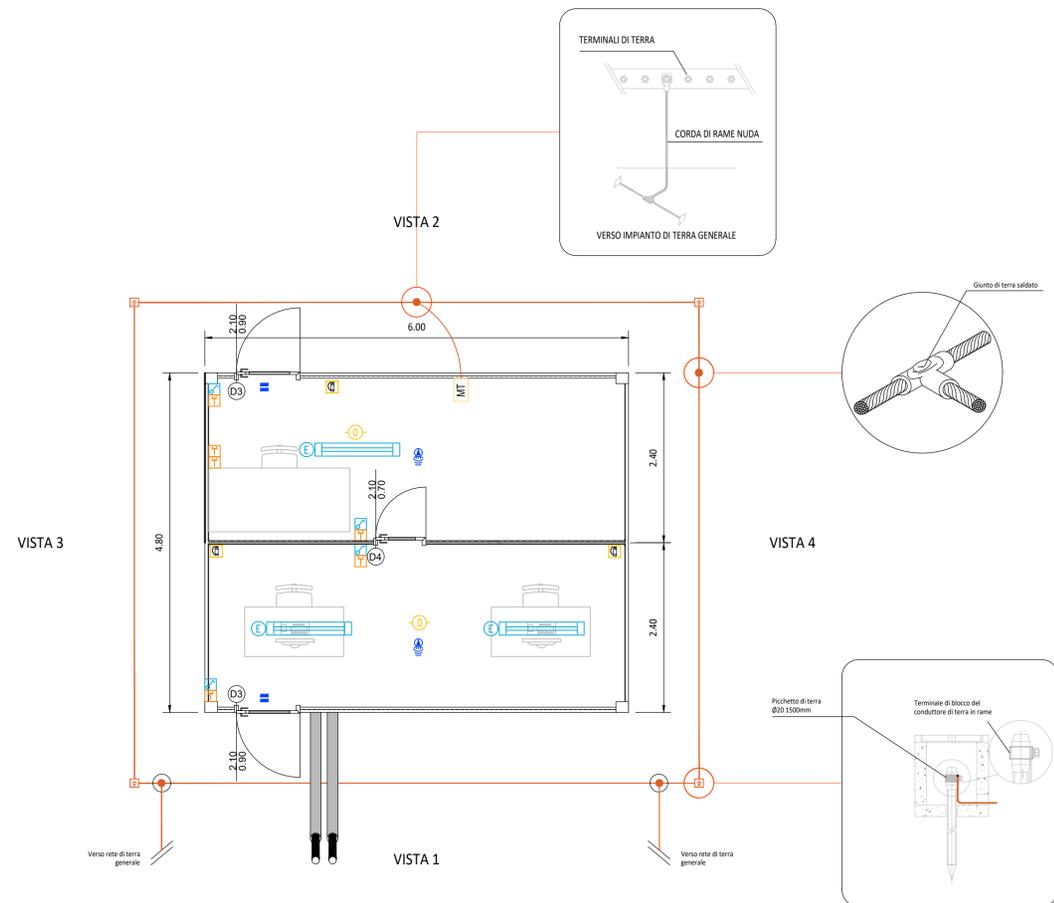


Allestimento elettrico/antincendio

Simbolo	Descrizione
	ILLUMINAZIONE 2x36W
	ILLUMINAZIONE D'EMERGENZA
	SWITCH BIPOLARE
	PRESA SHUKO 10A PRESA 2P+T
	ESTINTORE
	ESTINTORE IN BOX
	RIVELATORE DI FUMI OTTICO
	ALLARME MAGNETICO
	SENSORE DI PROSSIMITA' A SOFFITTO



LEGENDA	CABINATI
SITO CATASTALE	LOCALE GUARDIANIA E CONTROLLO ACCESSI
ACCESSO AREA IMPIANTO	
VIABILITÀ DI PROGETTO	
TRACKER	

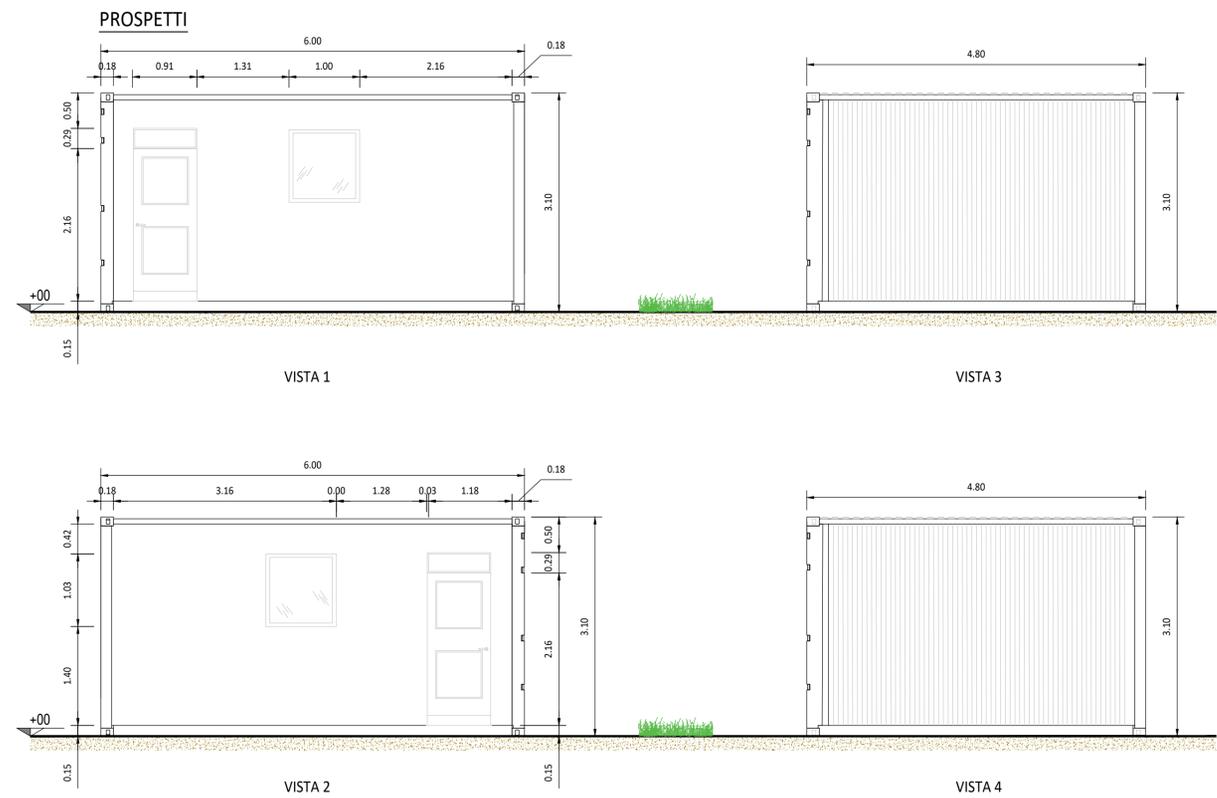

0	REV.	DESCRIZIONE	MP	SC	CP	01/2025
			DESIGN	CONTROL	APPROV.	DATA

Montana

MontanaSpA
 Via Carlo Magno 11, 20154 Milano
 Tel. +39 02 54118771
 Fax +39 02 5420916
 www.montanaenergy.com
 Milano (sede certificata ISO) Brescia Palermo Cagliari Roma Siracusa

PARMANAC20255
 Cap.Soc. 60.000.000€

GREEN FROGS PARMA s.r.l.

Progettisti: **ING. CORRADO PULICHINO**
 Iscritto all'Ordine degli Ingegneri della Provincia di Milano al n. A27174

Oggetto: **IMPIANTO AGRIVOLTAICO AVANZATO "PARMA" DI POTENZA NOMINALE 15,81 MWp**
COMUNI DI MONTECHIARUGOLO E TRAVERSETOLO (PR)
PROVVEDIMENTO AUTORIZZATIVO UNICO REGIONALE (PAUR)

Tavola: LOCALE UFFICI	N. Tav.: T14.1
N. Rif.: 3162_6252_PA_PAUR_T14.1_REV0_LOCALE UFFICI	Scala: 1:50

E' VIETATA LA RIPRODUZIONE DI QUESTO DOCUMENTO SENZA PREVENTIVA AUTORIZZAZIONE SCRITTA DELLA MONTANA SPA