

LINEA ACQUE

- 1. SOLLEVAMENTO INIZIALE
- 2. GRIGLIATURA GROSSOLANA
- 3. DISABBIATURA / DISOLEATURA
- 4. GRIGLIATURA FINA
- 5. SOLLEVAMENTO INTERMEDIO
- 6. RIPARTIZIONE PORTATE SEDIMENTAZIONE PRIMARIA
- 7. SEDIMENTAZIONE PRIMARIA
- 8. RIPARTIZIONE PORTATE AL BIOLOGICO
- 9. DENITRIFICAZIONE LINEA 1
- 10. OSSIDAZIONE LINEA 1
- 11. DENITRIFICAZIONE LINEA 2
- 12. OSSIDAZIONE LINEA 2
- 13. RIPARTIZIONE PORTATE SED. SECONDARIA LINEA 1
- 14. SEDIMENTAZIONE SECONDARIA LINEA 1
- 15. RIPARTIZIONE PORTATE SED. SECONDARIA LINEA 2
- 16. SEDIMENTAZIONE SECONDARIA LINEA 2
- 17. RACCOLTA CHIAVIFICATI SEDIMENTAZIONE SECONDARIA LINEA 1
- 18. CLORAZIONE (fuori servizio)
- 19. SOLLEVAMENTO FINALE
- 20. DISINFEZIONE UV (fuori servizio)
- 21. RIPARTIZIONE PORTATE SEDIMENTAZIONE TERZIARIA
- 22. SEDIMENTAZIONE TERZIARIA

LINEA FANGHI

- 23. SOLLEVAMENTO FANGHI PRIMARI
- 24. SOLLEVAMENTO FANGHI DI RICIRCOLO E DI SUPERO LINEA 1
- 25. SOLLEVAMENTO FANGHI DI RICIRCOLO E DI SUPERO LINEA 2
- 26. PRE-ISPESSENTAMENTO STATICO
- 27. DIGESTIONE ANAEROBICA
- 28. POST-ISPESSENTAMENTO STATICO
- 29. DISIDRATAZIONE FANGHI
- 30. STOCCAGGIO FANGHI DISIDRATATI
- 31. LETTI DI ESSICCAMENTO
- 32. VASCA ACCUMULO FANGHI

LINEA BIOGAS


- 33. TRATTAMENTO BIOGAS
- 34. GASOMETRO
- 35. TORCIA

SERVIZI

- 36. STOCCAGGIO E DOSAGGIO ALLUMINATO DI SODIO LINEA 1
- 37. STOCCAGGIO E DOSAGGIO FLOCCULANTE
- 38. STOCCAGGIO E DOSAGGIO ALLUMINATO DI SODIO LINEA 2
- 39. STOCCAGGIO E DOSAGGIO IPOCLORITO DI SODIO
- 40. SOLLEVAMENTO ACQUA TECNICA
- 41. STOCCAGGIO E DOSAGGIO ACIDO PERACETICO (fuori servizio)
- 42. PESA
- 43. TRATTAMENTO RIFIUTI EX ART. 110 COMMA 3
- 44. LOCALE SOFFIANTI LINEA 1
- 45. LOCALE SOFFIANTI LINEA 2
- 46. FABBRICATO UFFICI E SERVIZI
- 47. SALA CONTROLLO
- 48. CENTRALE TERMICA
- 49. LOCALE COGENERAZIONE
- 50. MAGAZZINO
- 51. CABINA ELETTRICA 1
- 52. CABINA ELETTRICA 2
- 53. IMPIANTO DI ULTRAFILTRAZIONE
- 54. MODULO ANTINCENDIO

LEGENDA

Scarico di emergenza

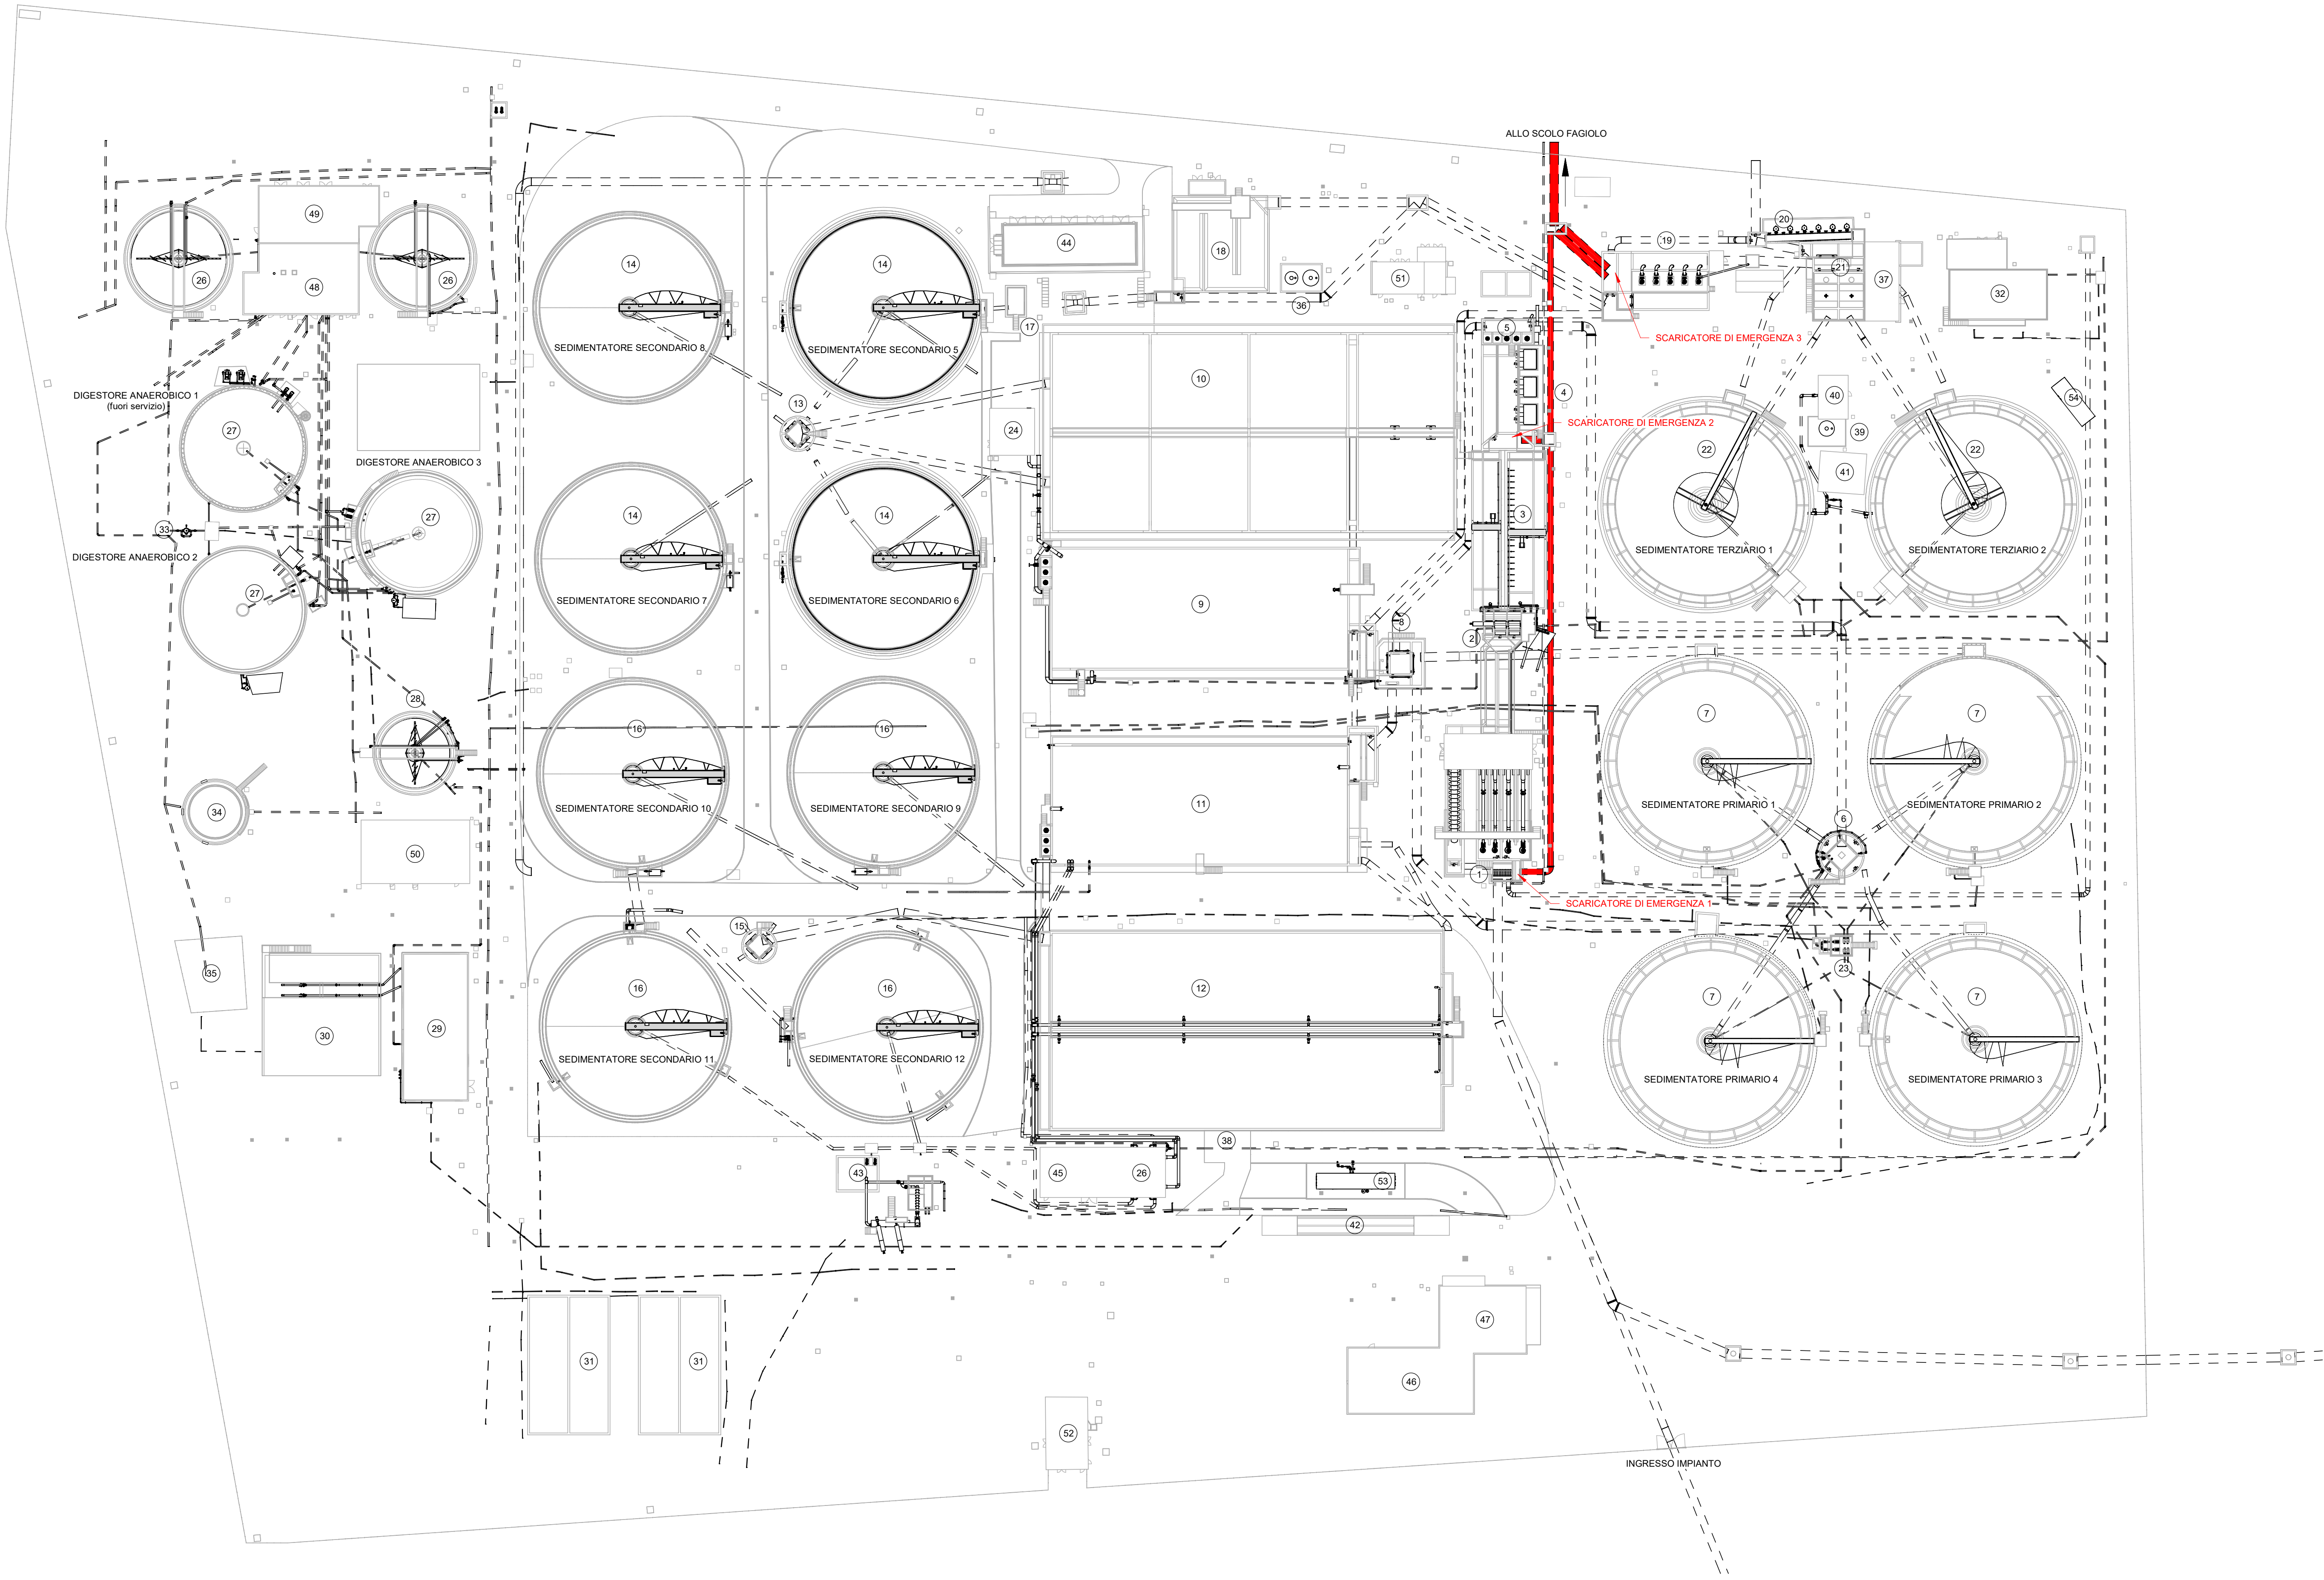

PLANIMETRIA SCARICO DI EMERGENZA IN SCOLO FAGIOLO STATO DI FATTO

Scala 1 : 500

2					
1					
0	28/02/2025	P.Malerba	L.Guarnieri	P.Malerba	Emissione Progetto Definitivo
REV	DATA	REDATTO	CONTROL	APPROVATO	DESCRIZIONE
	(DATE)	(DRAWN BY)	(CHECK'D)	(APPRO'D)	(DESCRIPTION)
FUNZIONE O SERVIZIO (DEPARTMENT)					
INGEGNERIA - PROGETTAZIONE IMPIANTI ACQUA					
DENOMINAZIONE IMPIANTO O LAVORO (PLANT OR PROJECT DESCRIPTION)					
POTENZIAMENTO DEPURATORE RAVENNA 2° STALCIO: 1° LOTTO - 2° LOTTO - NUOVO IMPIANTO CADITOIE					
IDENTIFICATIVO IMPIANTO (PLANT IDENTIFIER)			N°S		CODICE CLUP (CLUP CODE)
H199H101			R-2100.11.04.00000 T-2100.11.04.00005		
			CODICE DOCUMENTO (CODE)		N° COMMESSA (JOB N°)
			H199H101DG00PG0015		12400705073 12000367716
			ID DOCUMENTO (DOC. ID)		NOME FILE (FILE NAME)
					-
DENOMINAZIONE DOCUMENTO (DOCUMENT DESCRIPTION)					
PLANIMETRIA SCARICO DI EMERGENZA IN SCOLO FAGIOLLO STATO DI FATTO					
SCALA (SCALE)		N° FG (SH. N°)		DI (LAST)	
Come indicato		1		1	



HERA S.p.A.
Industria Integrata Riscossa Ambiente
Via G. Cesare, 100 - 40137 Bologna
Tel. 051.281.111
www.heratech.it

HERatech S.r.l.
Via G. Cesare, 100 - 40137 Bologna
Tel. 051.281.111
www.heratech.it