



STRALCIO PLANIMETRIA
PIANTA BACINO ISOLA 4
IMPIANTO DI ESINZIONE A SCHIUMA

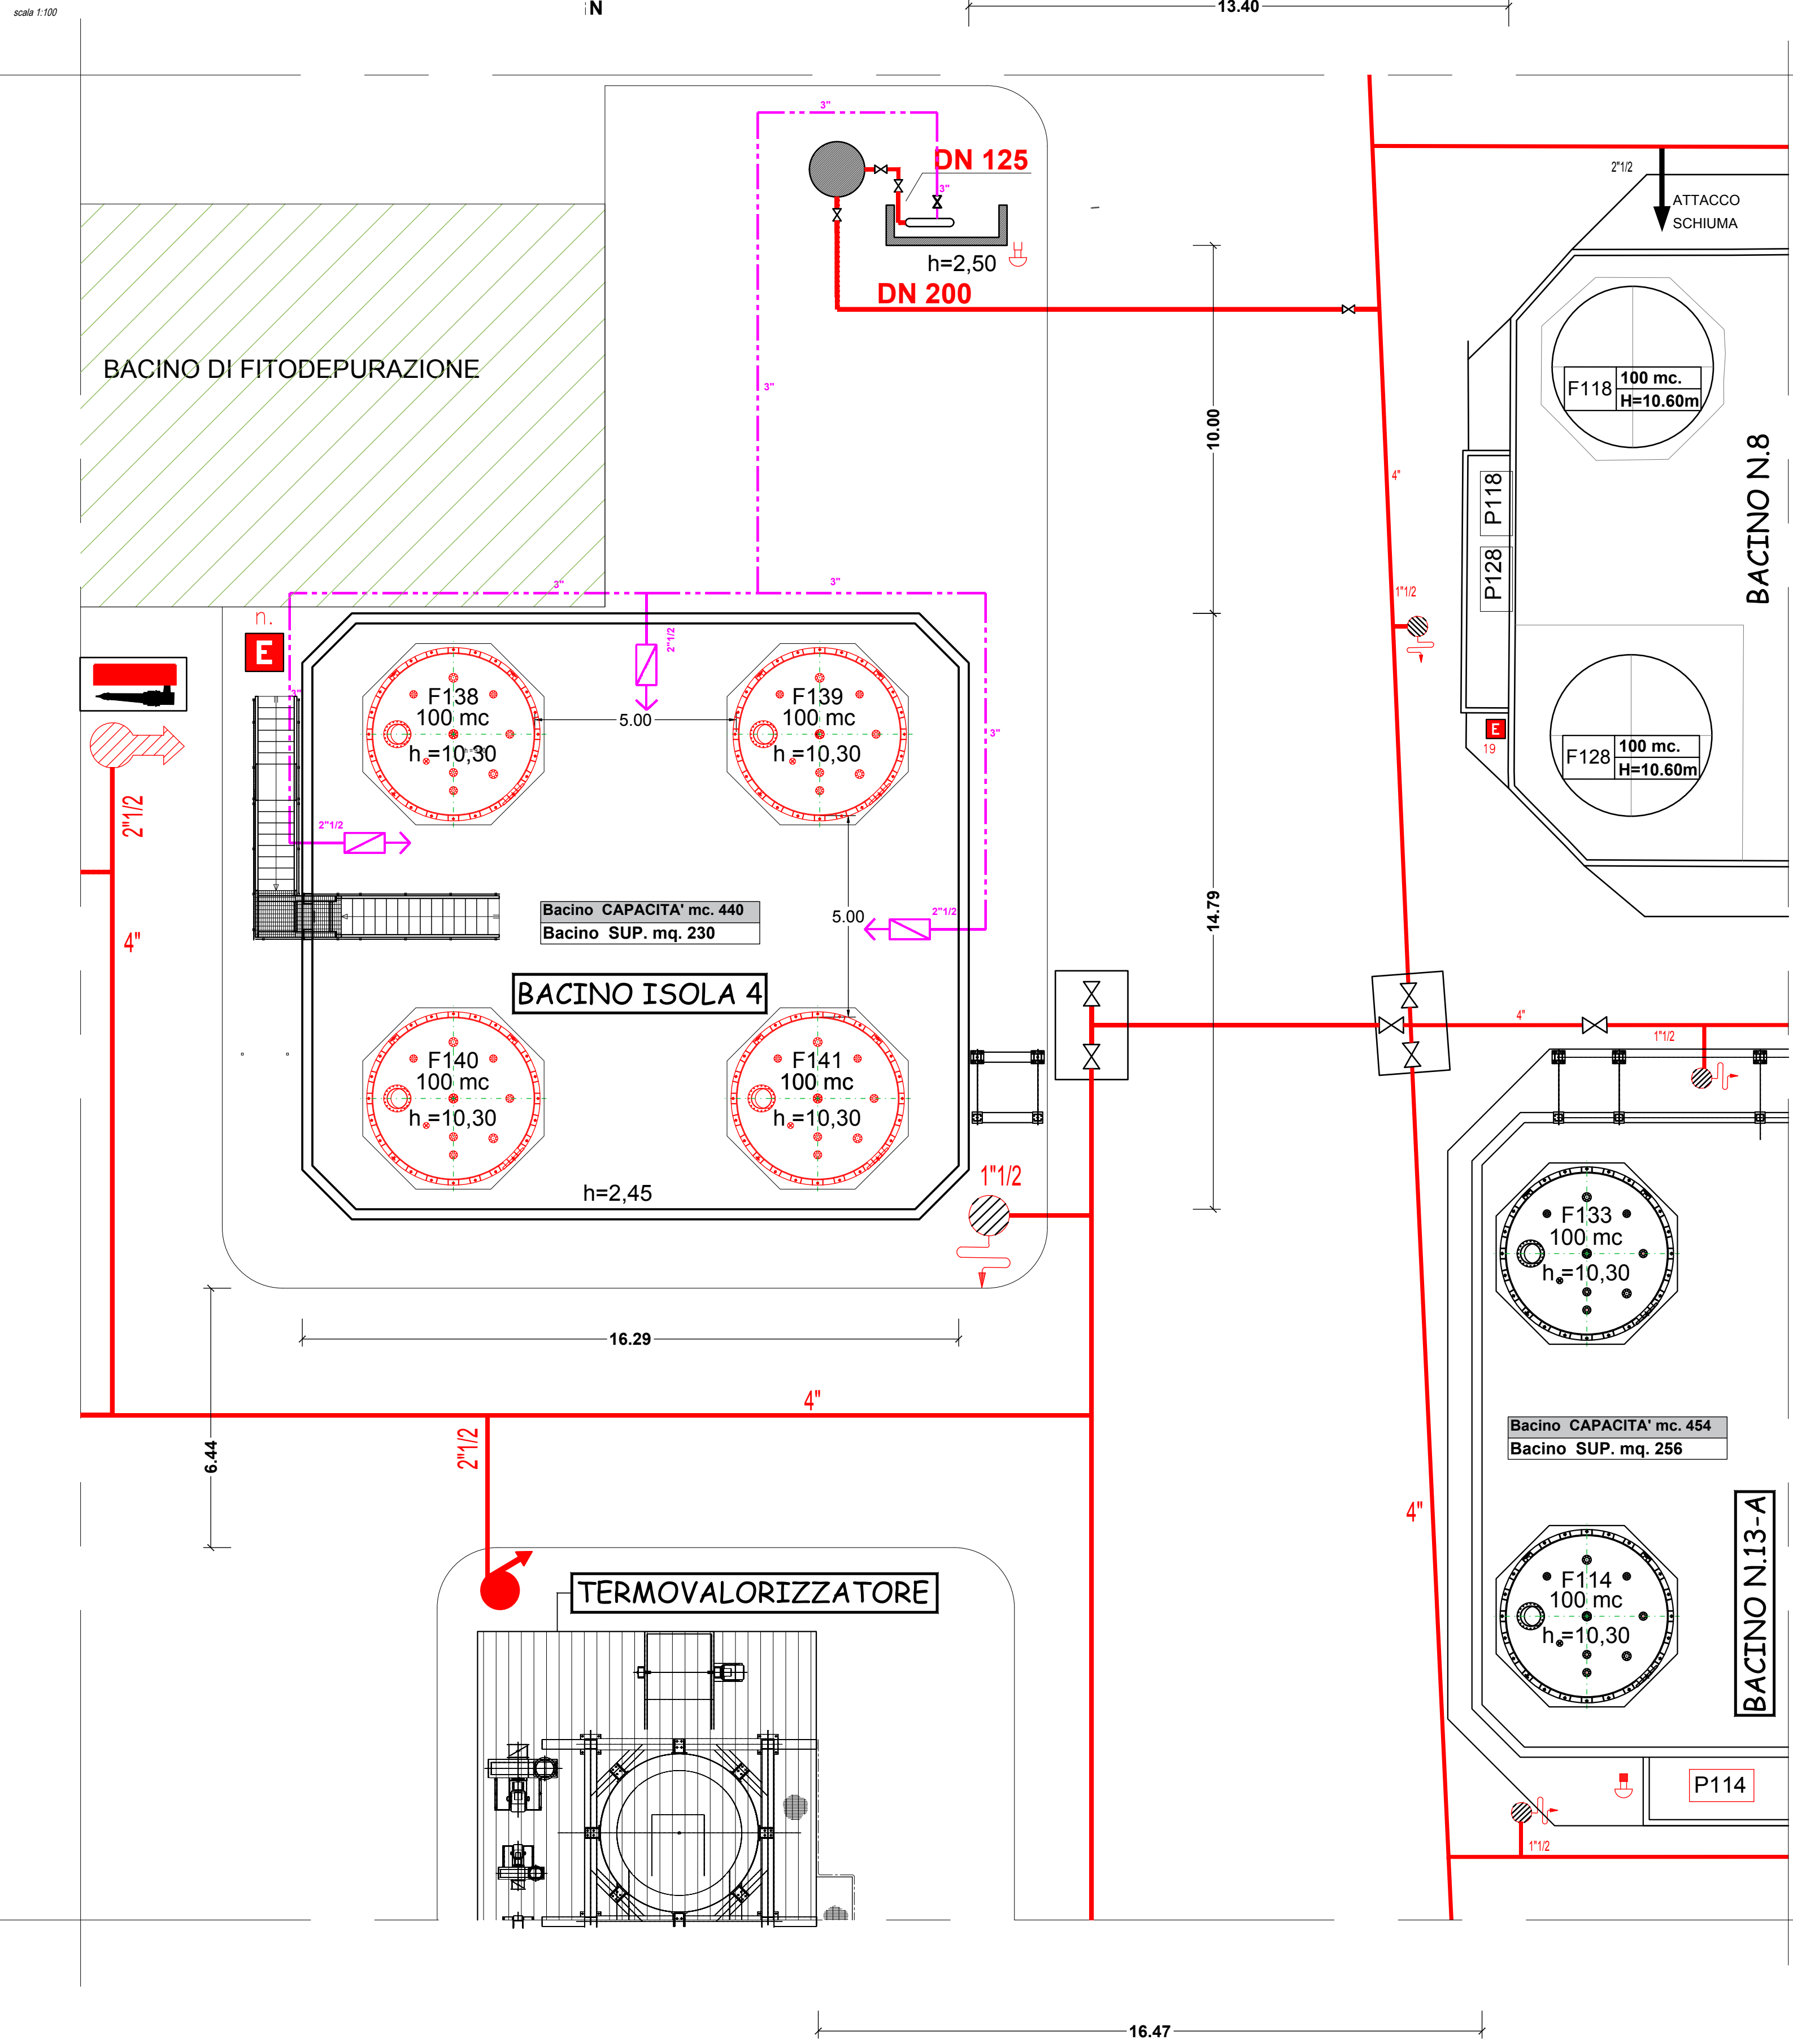


PARTICOLARE STAZIONE VALVOLE ISOLA 4

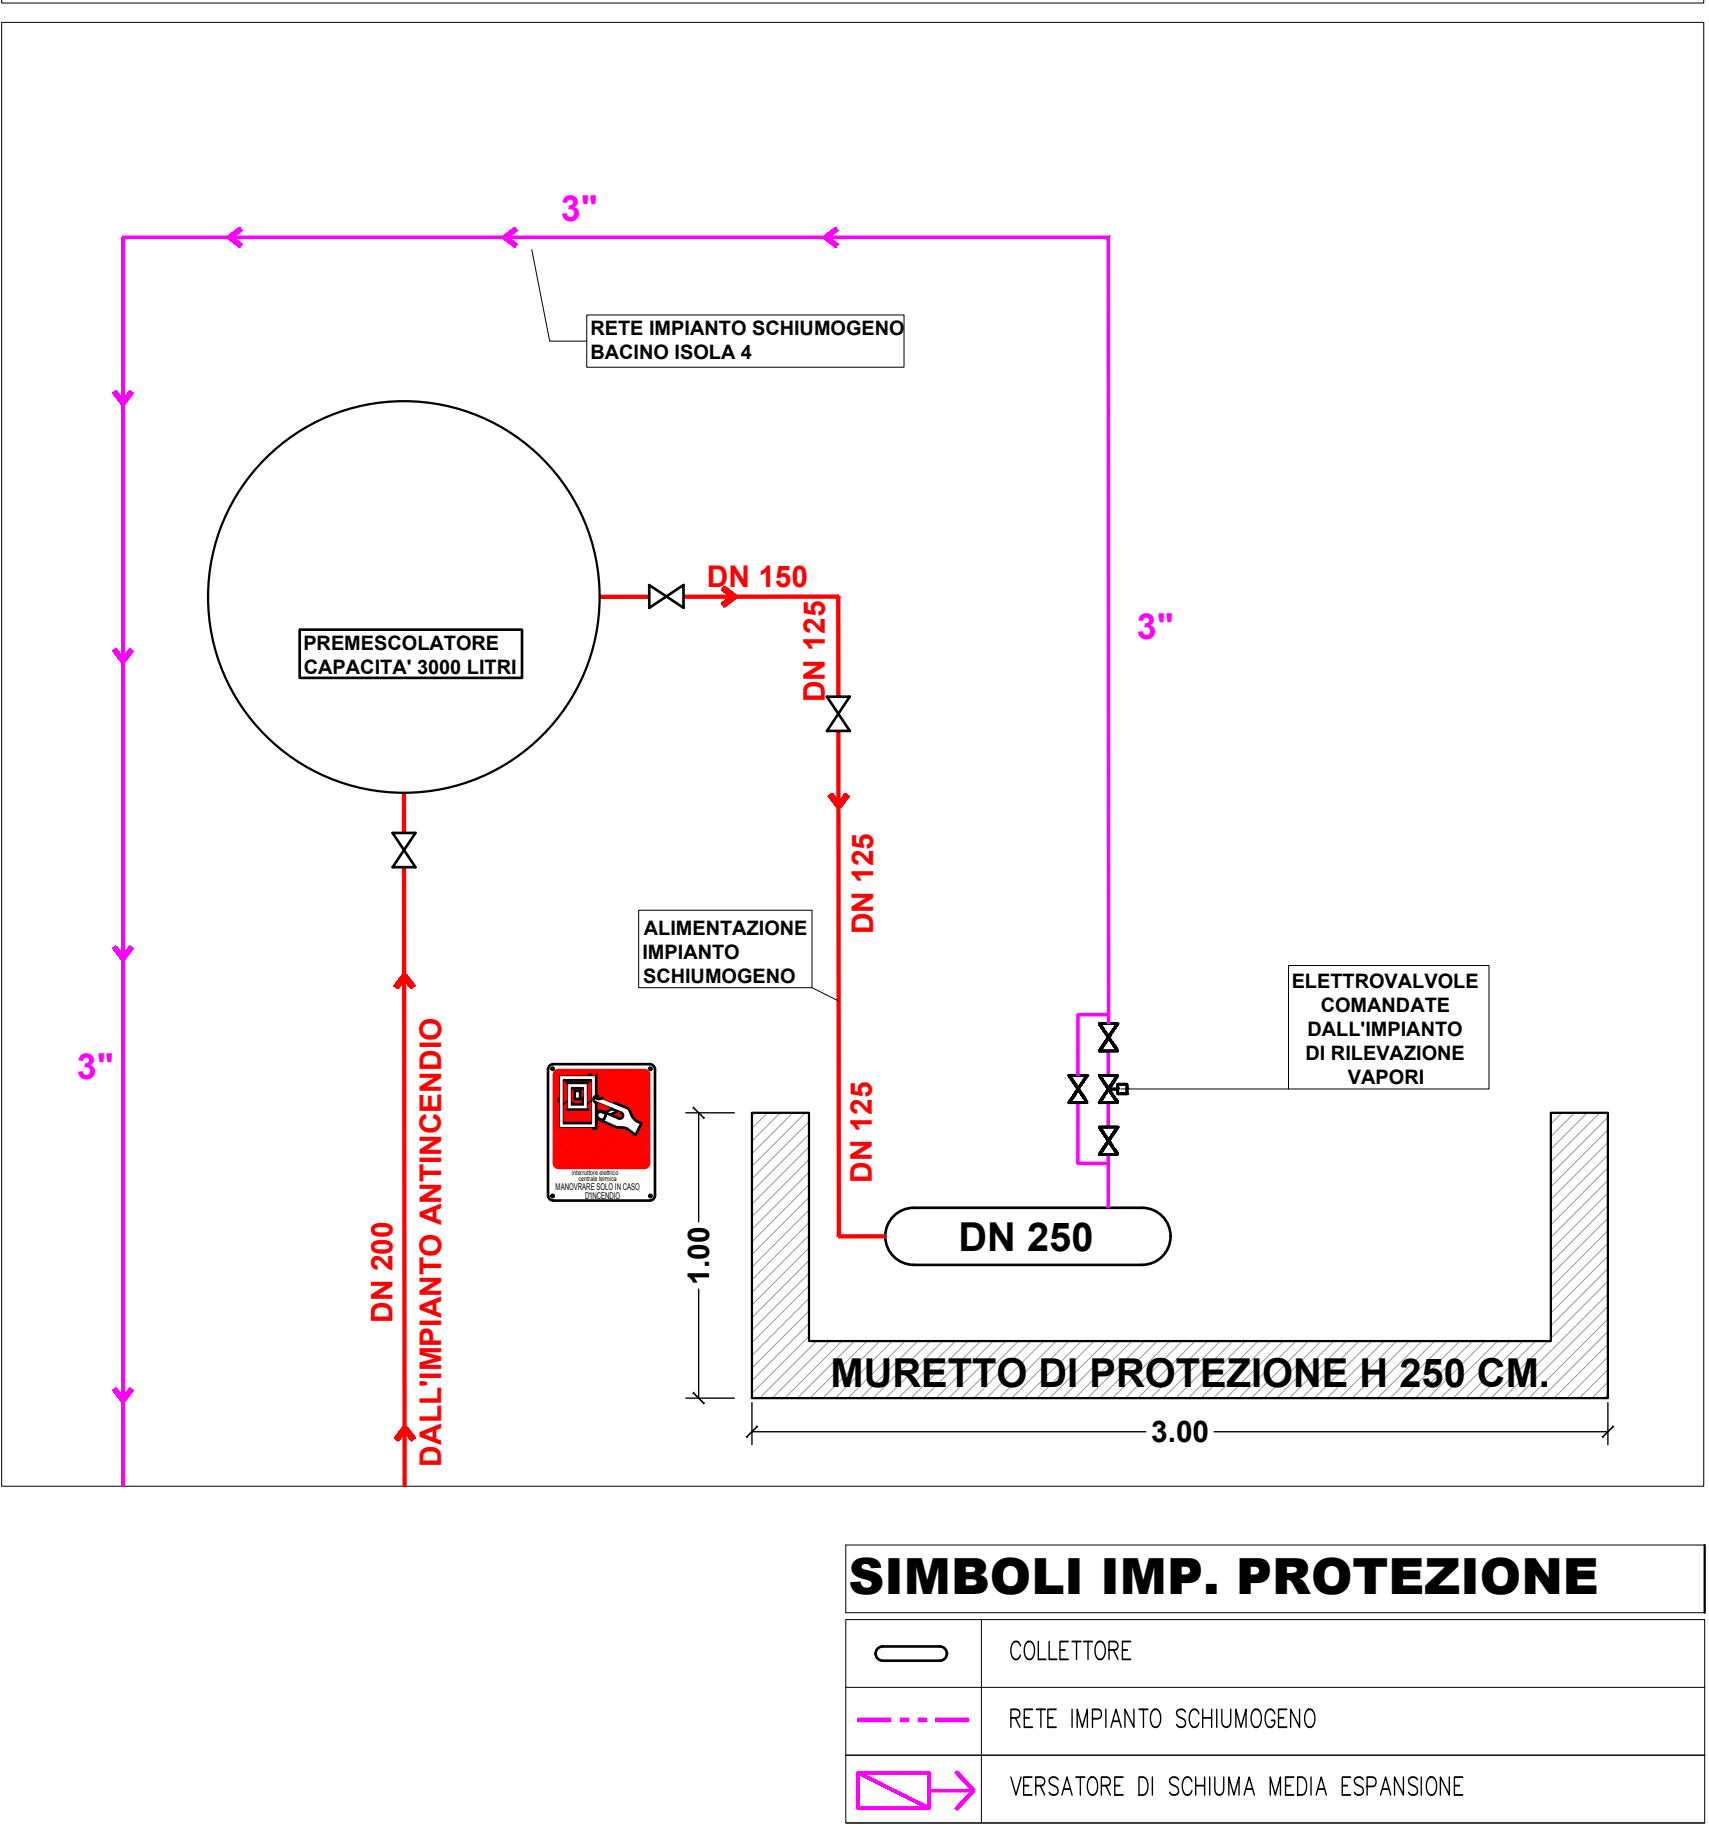

SIMBOLI IMP. PROTEZIONE

- COLLETTORE
- RETE IMPIANTO SCHIUMOGENO
- VERSATORE DI SCHIUMA MEDIA ESPANSIONE

INDICAZIONE AREE IMPIANTI

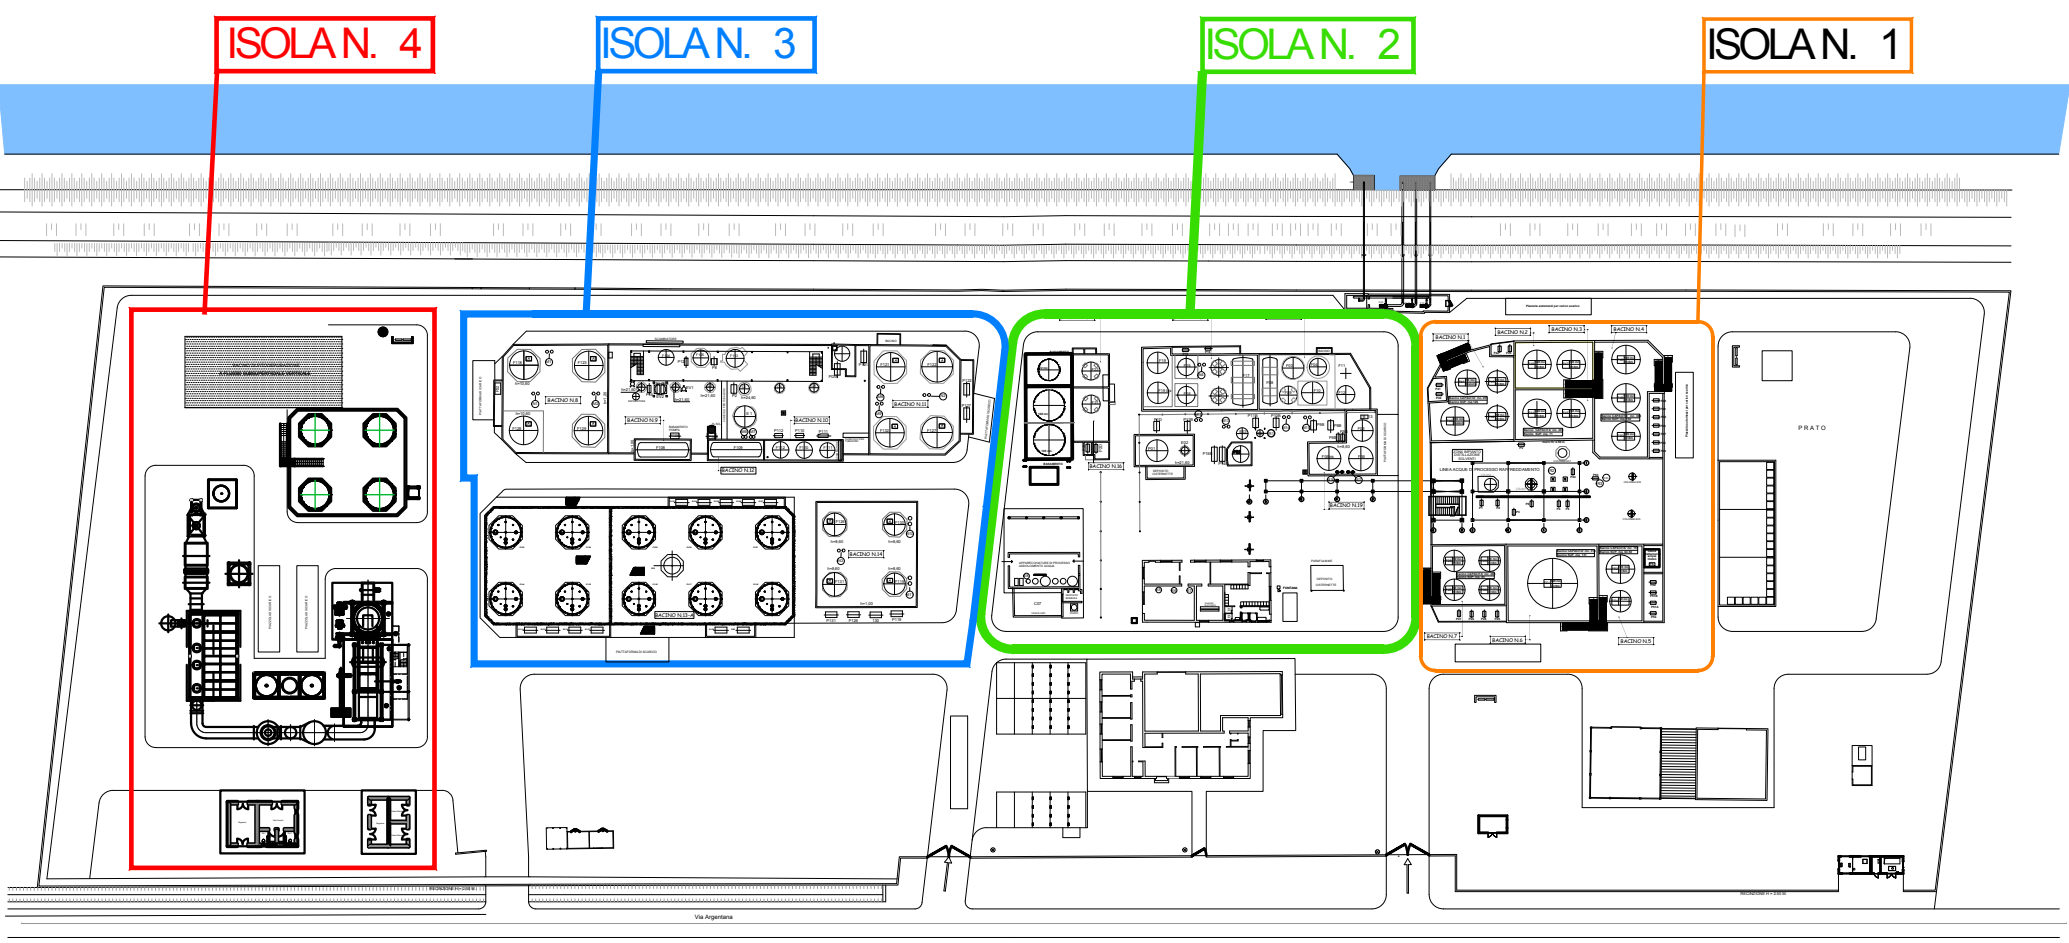

LEGENDA SIMBOLI

SIMBOLO	DESCRIZIONE	CARTELLO
	CASSETTA A PARETE con manometro	
	ESTINTORE A POLVERE 55A 213 BC (1 ogni 200 mq.)	
	INSTALLAZIONE TIPO PER ESTINTORE CARRELLATO CON CARTELLO INDICATORE	
	IDRANTE A COLONNA DN 80/100	
	PULSANTE DI SGANCIO TENSIONE	
	GRUPPO ATTACCO MOTOPOMPA	
	CANNONE MONITORE	
	TUBAZIONE ANTINCENDIO INTERRATA	
	SARRACINESCA	
	CASSETTA CON MANICHETTA E LANDA UNITO	
	PULSANTE DI ALLARME ANTINCENDIO	

0	NULLA OSTA FATTIBILITA' PER PROGETTO DI PREVENZIONE INCENDI	01/09/2025	FB	Revisionato	Approvato	FB
Rev.	data	data	data	data	data	data
		RECHIM S.O. IMPIANTO DI COGENERAZIONE PER LA PRODUZIONE DI VAPORE ED ENERGIA ELETTRICA SOSTENIBILI				
Via Antonio Ravelli 1 44124 Ferrara 0532-718538 335-7012741 www.hitechproject.it info@hitechproject.it		RECHIM srl Via... 44018... 0532-718538 335-7012741 www.hitechproject.it info@hitechproject.it		Scale 1:100 Distribuzione		
ARC24 - 03a		03PM DWG - F040		01/09/2025		