

PROGETTO DELLA CENTRALE SOLARE "Energia del Panaro"

da 83,2 MWp - Finale Emilia (MO)

E17.10

PROGETTO DEFINITIVO

534451A SCHEMA
UNIFILARE AT DI SE RTN

SCALA 1:500



Proponente

ENGIE FINALE EMILIA S.r.l.

Via Chiese, 72, 20126 Milano MI



Progetto dell'inserimento paesaggistico e mitigazione

Coordinamento alla progettazione: Dott. Agr. Fabrizio Cembalo Sambiasi,
Dott. Francesco Semmola, Arch. Alessandro Visalli,
Arch. Riccardo Festa

Progettisti: Arch. Paola Ferraioli, Arch. Anna Manzo

Collaboratori: Dott. Carmine Perna, Dott. Agr. Giuseppe Maria Massa,
Dott. Agr. Vincenzo Meola



AEDES GROUP

ENGINEERING

Progettazione elettrica e civile

Progettisti: Ing. Rolando Roberto, Ing. Giselle Roberto

Collaboratori: Ing. Giuseppe Fava, Ing. Filippo Angarano,
Ing. Karim Ait Hamd, Ing. Marco Balzano,
Ing. Simone Bonacini, Ing. Marcello Centracchio



MARE

RINNOVABILI

Progettazione mandorleto superintensivo

Progettisti: Dott. Agr. Fabrizio Cembalo Sambiasi, Dott. Agr. Giuseppe Maria Massa,
Dott. Agr. Francesco Palombo

Consulenza geologica

Geol. Gaetano Ciccarelli

Consulenza archeologica

GeA Archeologia Preventiva


Consulenza agronomica

iGreen System, Imola



02 2026

rev	descrizione	formato	elaborazione	controllo	approvazione
00	Prima consegna	A1	Gianluca Brugnoli	Gianluca Brugnoli	Gianluca Brugnoli
01					
02					
03					
04					
05					
06					
07					

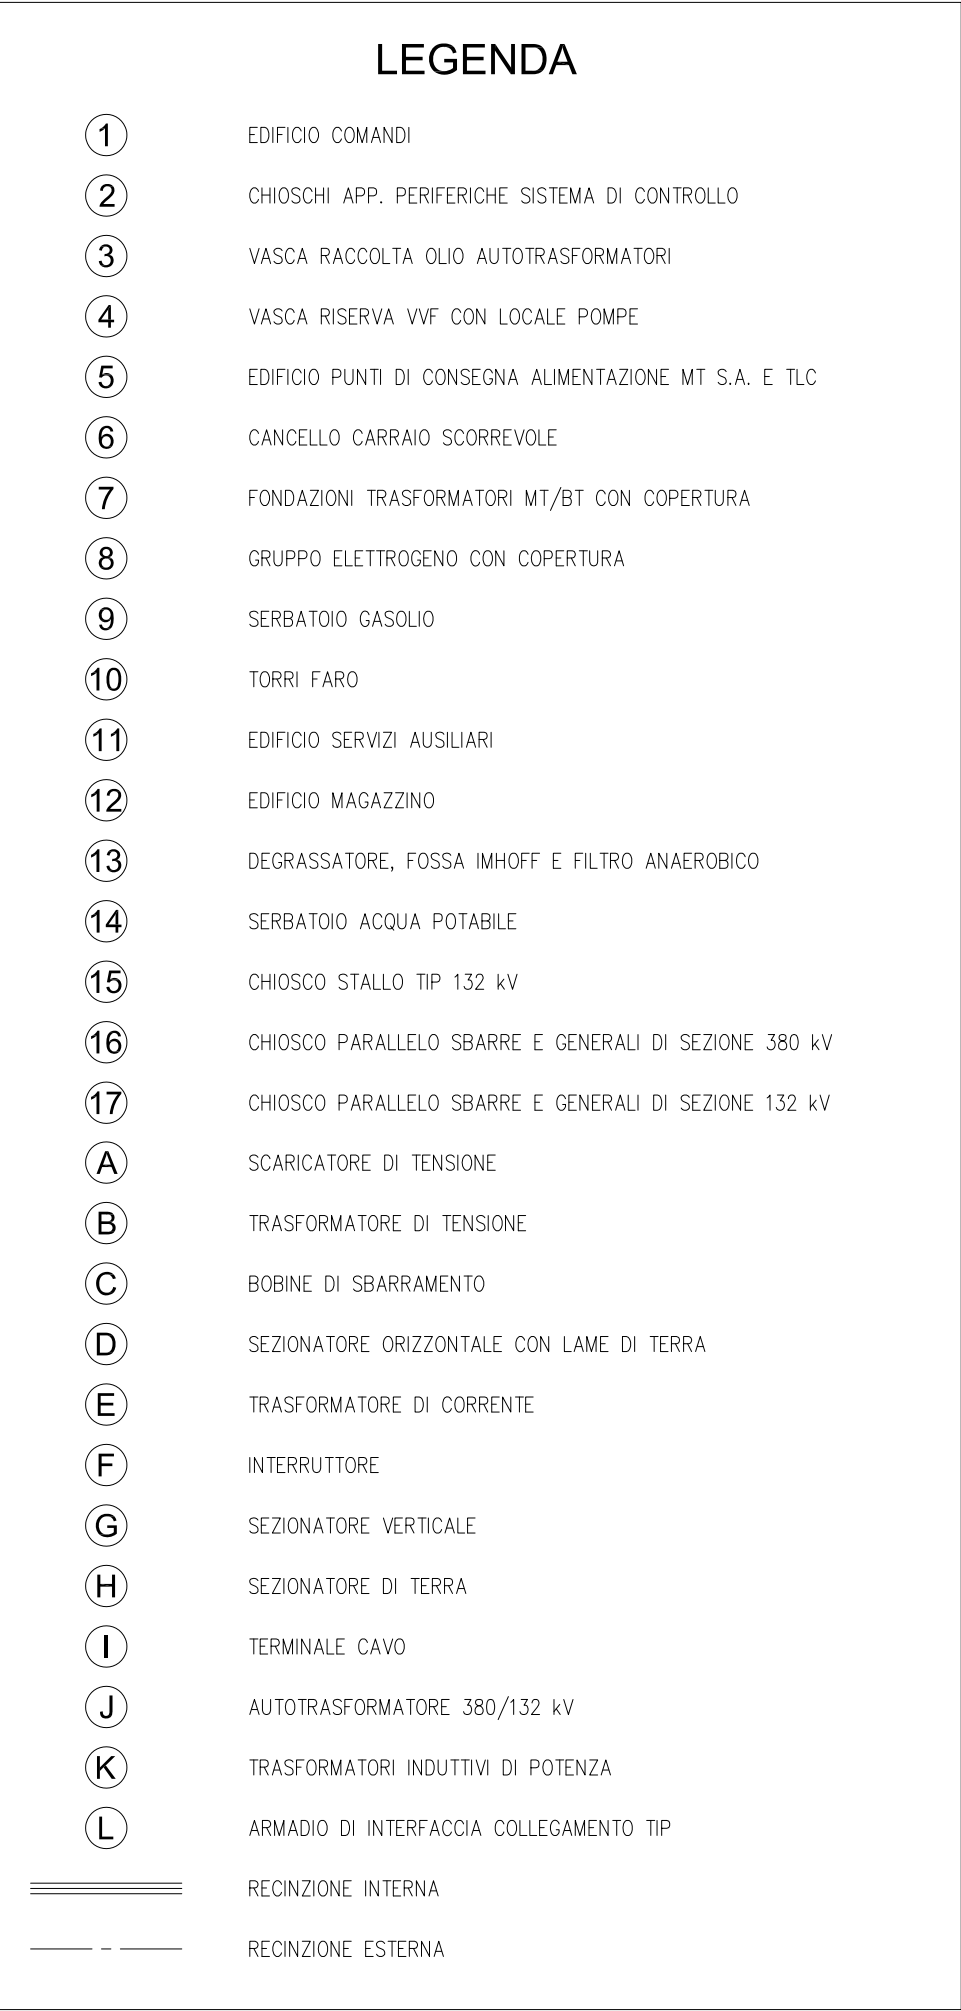

SOLUZIONE	QUOTA (m slm)	ORIENTAMENTO
A	10,3	
B	9,6	



NOTE:

LA POSIZIONE DELLE TORRI FARO È INDICATIVA E VERRÀ DEFINITA CON PRECISIONE IN FASE DI PROGETTAZIONE ESECUTIVA, IN SEGUITO ALL'APPOSITO CALCOLO ILLUMINOTECNICO.

B	5.2.2026	013	013	093	Revisione generale
A	5.2.2026	013	013	093	Emissione per studio di prefattibilità
REVISIONE	DATA	ELABORATO	VERIFICATO	APPROVATO	DESCRIZIONE
CODICE PRATICA CAPOFLA C.P. 202403079					TROLOGIA IMPIANTO CAPOFLA / POTENZA IN IMMISSIONE IMPIANTO FOTOVOLTAICO POTENZA NOMINALE 31,6161 MW POTENZA IN IMMISSIONE 30,75 MW
CAPOFLA FOOD ENERGY VALLEY S.R.L. Via Mara, 56 40061 MINERBIO (BO)					IMPIANTO SE RTN 380/132 kV MASSA FINALESE
INGEGNERIA & COSTRUZIONI BRULLI					TITOLO PLANIMETRIA REPARTO AT
SCALA	FORMATO	Foglio / Di	N. DOCUMENTO		
1 : 500	A1	1 / 1	5 3 4 4 5 2 B		