



CHIOSCO PREFABBRICATO

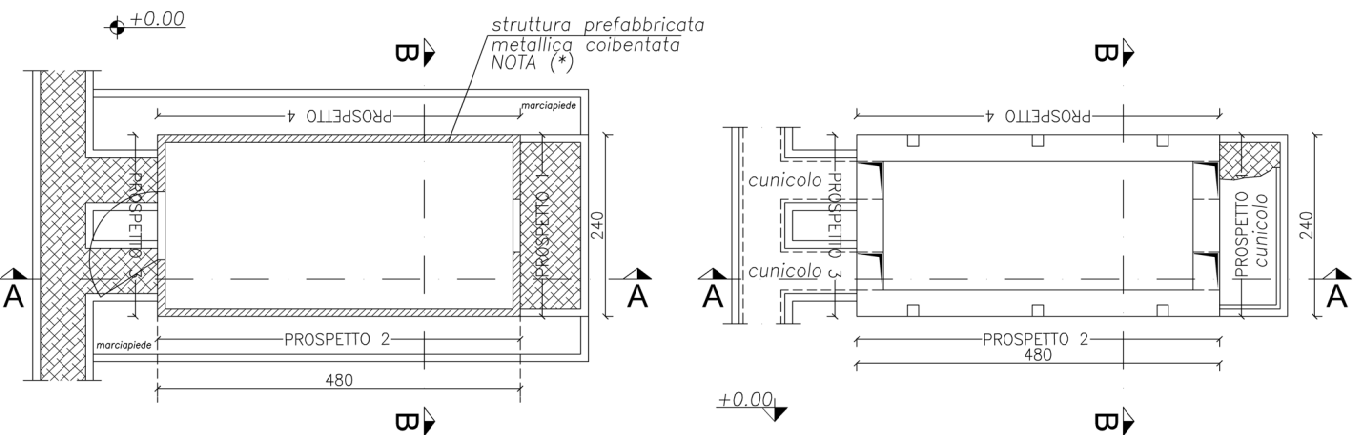


PIANTA PIANO TERRA
Scala 1:100


PIANTA FONDAZIONI
Scala 1:100

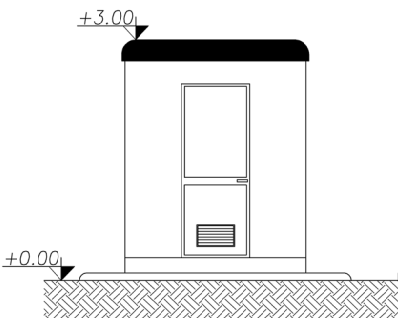


PROSPETTO 1
Scala 1:100

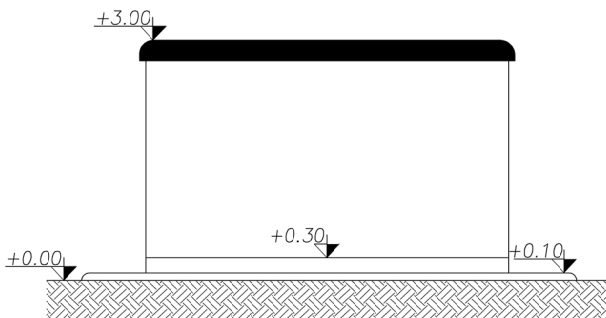


PROSPETTO 2
Scala 1:100

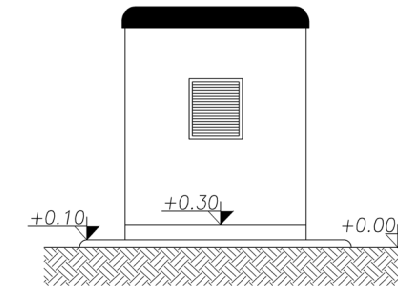


PROSPETTO 3
Scala 1:100

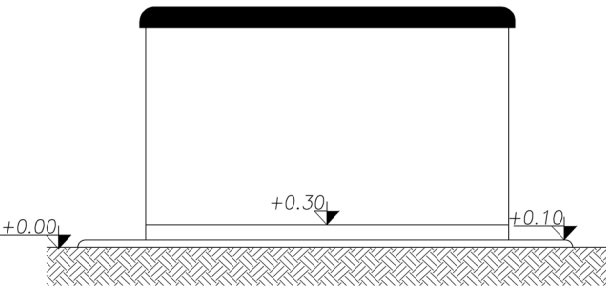

PROSPETTO 4
Scala 1:100

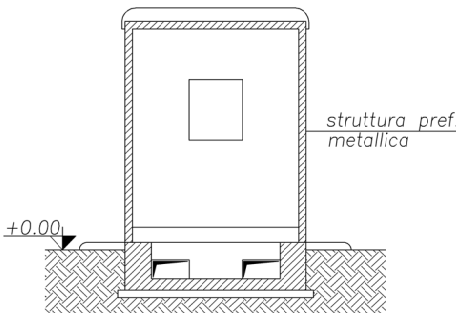

SEZIONE B-B
Scala 1:100

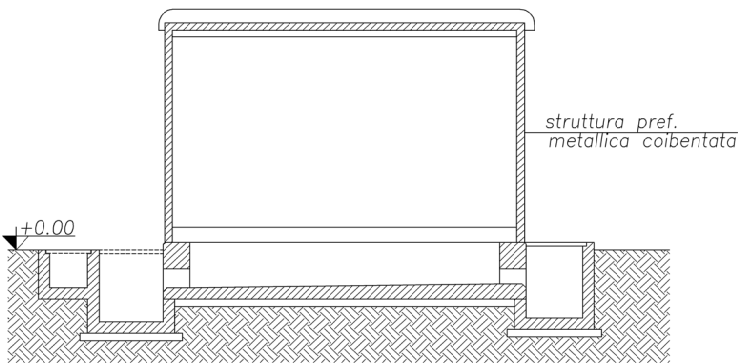

SEZIONE A-A
Scala 1:100

NOTE GENERALI

TUTTE LE QUOTE IN ELEVAZIONE SONO IN m

TUTTE LE DIMENSIONI SONO IN cm (SALVO DOVE ESPLICITAMENTE INDICATO)

LA QUOTA +0.00 E' RIFERITA CONVENZIONALMENTE ALLA QUOTA DEL PIAZZALE

| | | | | | |
|--|----------------------|-----------------------------|------------|--------------------------------------|--|
| | | | | | |
| | | | | | |
| | | | | | |
| | | | | | |
| A | 6.2.2026 | 123 | 013 | 093 | Emissione per autorizzazione |
| REVISIONE | DATA | ELABORATO | VERIFICATO | APPROVATO | DESCRIZIONE |
| CODICE PRATICA CAPOFILA C.P. 202304178 | | | | | TIPOLOGIA IMPIANTO CAPOFILA / POTENZA IN IMMISSIONE IMPIANTO FOTOVOLTAICO POTENZA NOMINALE E IN IMMISSIONE 79,2 MW |
| CAPOFILA MENINAS Srl Via Bernina, 7 20159 - Milano | | | | | IMPIANTO SE 132 kV REGINA DEL BOSCO |
| INGEGNERIA & COSTRUZIONI BRULLI trasmissione | | | | | TITOLO CHIOSCO - PIANTE E PROSPETTI |
| SCALA 1 : 100 | FORMATO A3 | FOGLIO / DI 1 / 1 | | N. DOCUMENTO 4 6 8 4 6 5 A | |