
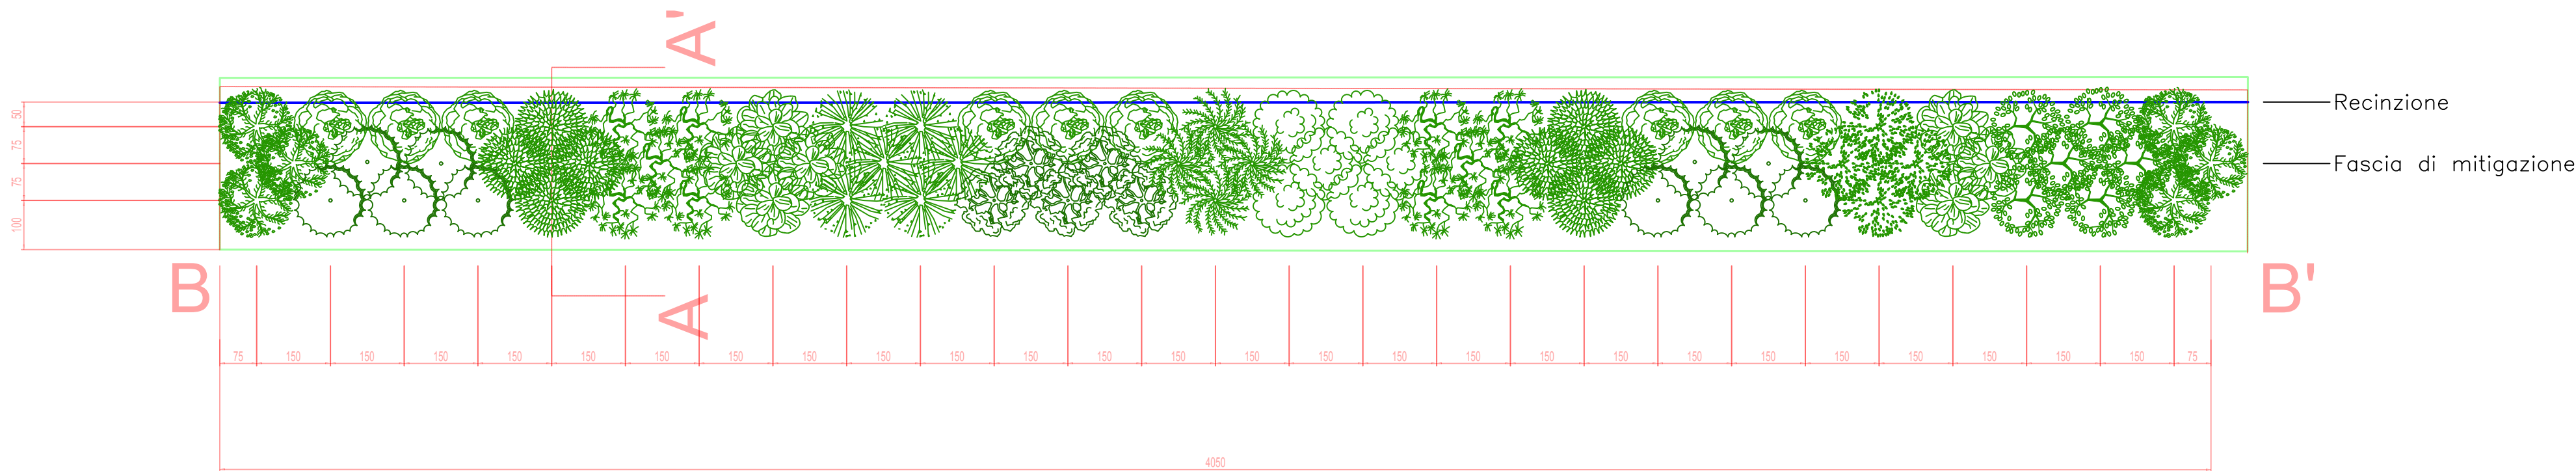


SELEZIONE BOTANICA
LATO EST-SUD-OVEST


FASCIA DI MITIGAZIONE (Est - Sud - Ovest)

- Acer campestre
- Cornus sanguinea
- Frangula alnus
- Hippophae rhamnoides
- Laurus nobilis
- Ligustrum vulgare
- Malus sylvestris
- Prunus spinosa
- Rhamnus cathartica
- Rosa canina
- Viburnum opulus
- Viburnum tinus


DETTAGLIO MESSA A DIMORA

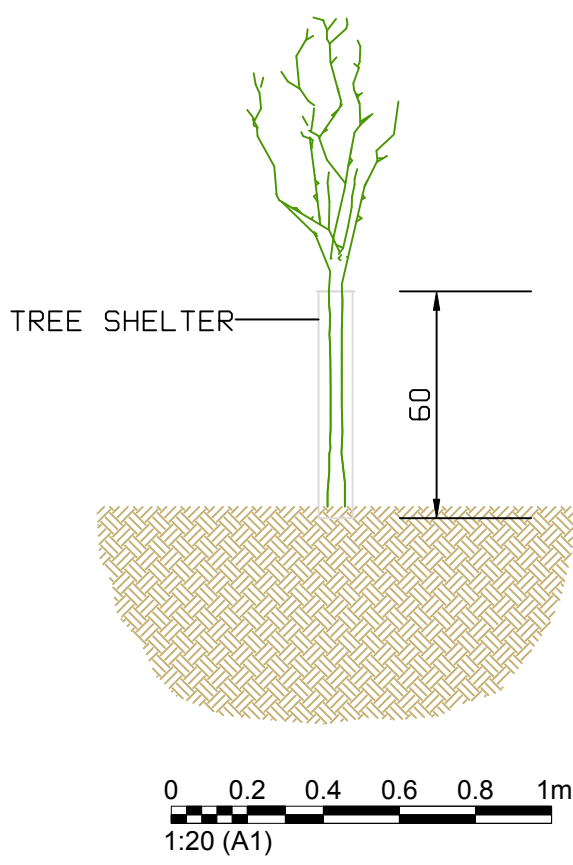


PLANTING PLAN - MODULO

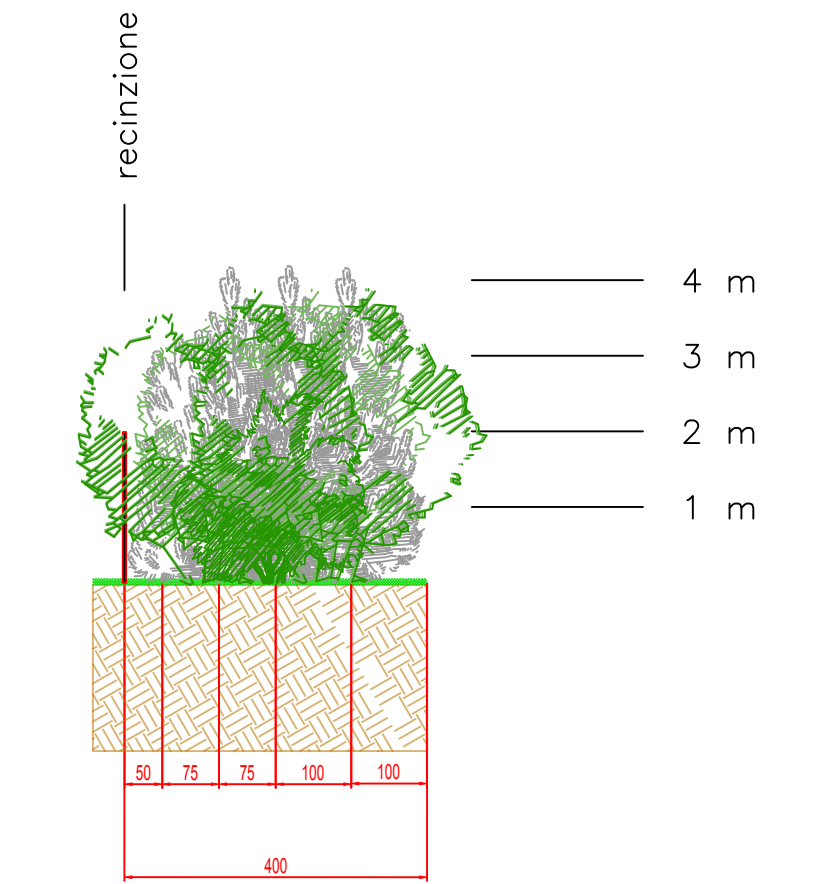

SEZIONE A-A' - DETTAGLIO

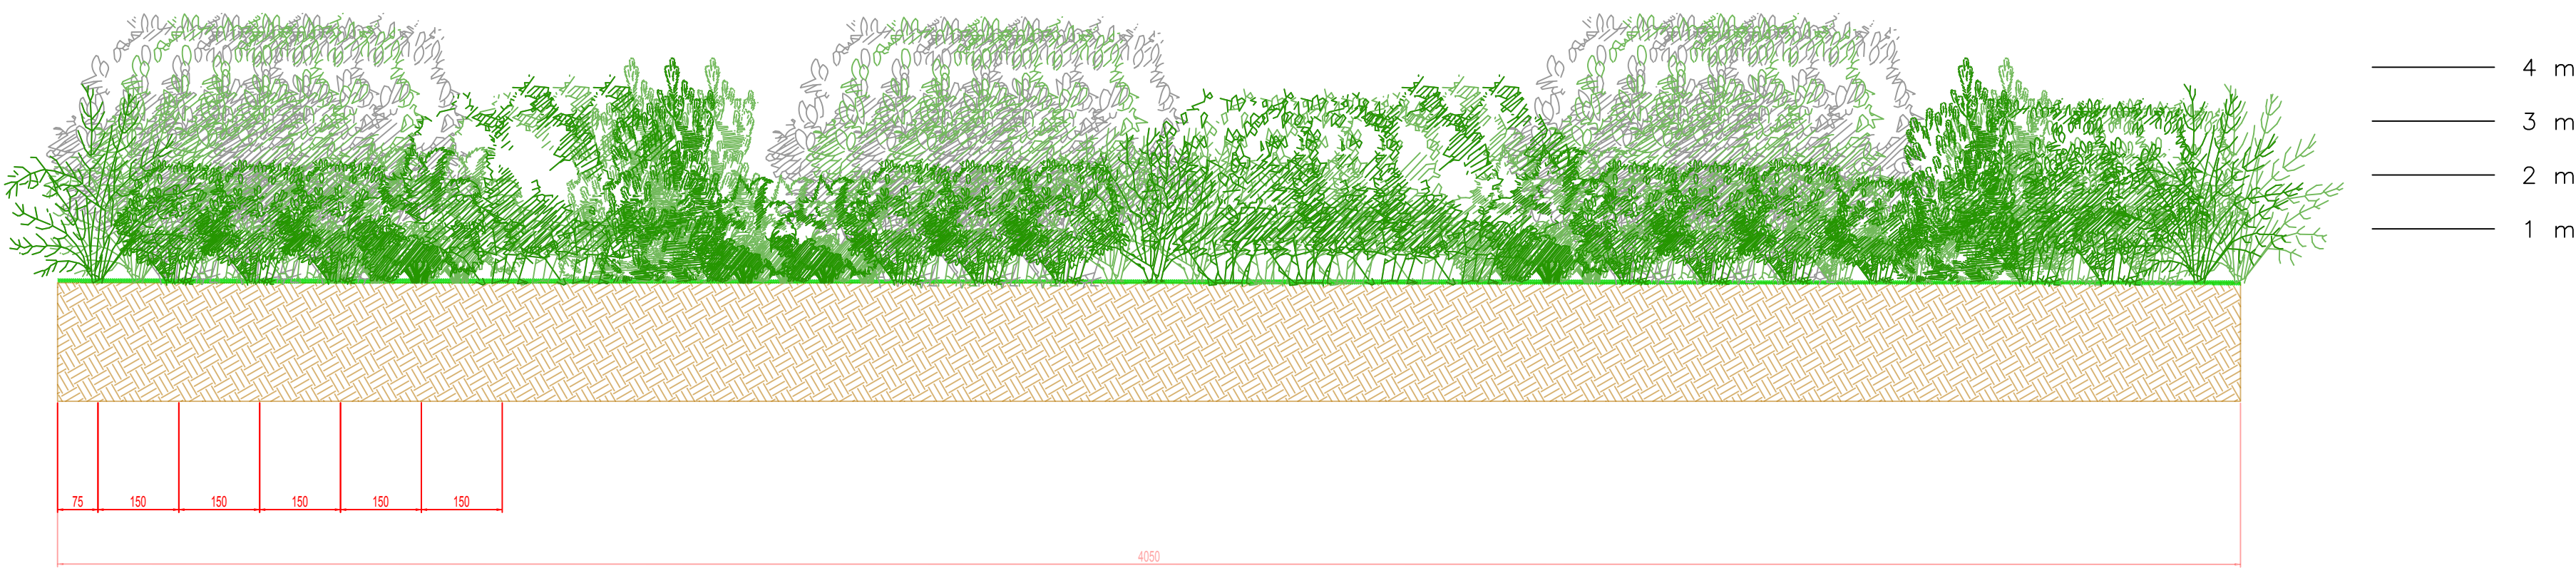

SEZIONE B-B' - DETTAGLIO

 

COMUNE DI SAN PIETRO IN CASALE
PROGETTO IMPIANTO AGRIVOLTAICO
IN LOCALITA' RUBIZZANO

Foglio 73 mappali 9,10,25,26,27,28,245,247,249,251

AUTORIZZAZIONE UNICA AI SENSI DEL D.Lgs.190/2024

Impianto di Energia Elettrica Prodotta da Fonti Energetiche Rinnovabili a Solare Fotovoltaico

Committente:



JUWI ENERGIE RINNOVABILI S.r.l.
VIA GIOVANNI BATTISTA PIRELLI 30 - 20124 - MILANO (MI)
C.F. 02609410217
JUWIENERGIERINNOVABILISRL@LEGALMAIL.IT

a cura di:



Studio Rigolli
sustainable landscaping | projects and consulting
via Degato 11/40125 Bologna Italy | +39 051232125
studio2@rigolli.com

Coordinamento generale e progettazione

Dott.Agr. Riccardo Rigolli
ODAF BO 784/A

Relazioni specialistiche

Dott.Ing. Franca Conti
tecnico competente in acustica
Ordine Ingegneri RA 964/A

Progetto definitivo impianto elettrico

Dott.Ing. Enrico Riccardi
SRC Ingegneria SRL
Ordine Ingegneri PC 1003/A

Progettazione architettonica

Collaboratori

Arch. Francesco Precetti
Ordine Architetti BO 4724

Geol. Matteo Simoni
Studio di scienze della terra
Ordine Geologi E-R 795

Progetto definitivo mitigazioni

Dott.For.Claudia Maccaferri
ODAF BO 1047/A

Titolo tavola

TAVOLE DI PROGETTO

OPERE

Opere di Mitigazione - Dettaglio lato est-sud-ovest

Codice	Redatto				
B.01.04.pdf	STUDIO RIGOLLI				
Data	Scala	Revisione	N. tavola		
18/03/2026	1:100	REV.N.00	B	01	04

INQUADRAMENTO - SCALA 1:20.000

