

COMUNE DI SAN PIETRO IN CASALE
PROGETTO IMPIANTO AGRIVOLTAICO
IN LOCALITA' RUBIZZANO

Foglio 73 mappali 9,10,25,26,27,28,245,247,249,251

AUTORIZZAZIONE UNICA AI SENSI DEL D.Lgs.190/2024

Impianto di Energia Elettrica Prodotta da Fonti Energetiche Rinnovabili a Solare Fotovoltaico

Committente:



a cura di:



rigolli.com

JUWI ENERGIE RINNOVABILI S.r.l.
VIA GIOVANNI BATTISTA PIRELLI 30 - 20124 - MILANO (MI)
C.F. 0260410017
JUWIENERGIERINNOVABILISRL@LEGALMAIL.IT

Studio Rigolli
sustainable landscaping | projects and consulting
via Degato 11/40125 Bologna Italy | +39 051232125
studio2@rigolli.com

Coordinamento generale e progettazione

Dott.Agr. Riccardo Rigolli
ODAF BO 784/A

Relazioni specialistiche

Dott.Ing. Franca Conti
tecnico competente in acustica
Ordine Ingegneri RA 964/A

Progetto definitivo impianto elettrico

Dott.Ing. Enrico Riccardi
SRC Ingegneria SRL
Ordine Ingegneri PC 1003/A

Progettazione architettonica

Collaboratori

Arch. Francesco Precetti
Ordine Architetti BO 4724

Geol. Matteo Simoni
Studio di scienze della terra
Ordine Geologi E-R 795

Progetto definitivo mitigazioni

Dott.For.Claudia Maccaferri
ODAF BO 1047/A

Titolo tavola

TAVOLE DI PROGETTO
OPERE CONNESSE
Piano Particolare - Dettaglio - Tratto Da X a J

Codice	Redatto
PP.02.05.pdf	STUDIO RIGOLLI

Data	Scala	Revisione	N. tavola		
22/04/2026	varie	REV.N.00	PP	02	05


INQUADRAMENTO - SCALA 1:20.000



TRATTO X-Y

Lunghezza: 159,00 m
Mappali interessati: Foglio 67, Mappali 223, 224 e 510.
Tipo di scavo:


TIPO A - STRADA ASFALTATA

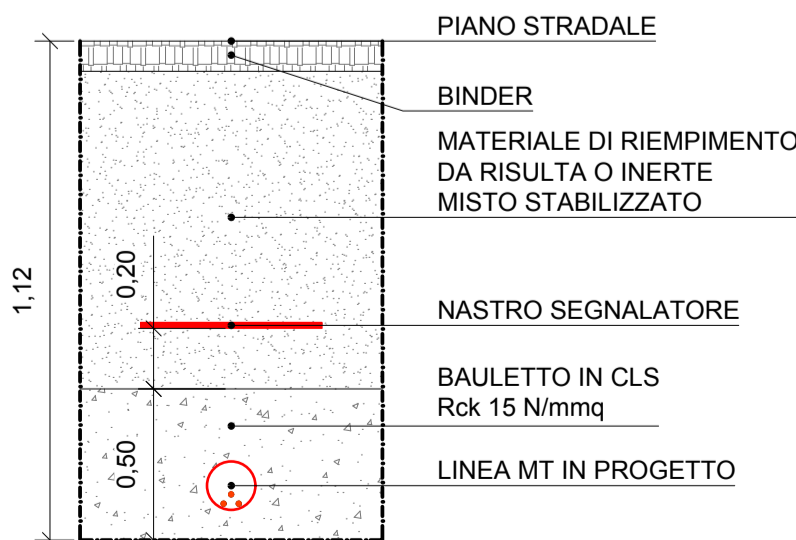


TRATTO Y-Z

Lunghezza: 32,60 m
Mappali interessati: Foglio 55, Mappale 461 e Foglio 67, Mappale 223.
Tipo di scavo:

TIPO A - STRADA ASFALTATA

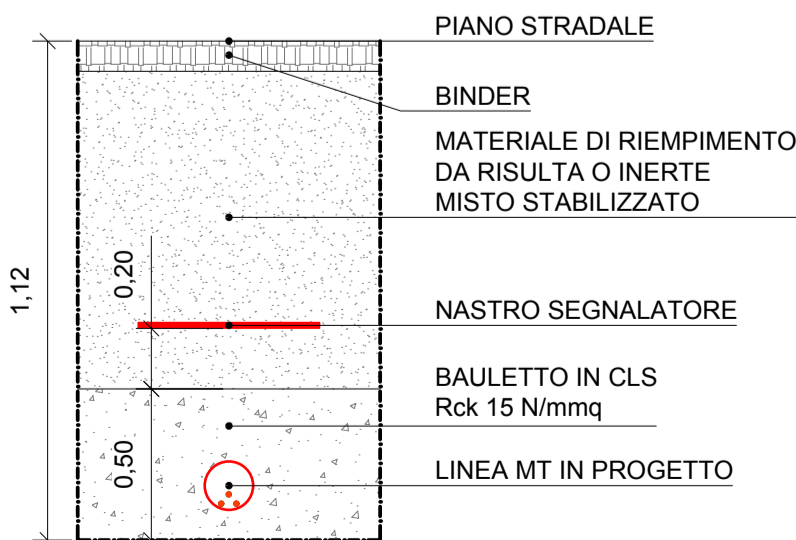

TIPO C - TERRENO AREA VERDE

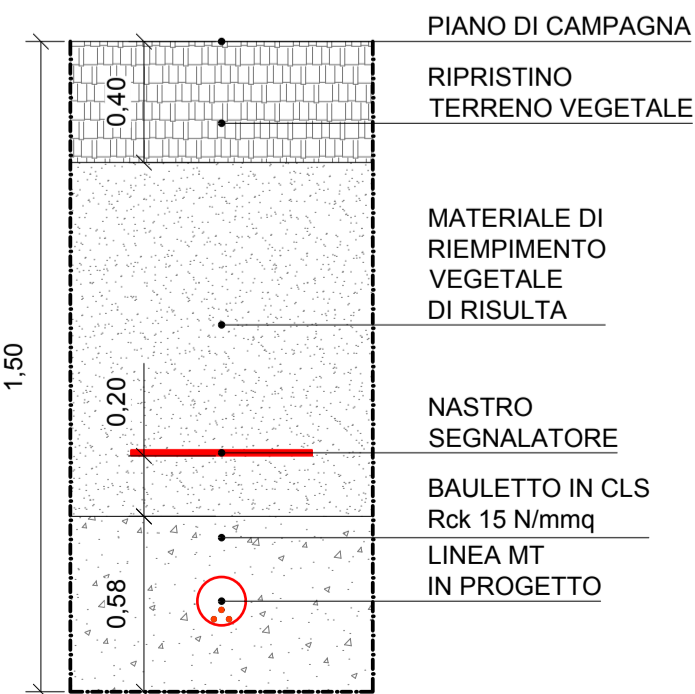

TRATTO Z-J

Lunghezza: 260,20 m
Mappali interessati: Foglio 67 e Foglio 66.
Tipo di scavo:

TIPO A - STRADA ASFALTATA

