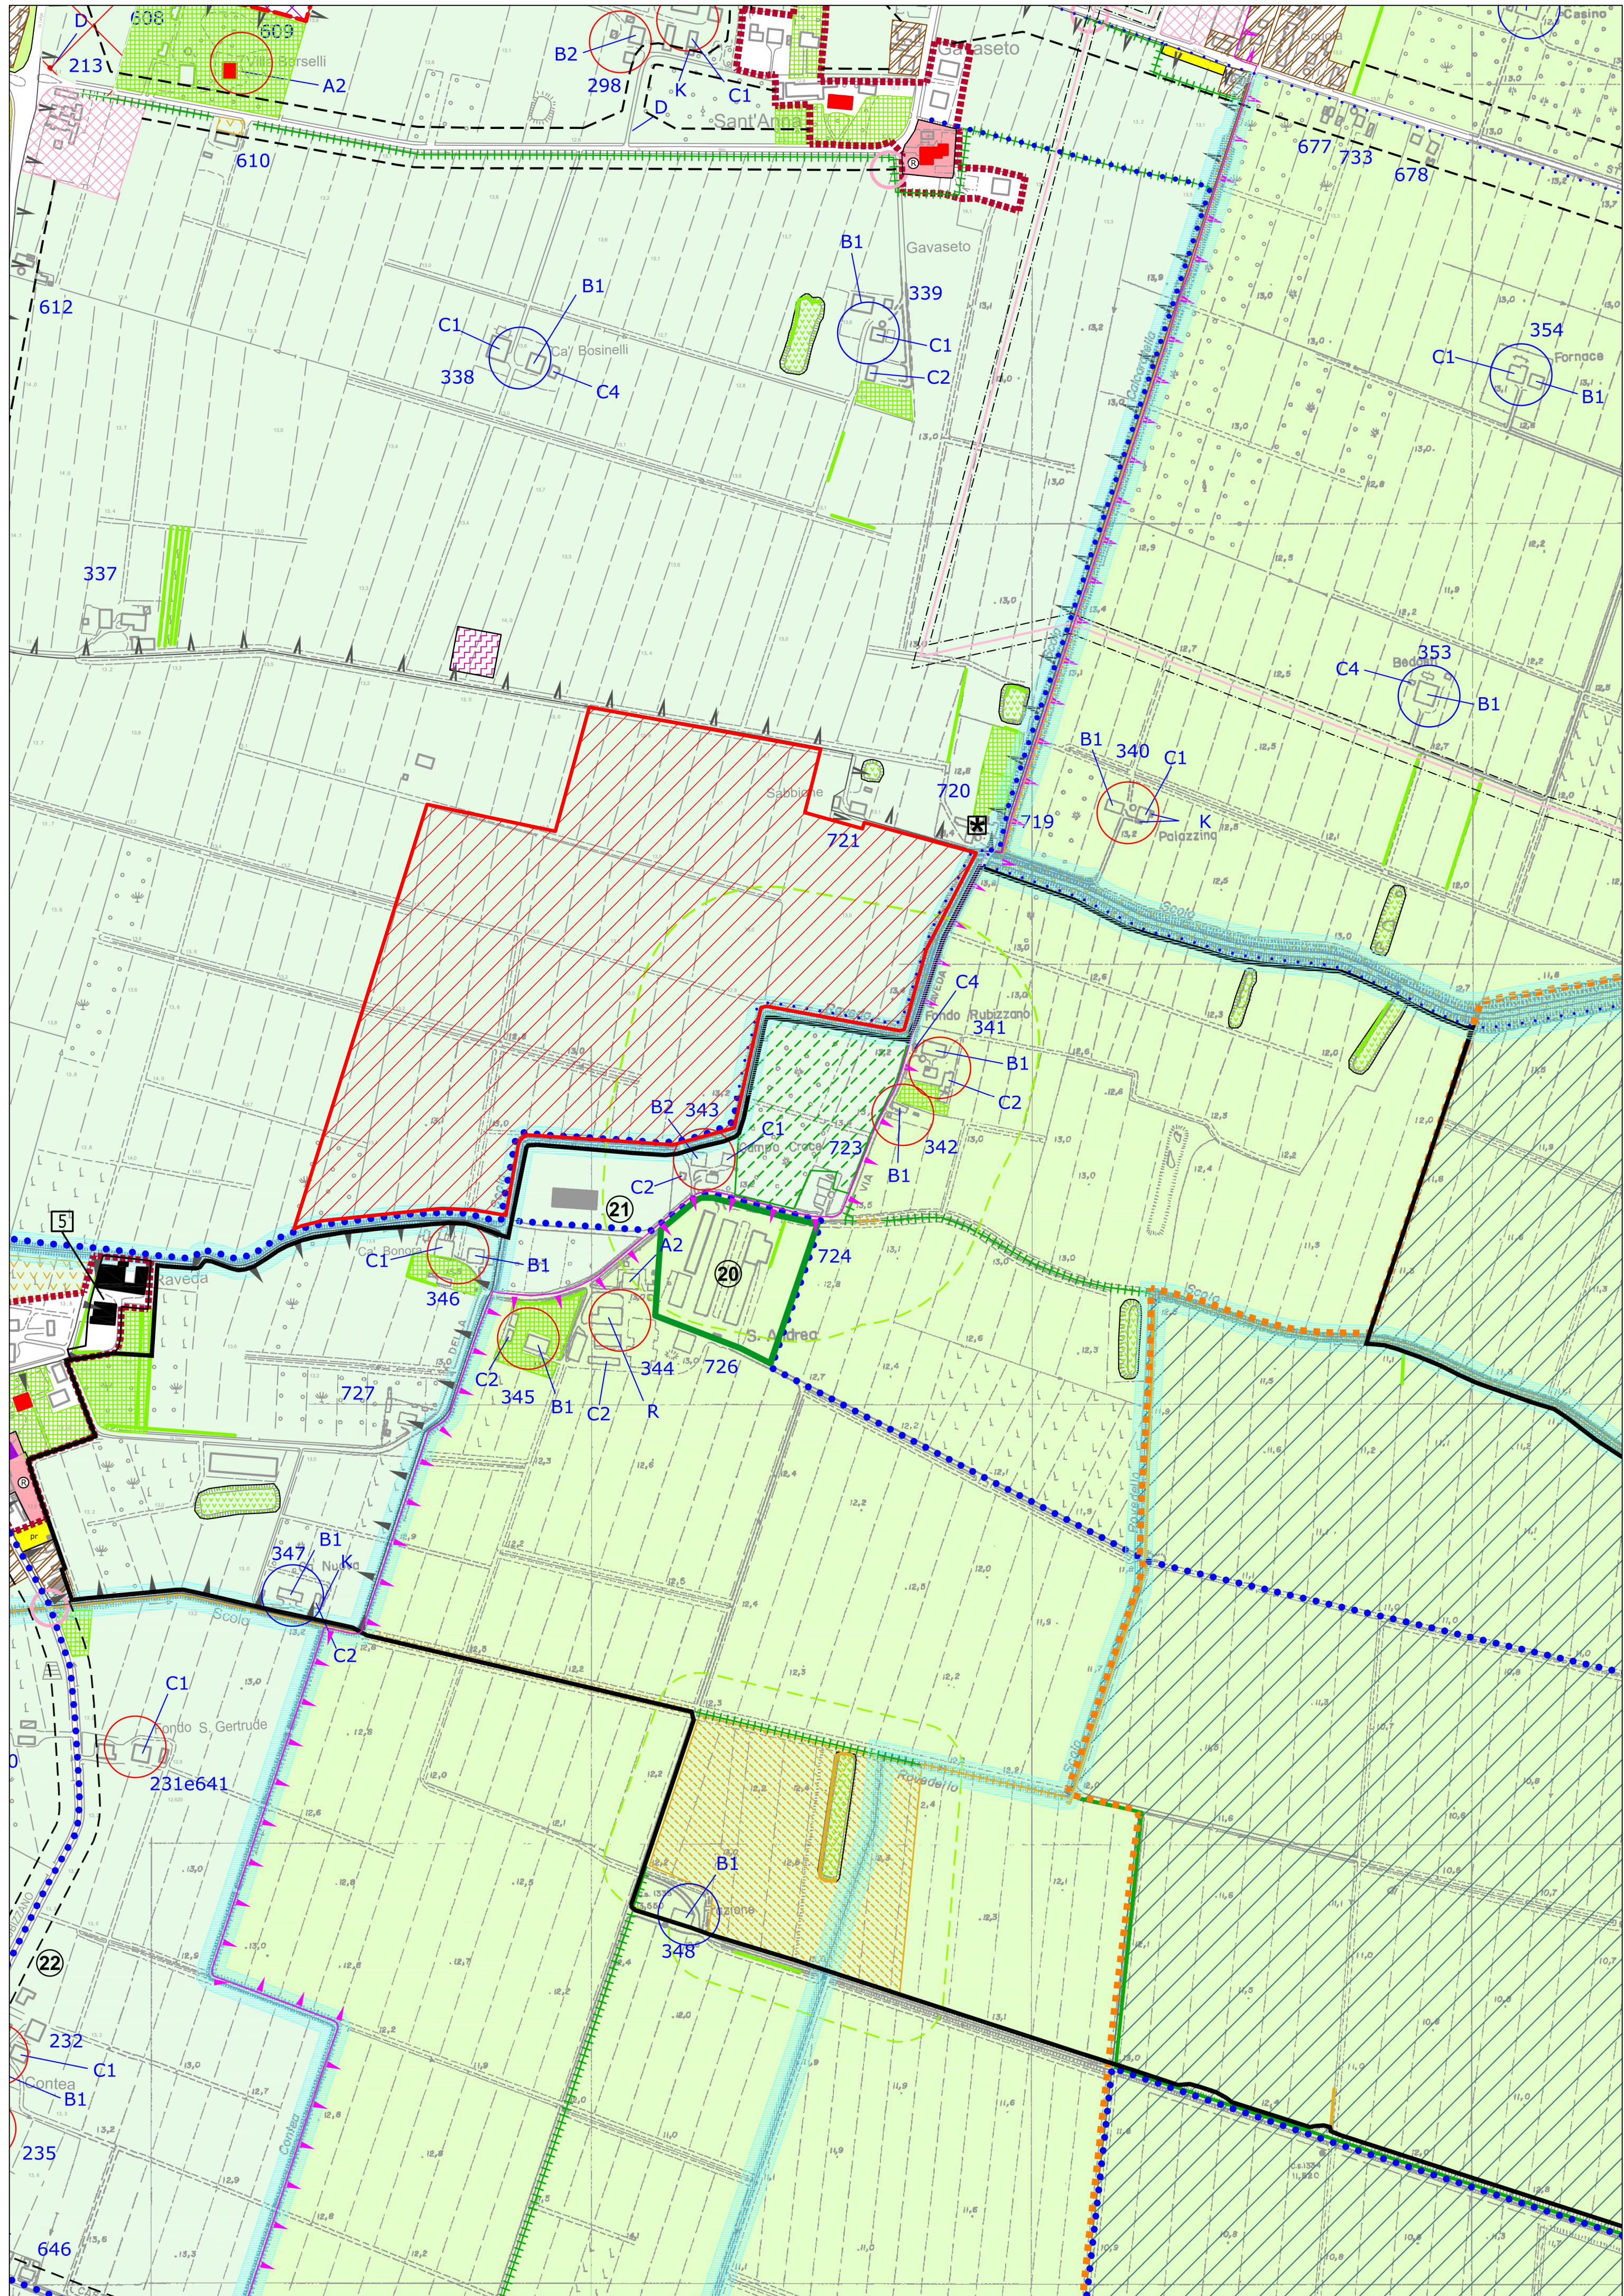


| | |
|--|---|
| IMBOLGICA | SISTEMA DELLE RISORSE STORICHE E ARCHEOLOGICHE (Art.21) Complessi edili di valore storico- testimoniale (Art.21) |
| SISTEMA AMBIENTALE Sistema delle reti ecologiche (Art. 19 del RUE e Art. 15 del PSC) | |
| SISTEMA INADEQUATO PER FUNZIONI PREVALENTEMENTE RESIDENZIALI | SISTEMA DELLE INFRASTRUTTURE (Art.20 del PSC) |
| SISTEMA INADEQUATO PER FUNZIONI PREVALENTEMENTE PRODUTTIVE | SISTEMA DEI VINCOLI E DEI RISAPATI (Art.19 del PSC) |
| SISTEMA INADEQUATO PER FUNZIONI PREVALENTEMENTE TERZIARIE DIREZIONALI SISTEMA DEGLI AMBIENTI RURALI | SISTEMA DELLE RISORSE STORICHE E ARCHEOLOGICHE (Art.20 del RUE) |

[illegible]

Foglio 73 mappali 9,10,25,26,27,28,245,247,249,251

Impianto di Energia Elettrica Prodotta da Fonti Energetiche Rinnovabili a Solare Fotovoltaico

Committente

a cura di



JUWI ENERGIE RINNOVABILI S.r.l.
VIA GIOVANNI BATTISTA PIRELLI 30 - 20124 - MILANO (MI)
C.F. 02600410217
JUWIENERGIERINNOVABILISRL@LEGALMAIL.IT

Studio Rigolli
sustainable landscaping | projects and consulting
via Begatto 1 | 40125 Bologna Italy | +39 051232125
studio2@rigolli.com

Coordinamento generale e progettazione

Dott.Agr. Riccardo Rigolli
ODAF BO 784/A

Relazioni specialistiche

Dott.Ing. Franca Conti
tecnico competente in acustica
Ordine Ingegneri RA 964/A

Progetto definitivo impianto elettrico

Dott.Ing. Enrico Riccardi
SRC Ingegneria SRL
Ordine Ingegneri PC 1003

Progettazione architettonica

Collaborato

Arch. Francesco Precetti
Ordine Architetti BO 4724

Progetto definitivo mitigazioni

Dott.For.Claudia Maccaferri
ODAF BO 1047/A

Titolo tavola

TAVOLE DI PIANO
 AMBITO DI UNIONE SOVRACOMUNALE
 Disciplina del territorio extraurbano

Redatto

STUDIO RIGOL

ata

02/03/2026

Revisione

[illegible]

REV.N.00

INQUADRAMENTO - SCALA 1:20.000

