



PROSPETTO SEZIONATO
scala 1:50

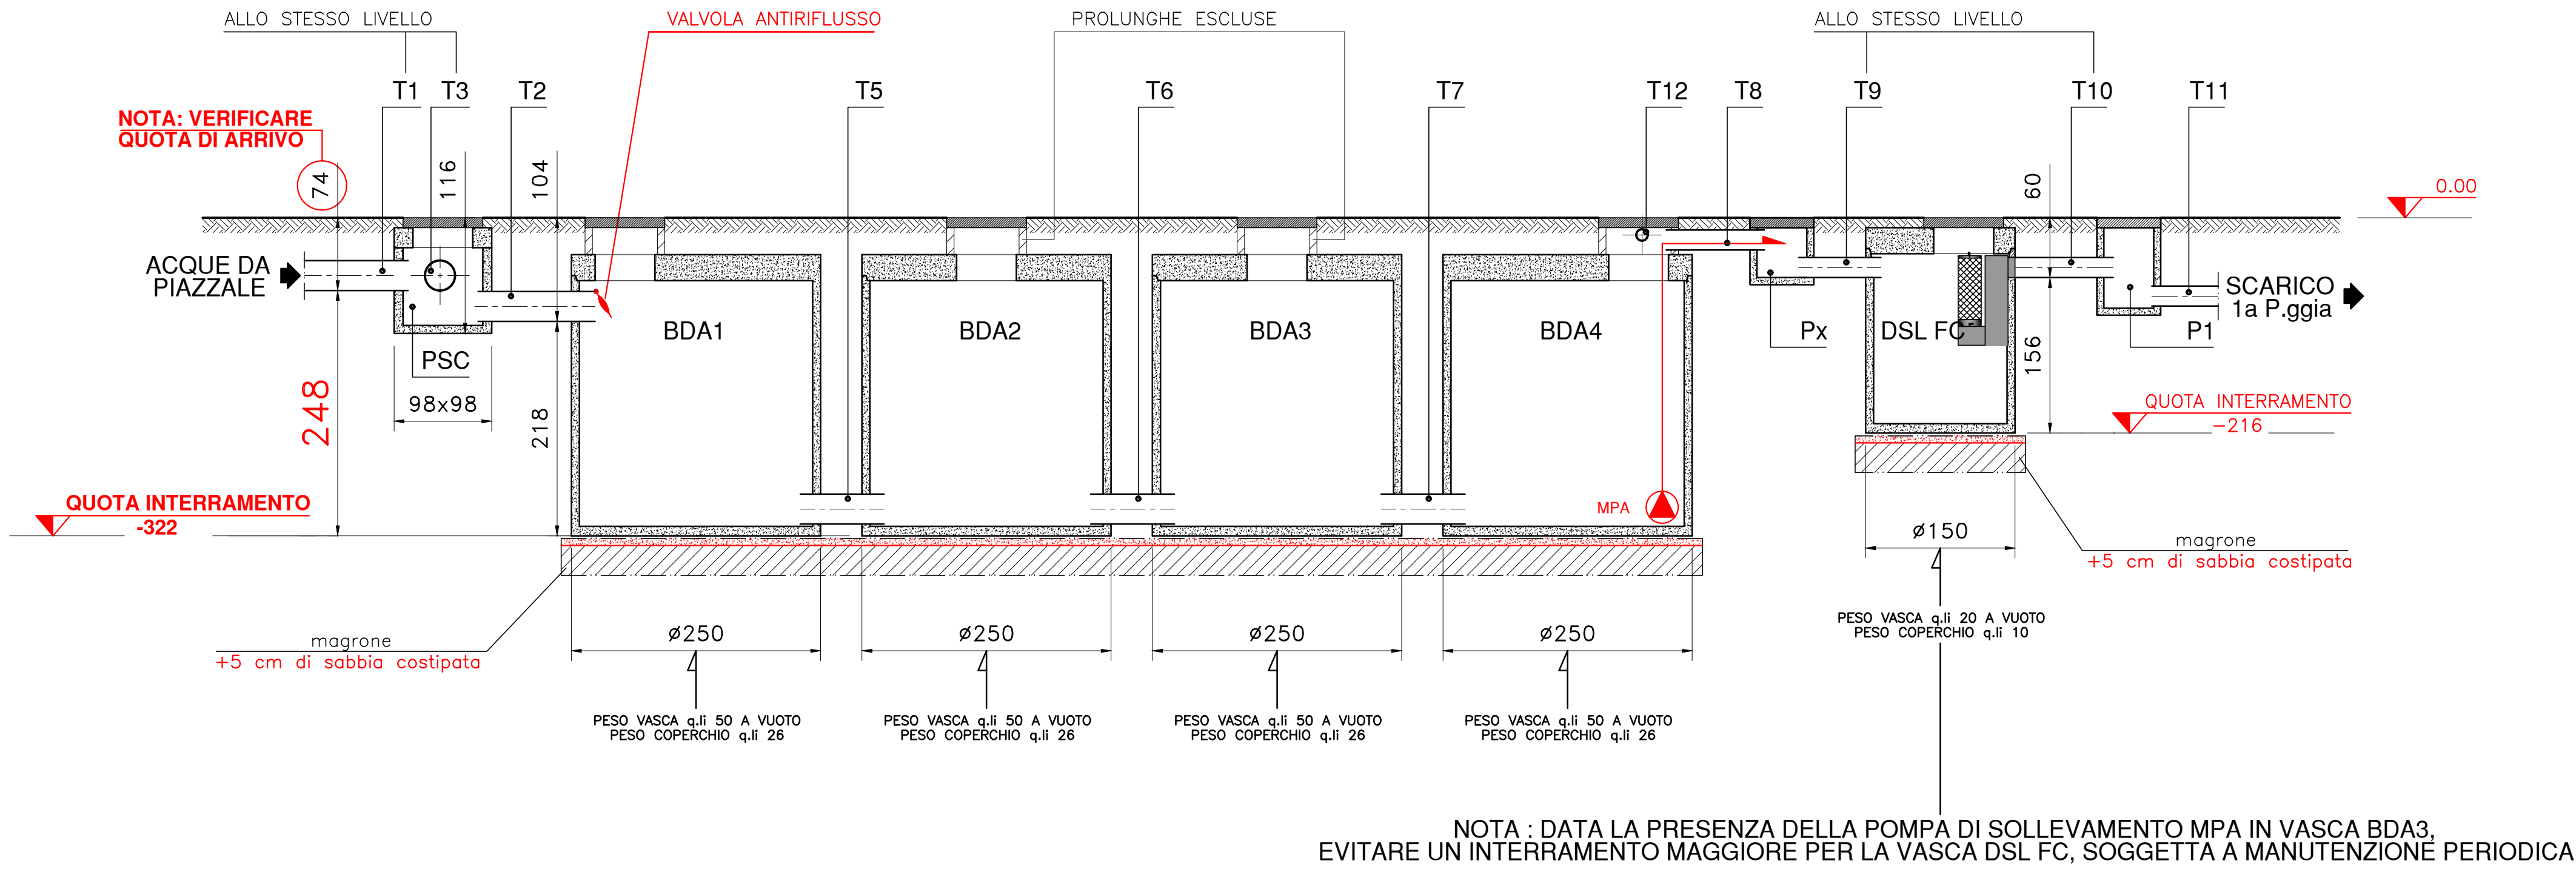


NOTA IMPORTANTE :
NEL CASO IN CUI LA QUOTA DI INTERRAMENTO DELLE VASCHE RISULTASSE MAGGIORE A QUANTO SOPRA INDICATO, LE PROLUNGHE SU TUTTE LE ISPEZIONI DEVONO AVERE UNA SEZIONE MINIMA PARI A 100x100 cm, TUTTA ISPEZIONABILE, DECENTRATA RISPETTO AL PASSO D' UOMO DELLA SOLETTA VASCA.

DISPOSIZIONE PLANIMETRICA
scala 1:50

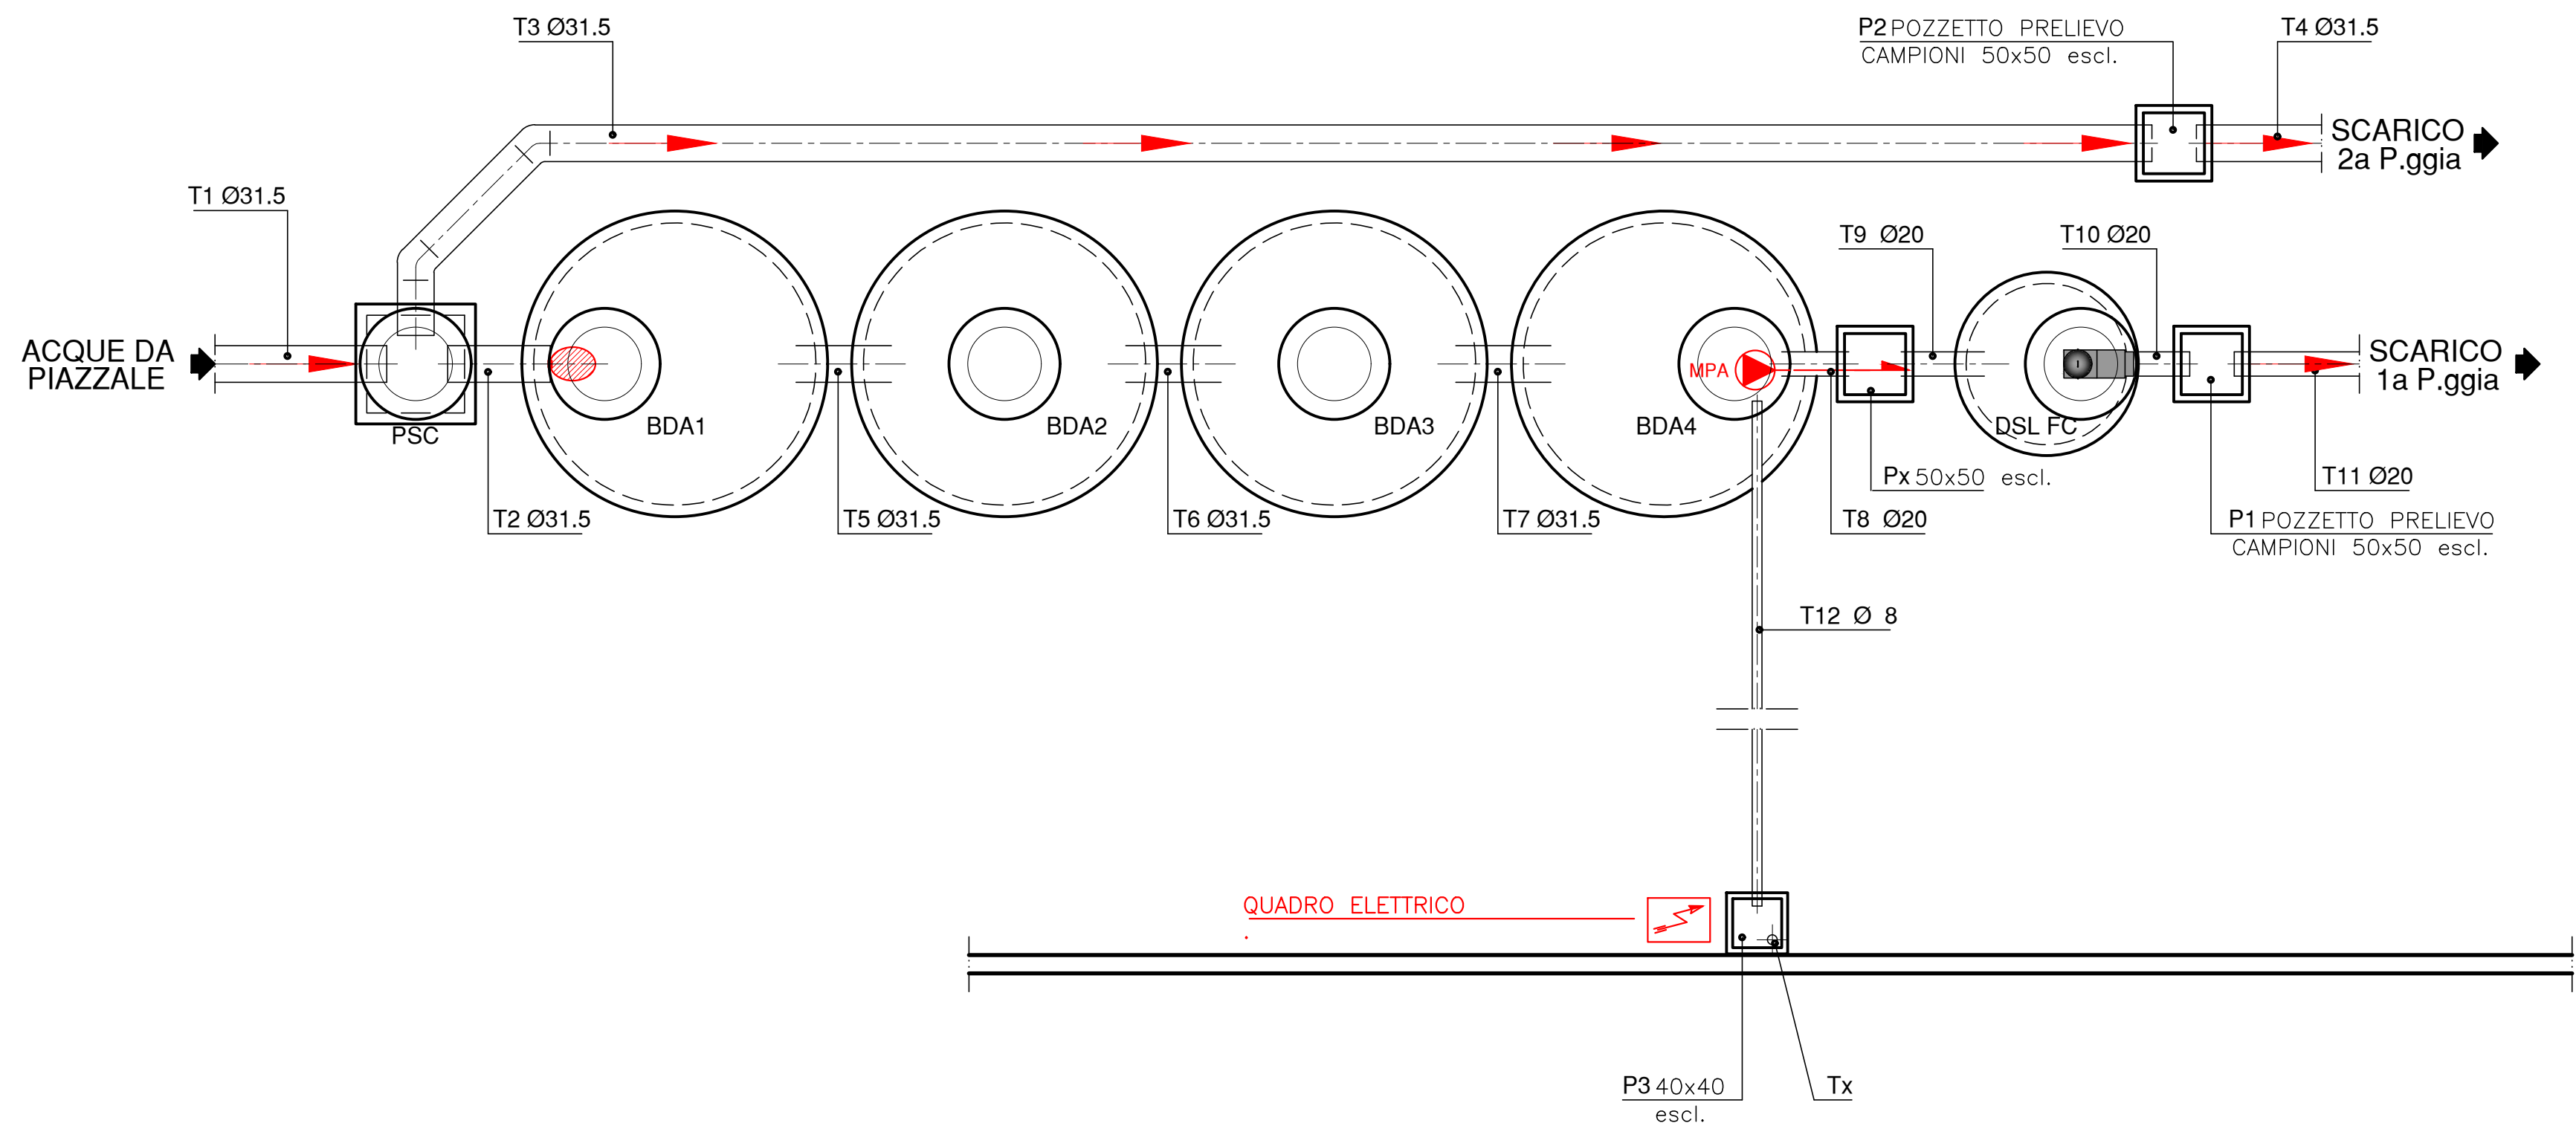

LEGENDA : PRIMA DI INIZIARE I LAVORI SI CONSIGLIA DI PRENDERE ATTENTA VISIONE DELLE NOTE RIPORTATE NELLA PRESENTE LEGENDA.

- PSC : POZZETTO SCOLMATORE DIM. 98x98 cm. H=116 cm
- BDA1 : BACINO DI ACCUMULO Ø 250 cm H= 322 cm.
- BDA2 : BACINO DI ACCUMULO Ø 250 cm H= 322 cm.
- BDA3 : BACINO DI ACCUMULO Ø 250 cm H= 322 cm.
- BDA4 : BACINO DI ACCUMULO Ø 250 cm H= 322 cm.
- DSL FC : DISOLEATORE COALESCENTE Ø 150 cm H= 216 cm.
- QUOTE : ESPRESSE IN CENTIMETRI.
- TUBAZIONI DA T1 A T11 : IN PVC TIPO 302 (ARANCIONE, GROSSO SPESSORE) IN PENDENZA DELL'1% OVE INDICATO DALLE FRECCIE.
- TUBAZIONE Tx : TUBO CORRUGATO Ø 6 cm PER PASSAGGIO CAVI DI ALIMENTAZIONE ELETTRICA 220 V MONOFASE+TERRA. POTENZA INSTALLATA 1 kW. NOTA : L' ALLACCIAMENTO DELLE UTENZE AL QUADRO A BORDO MACCHINA E' A CARICO DEL CLIENTE. Nota: prevedere linea di alimentazione elettrica impianto secondo normativa CEI 64/8, con interruttore magneto-termico provvisto di differenziale installato a monte del quadro di comando in fornitura.
- TUBAZIONE T12 : TUBO CORRUGATO Ø 8 cm PER PASSAGGIO CAVI
- CORREDARE I POZZETTI CON CHIUSINI FACOLTATIVAMENTE CARRABILI P3 escl.
- PRIMA DEL MONTAGGIO DELL'IMPIANTO, ESEGUIRE ACCURATA PULIZIA INTERNA DELLE VASCHE DA OGNI TIPO DI DETRITI.
- IMPORTANTE
- LA LINEA DI ALIMENTAZIONE ELETTRICA DELL' IMPIANTO DI DEPURAZIONE DEVE ESSERE INDIPENDENTE RISPETTO ALL' IMPIANTO ELETTRICO GENERALE, IN QUANTO IL FUNZIONAMENTO DEL DEPURATORE E' DISTRIBUITO SULLE 24 ORE/GIORNO E SU 7 GIORNI/SETTIMANA.
- LE GIUNZIONI FRA LE VASCHE E I POZZETTI, E TUTTE LE TUBAZIONI AD ESSE COLLEGATE, DEVONO ESSERE SIGILLATE A PERFETTA TENUTA IDRAULICA.

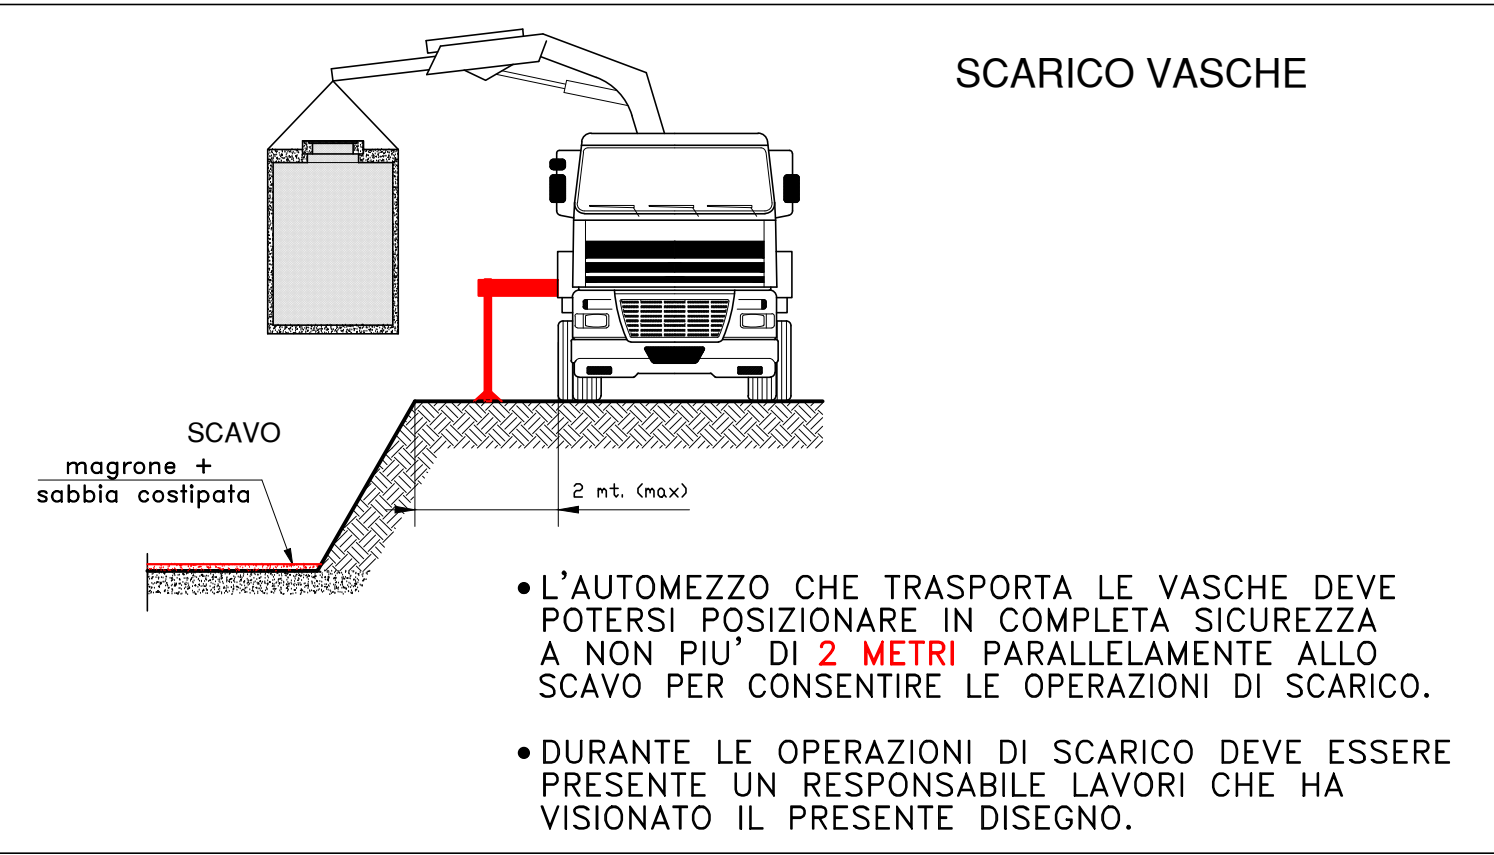

CLIENTE IMMOBIL SYSTEM S.R.L. - RIF. SEDE: SAN SECONDO PARMENSE	N° 31330B
PROGETTO PIAZZALE 6700 MQ - OPERE EDILI RIFERITE ALLA MESSA IN OPERA IMPIANTO DI TRATTAMENTO ACQUE DI PRIMA PIOGGIA	DATA 30/06/25 SCALA 1:50 SI COMPLETA CON:
Depur Padana Acque S.r.l. Via Maestri del Lavoro, 3 Z.I. Interporto - 45100 Rovigo (Italy) Tel. +39.0425.472211 - Fax +39.0425.474608 Email: info@depurpadana.it web: http://www.depurpadana.com SISTEMA DI QUALITA' CERTIFICATO ISO 9001	PROCESSISTA .. DISEGNATO NC RESP. COMMERCIALE .. CAPOCOMMESSA .. VISTO DIREZIONE ..
A TERMINI DI LEGGE, CI RISERVAMO LA PROPRIETA' DI QUESTO DISEGNO CON DIVIETO DI RIPRODURLO E DI RENDERLO COMUNQUE NOTO A TERZI O A DITTE CONCORRENTI SENZA NOSTRA AUTORIZZAZIONE SCRITTA.	