



PARTICOLARE PALO FLANGIATO - SCALA 1:50

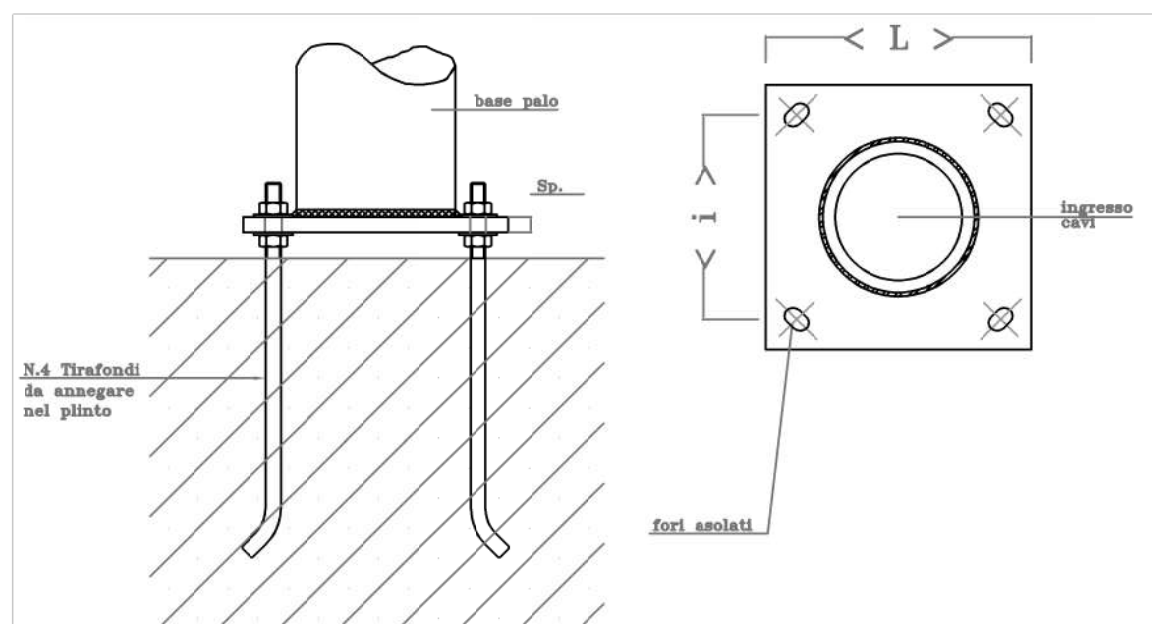

PARTICOLARE PIASTRA FLANGIATA

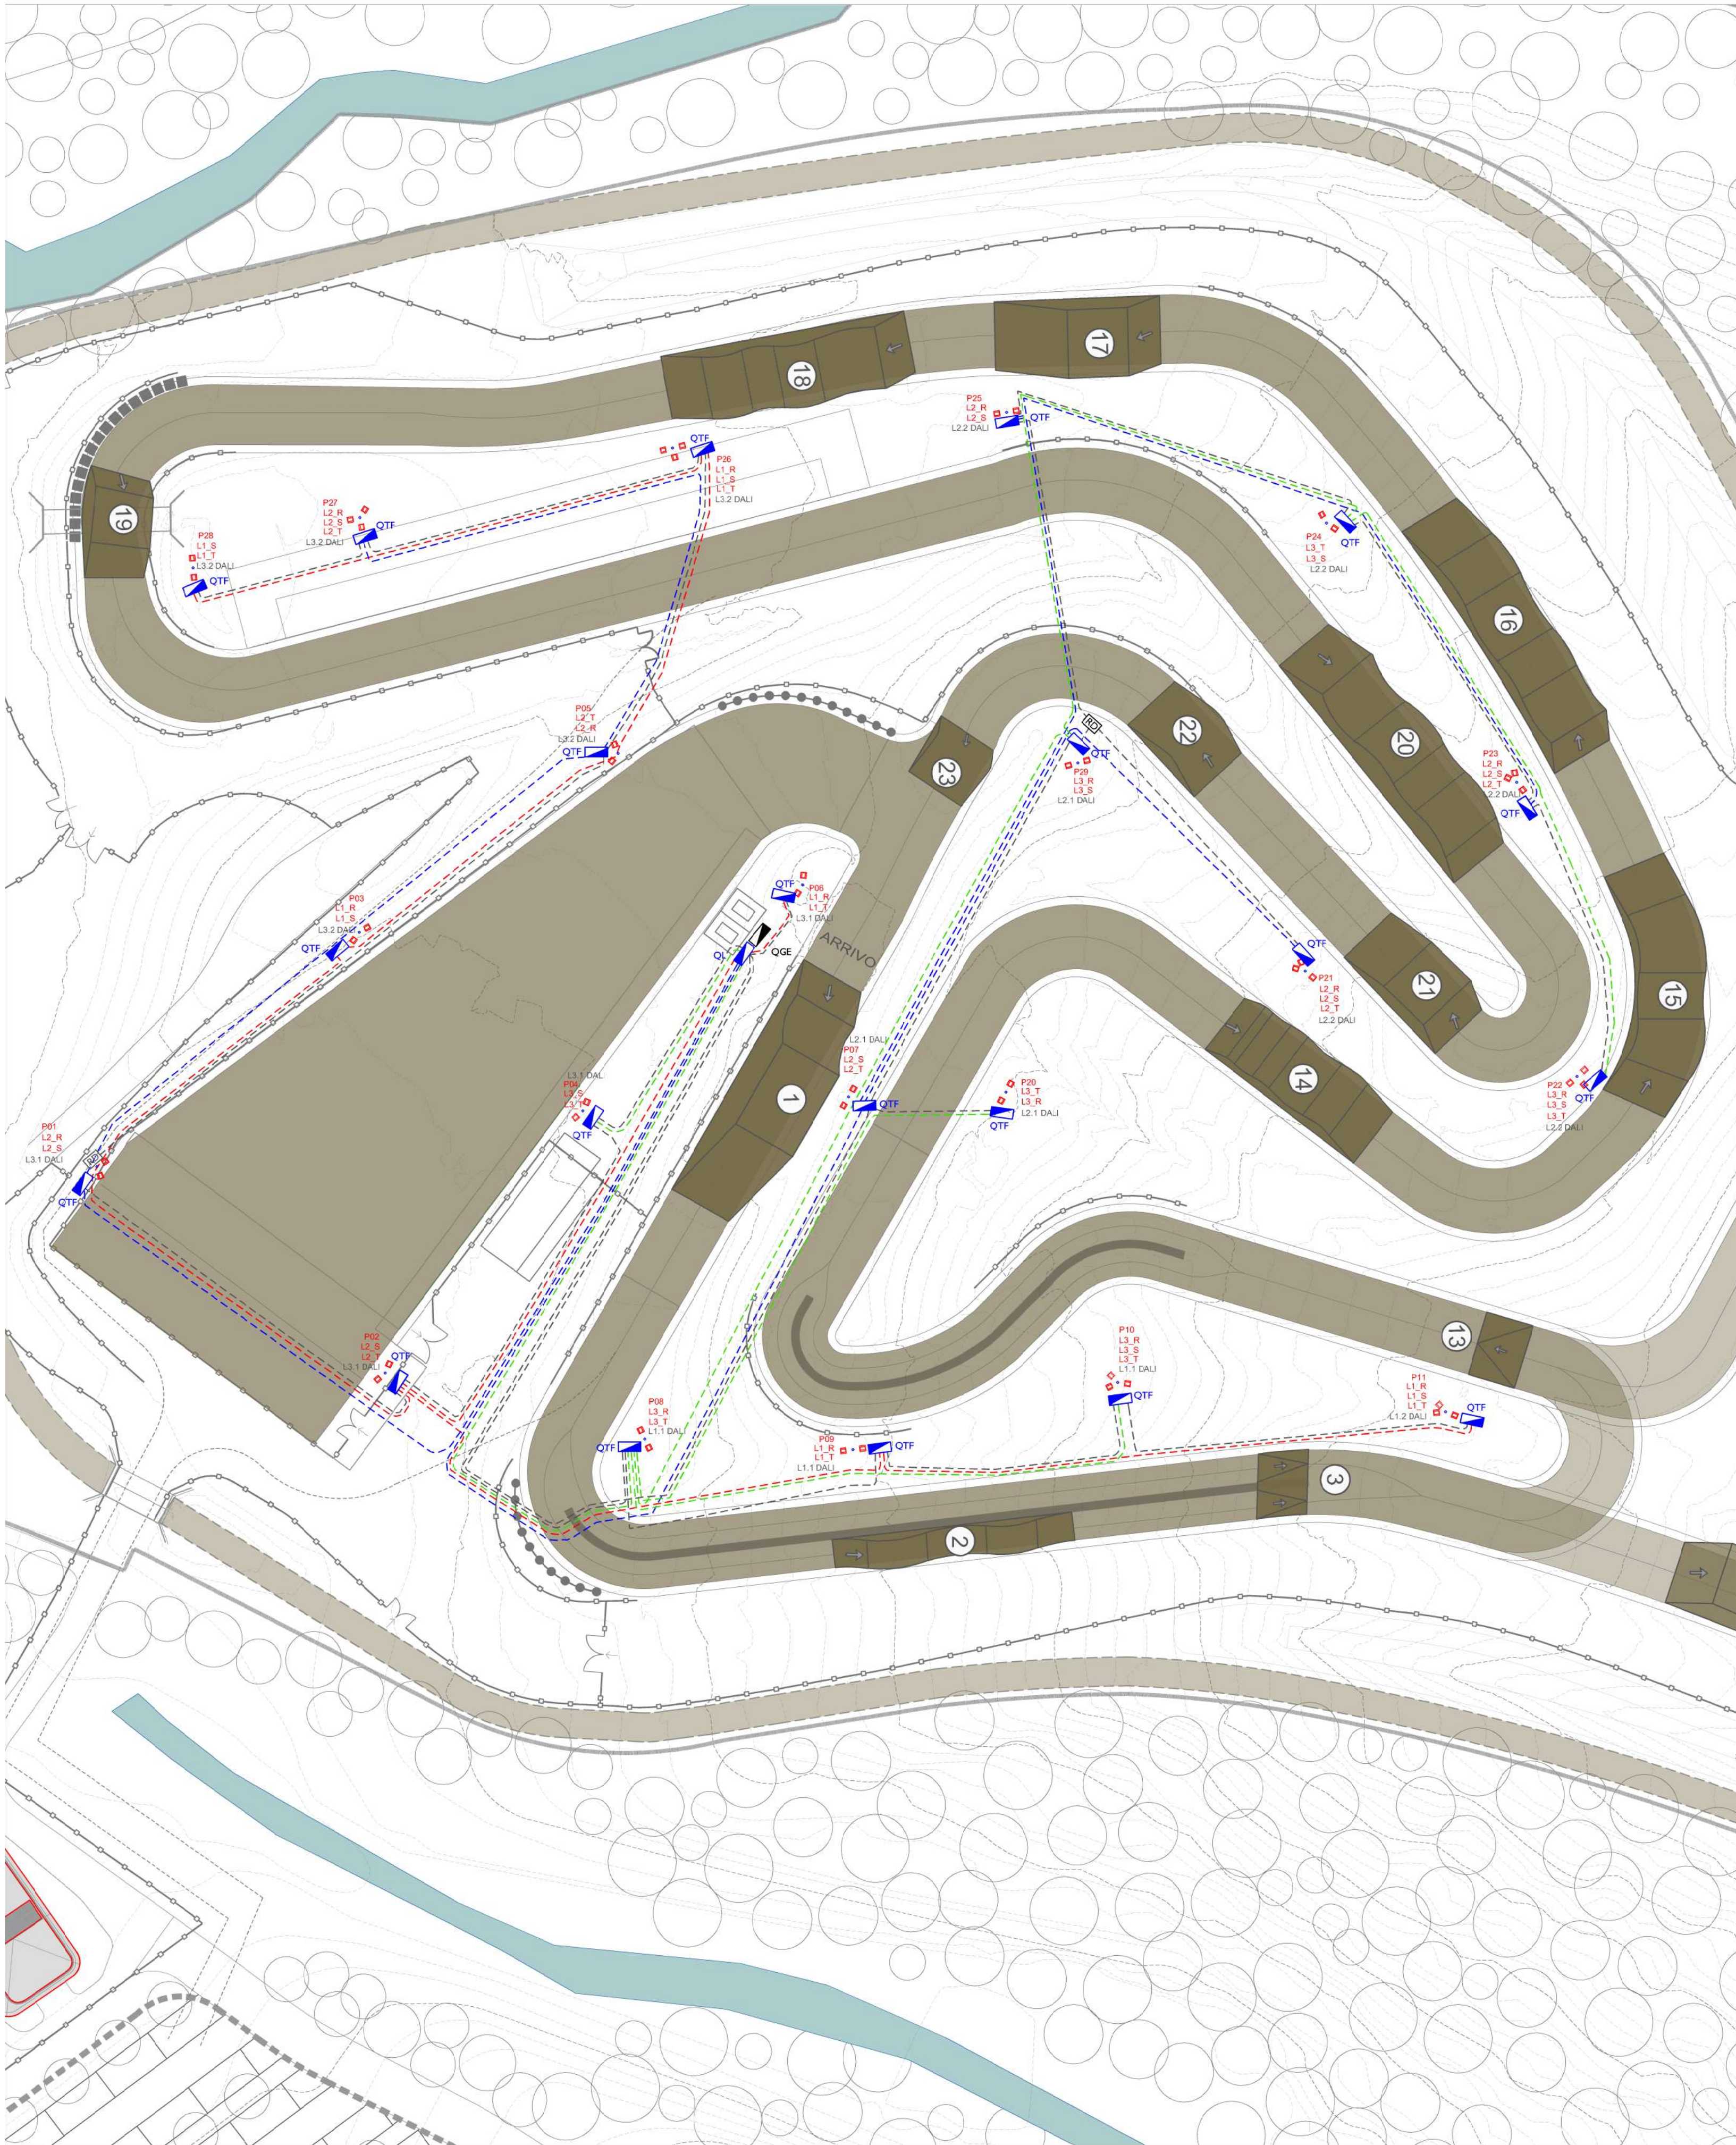

LEGENDA LUCI				
SIMBOLO	DESCRIZIONE	DATI	MARCA E MODELLO	FOTO
■	Proiettore LED installato su torre faro h=15m	4000K 117400lm 935W IP66 CRI>70	THORN CHAMPION o equivalente altra azienda per caratteristiche e prestazioni	
○	Palo di altezza fuori terra 15 metri con traversa portapparecchi			

LEGENDA IMPIANTO ELETTRICO	
	Quadro elettrico di distribuzione
	Presa CEE interbloccata 3x160A+N+T
---	Linee di alimentazione: linea 1
---	Linee di alimentazione: linea 2
---	Linee di alimentazione: linea 3
---	Linee di alimentazione: linea 4
---	Linee di alimentazione: linea 5
---	Linee di alimentazione: linea 6
---	Cavo (3x2.5mmq+N2.5) linea DALI + alimentazione ripetitore di linea
	Ripetitore inea DALI

COMUNE DI FAENZA  
PROVINCIA DI RAVENNA

CAMPO CROSS MONTE CORALLI  
IMPIANTO ILLUMINAZIONE PISTA  
DA ALLENAMENTO  
VIA TEBANO, 1, 48018 FAENZA RA

Committente: RPM srl

Oggetto: PROGETTO ESECUTIVO DI IMPIANTO ELETTRICO  
AI SENSI DEL D.M. 37/08

Progettista: Rambelli per. ind. Giuliano

ELABORATO N. E2	PLANIMETRIA GENERALE OPERE ELETTRICHE			SCALA: 1:500
RIF. 22 671				F.PLOT: 1:50
FILE	REVISIONI	DATA	REALIZZATO	CONTROLLATO
I 22 671 01 epla_v00	prima emissione	NOVEMBRE 2023	MB	MM



V.le Marconi 30/3  
48018 Faenza (RA)  
Tel. 0546/668163 - Fax 0546/686301  
e-mail: energia@energia.ra.it  
www.energia.ra.it