
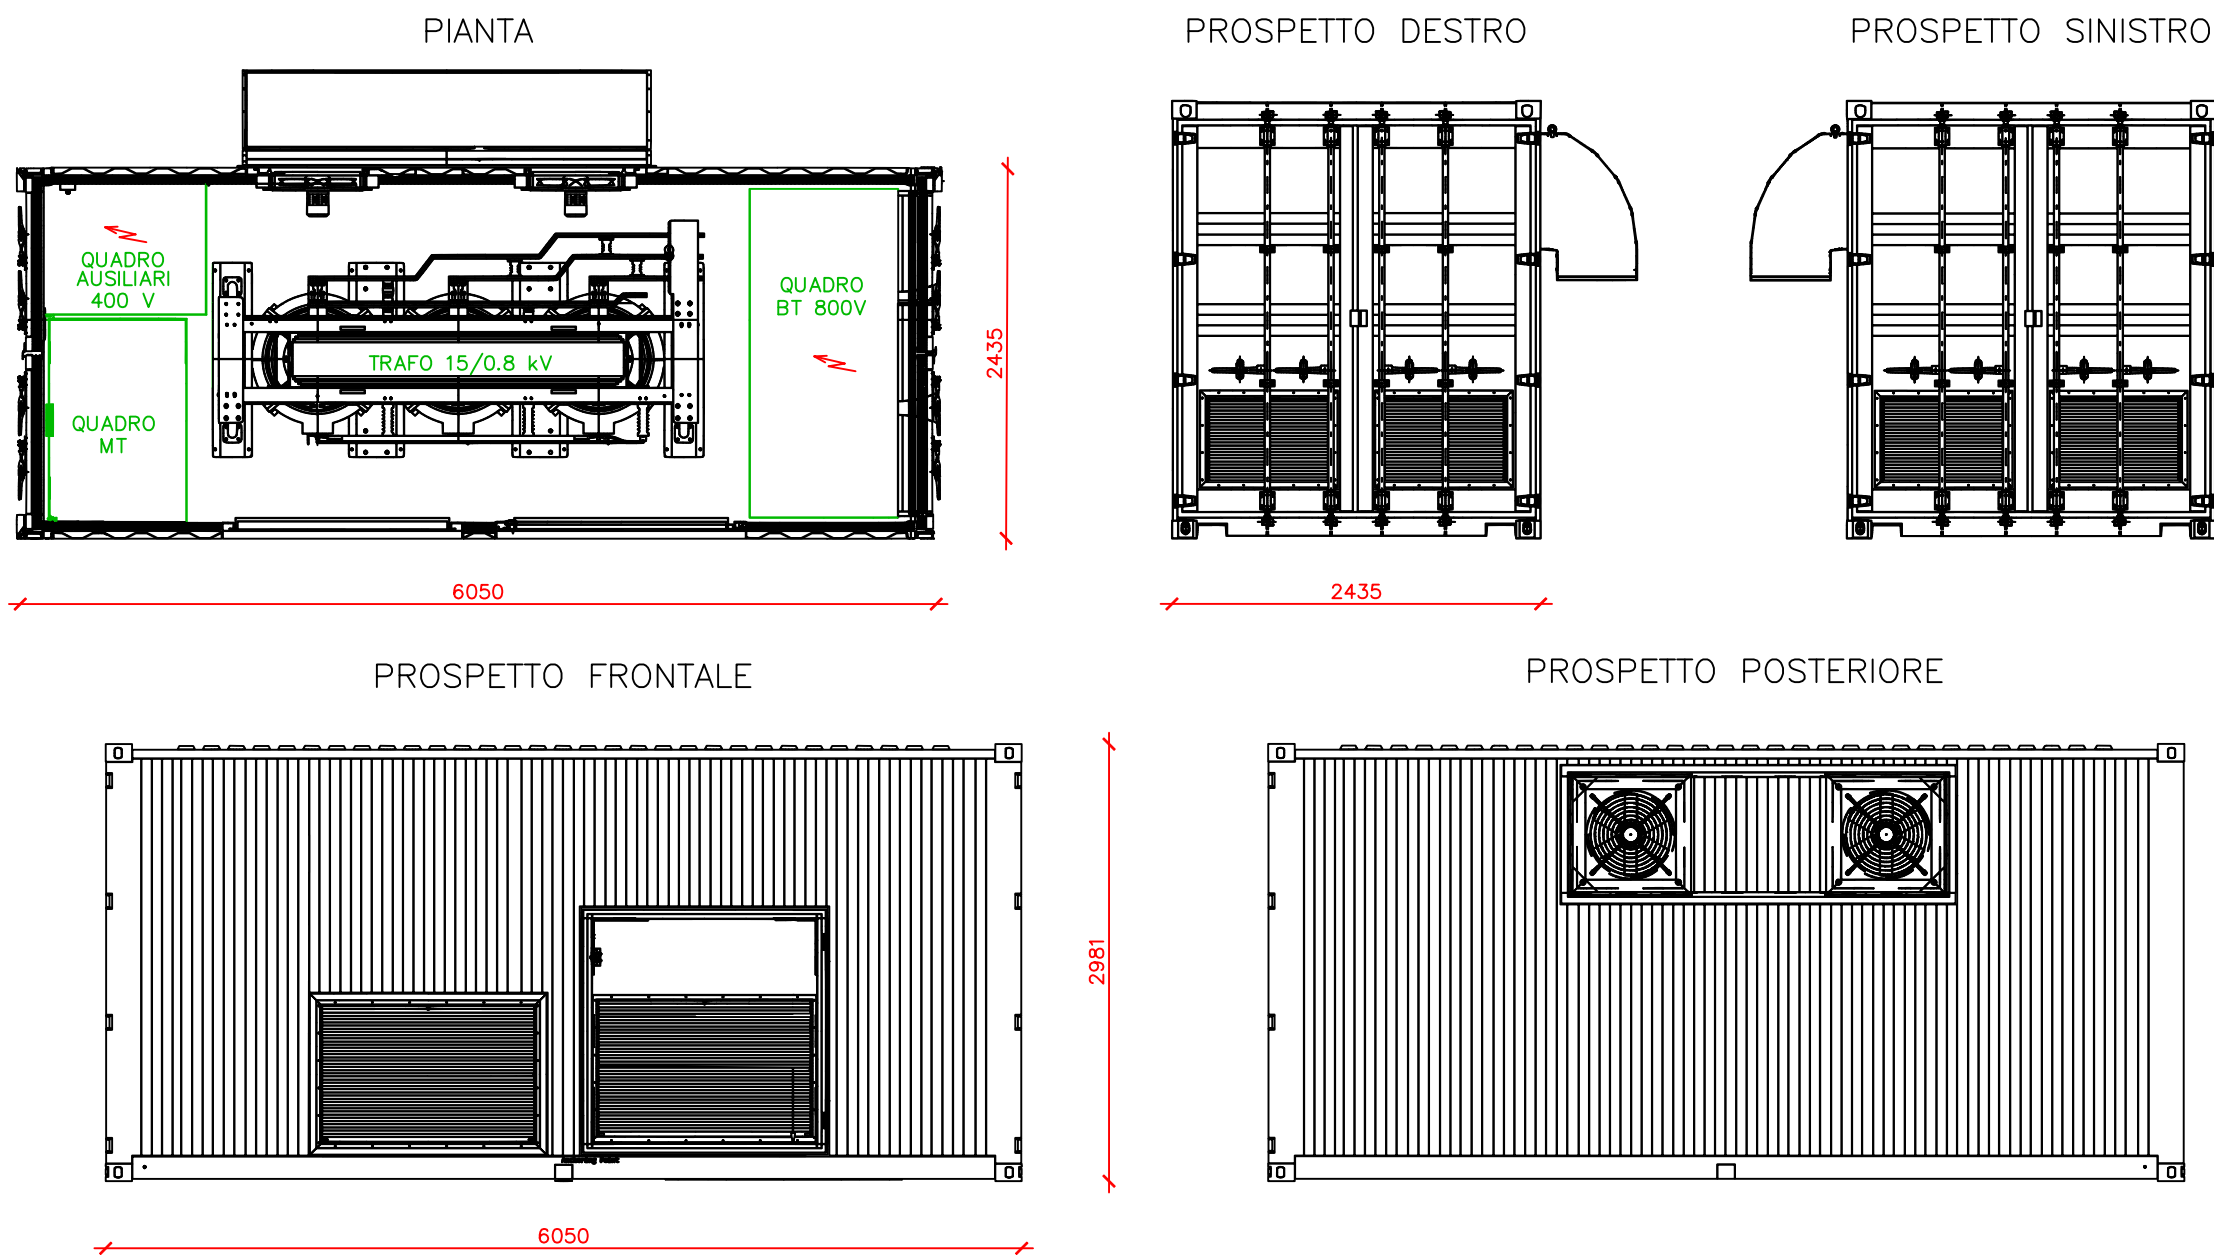
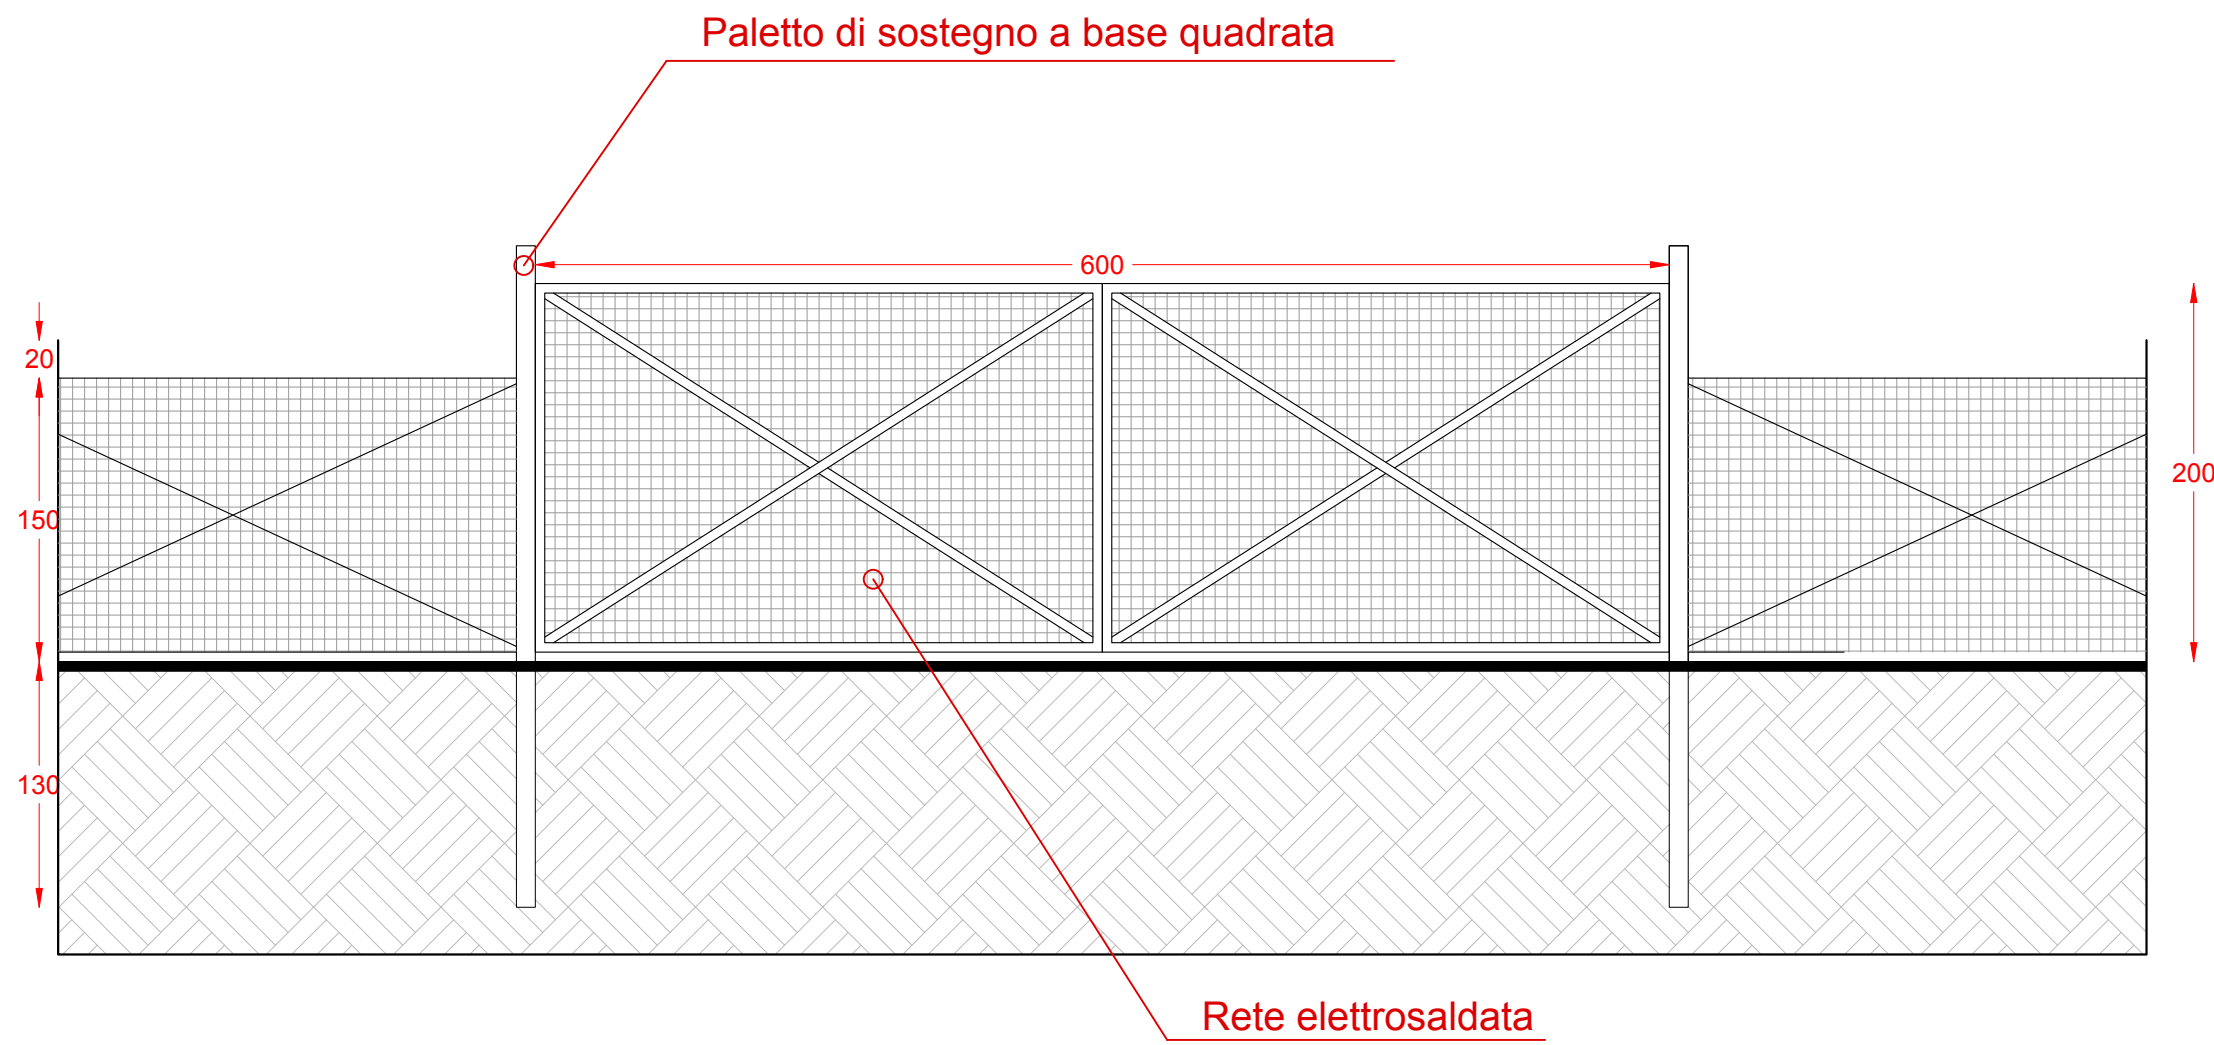


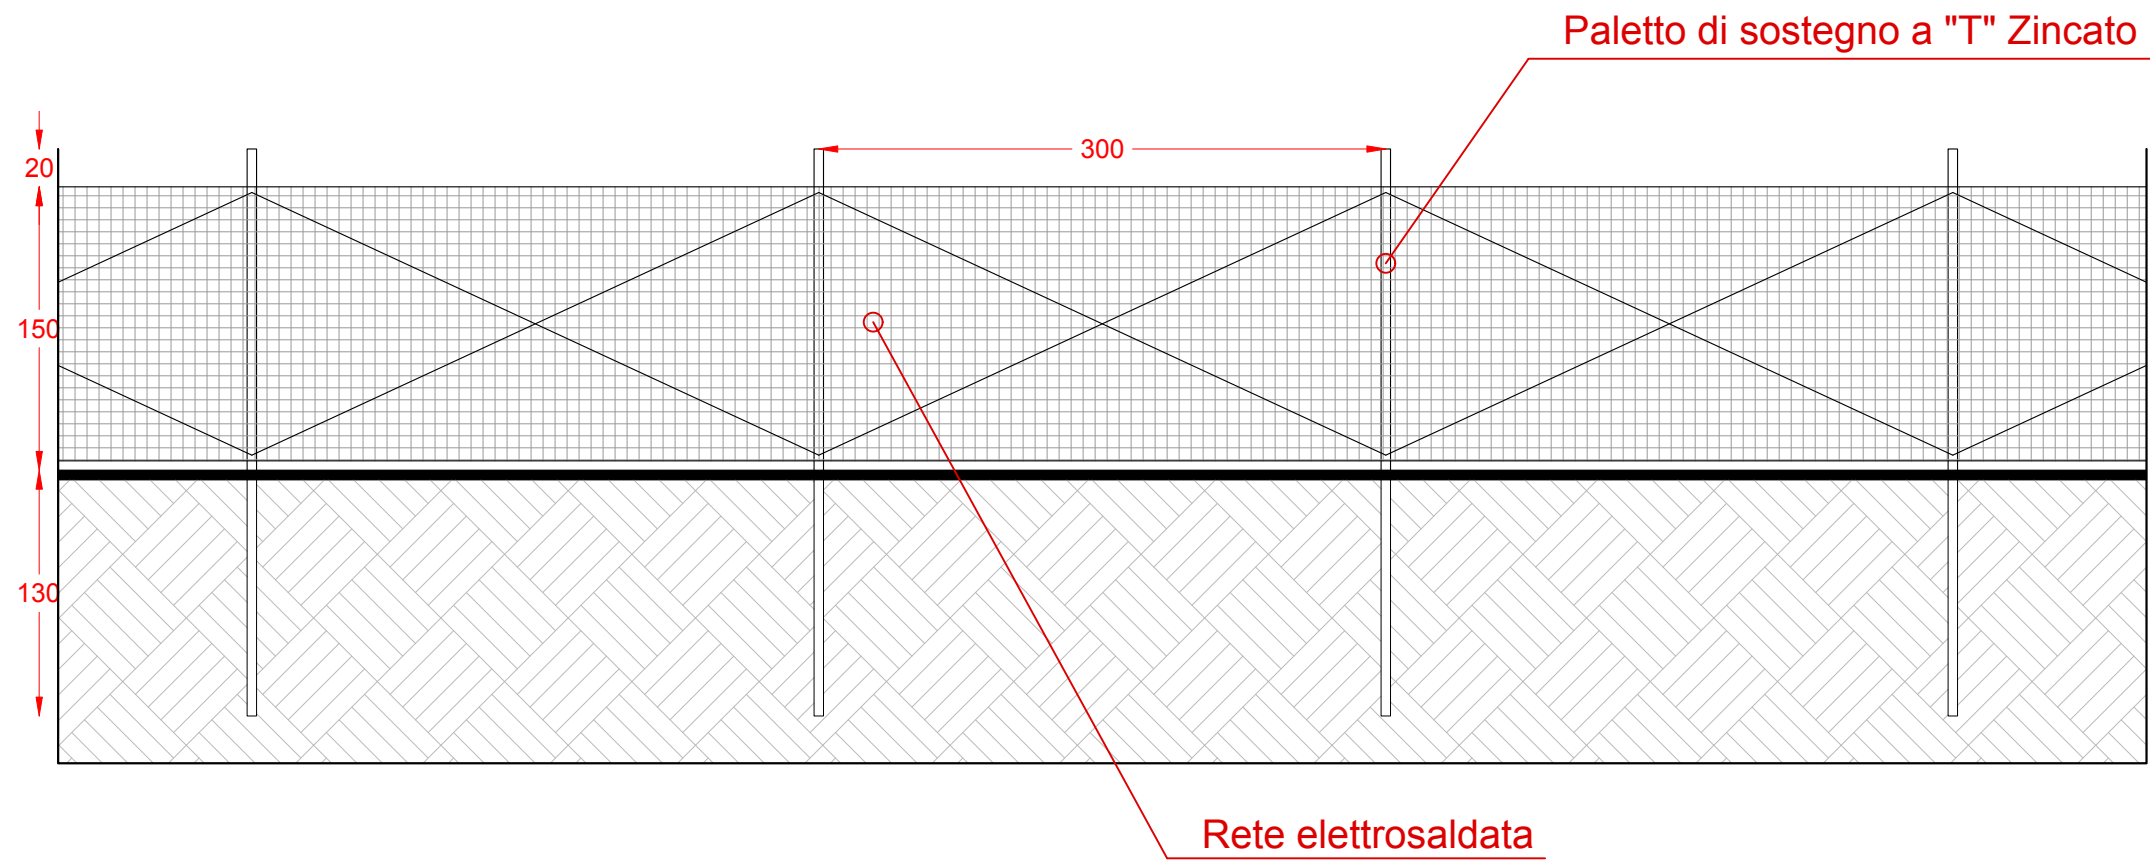

P.A.U.R.

ai sensi dell'art. 23 e 27 bis del DLgs 152/2006 e dell'art. 20 LR 4/2018

COMUNE DI SAN PIETRO IN CASALE
PROGETTO IMPIANTO AGRIVOLTAICO
IN LOCALITA' RUBIZZANO

Foglio 73 mappali 9,10,25,26,27,28,245,247,249,251

AUTORIZZAZIONE UNICA AI SENSI DEL D.Lgs.190/2024
Impianto di Energia Elettrica Prodotta da Fonti Energetiche Rinnovabili a Solare Fotovoltaico

Committente:



JUWI ENERGIE RINNOVABILI S.r.l.
VIA GIOVANNI BATTISTA PIRELLI 30 - 20124 - MILANO (MI)
C.F. 02609410217
JUWIENERGIERINNOVABILISRL@LEGALMAIL.IT

a cura di:



Studio Rigolli
sustainable landscaping | projects and consulting
via Degato 11/40125 Bologna Italy | +39 051232125
studio@rigolli.com

Coordinamento generale e progettazione

Dott.Agr. Riccardo Rigolli
ODAF BO 784/A

Relazioni specialistiche

Dott.Ing. Franca Conti
tecnico competente in acustica
Ordine Ingegneri RA 954/A

Progetto definitivo impianto elettrico

Dott.Ing. Enrico Riccardi
SRC Ingegneria SRL
Ordine Ingegneri PC 1003/A

Progettazione architettonica

Collaboratori

Arch. Francesco Precetti
Ordine Architetti BO 4724

Geol. Matteo Simoni
Studio di scienze della terra
Ordine Geologi E-R 795

Dott.Ing. Sabrina Paone
Tecnico strutture preliminari
Ordine Ingegneri BO 6070/A

Progetto definitivo mitigazioni

Dott.For.Claudia Maccaferri
ODAF BO 1047/A

Titolo tavola

TAVOLE DI PROGETTO

I.P.R.I.P.I.

Elaborati grafici IPRIPI, riferimento L1

Codice					Redatto	
IP.01.01.pdf					STUDIO RIGOLLI	
Data	Scala	Revisione	N. tavola			
24/07/2026	1:50	REV.N.00	IP	01	01	

INQUADRAMENTO - SCALA 1:20.000

