


Lotto C - scala 1:4.000




Lotti B - scala 1:4.000

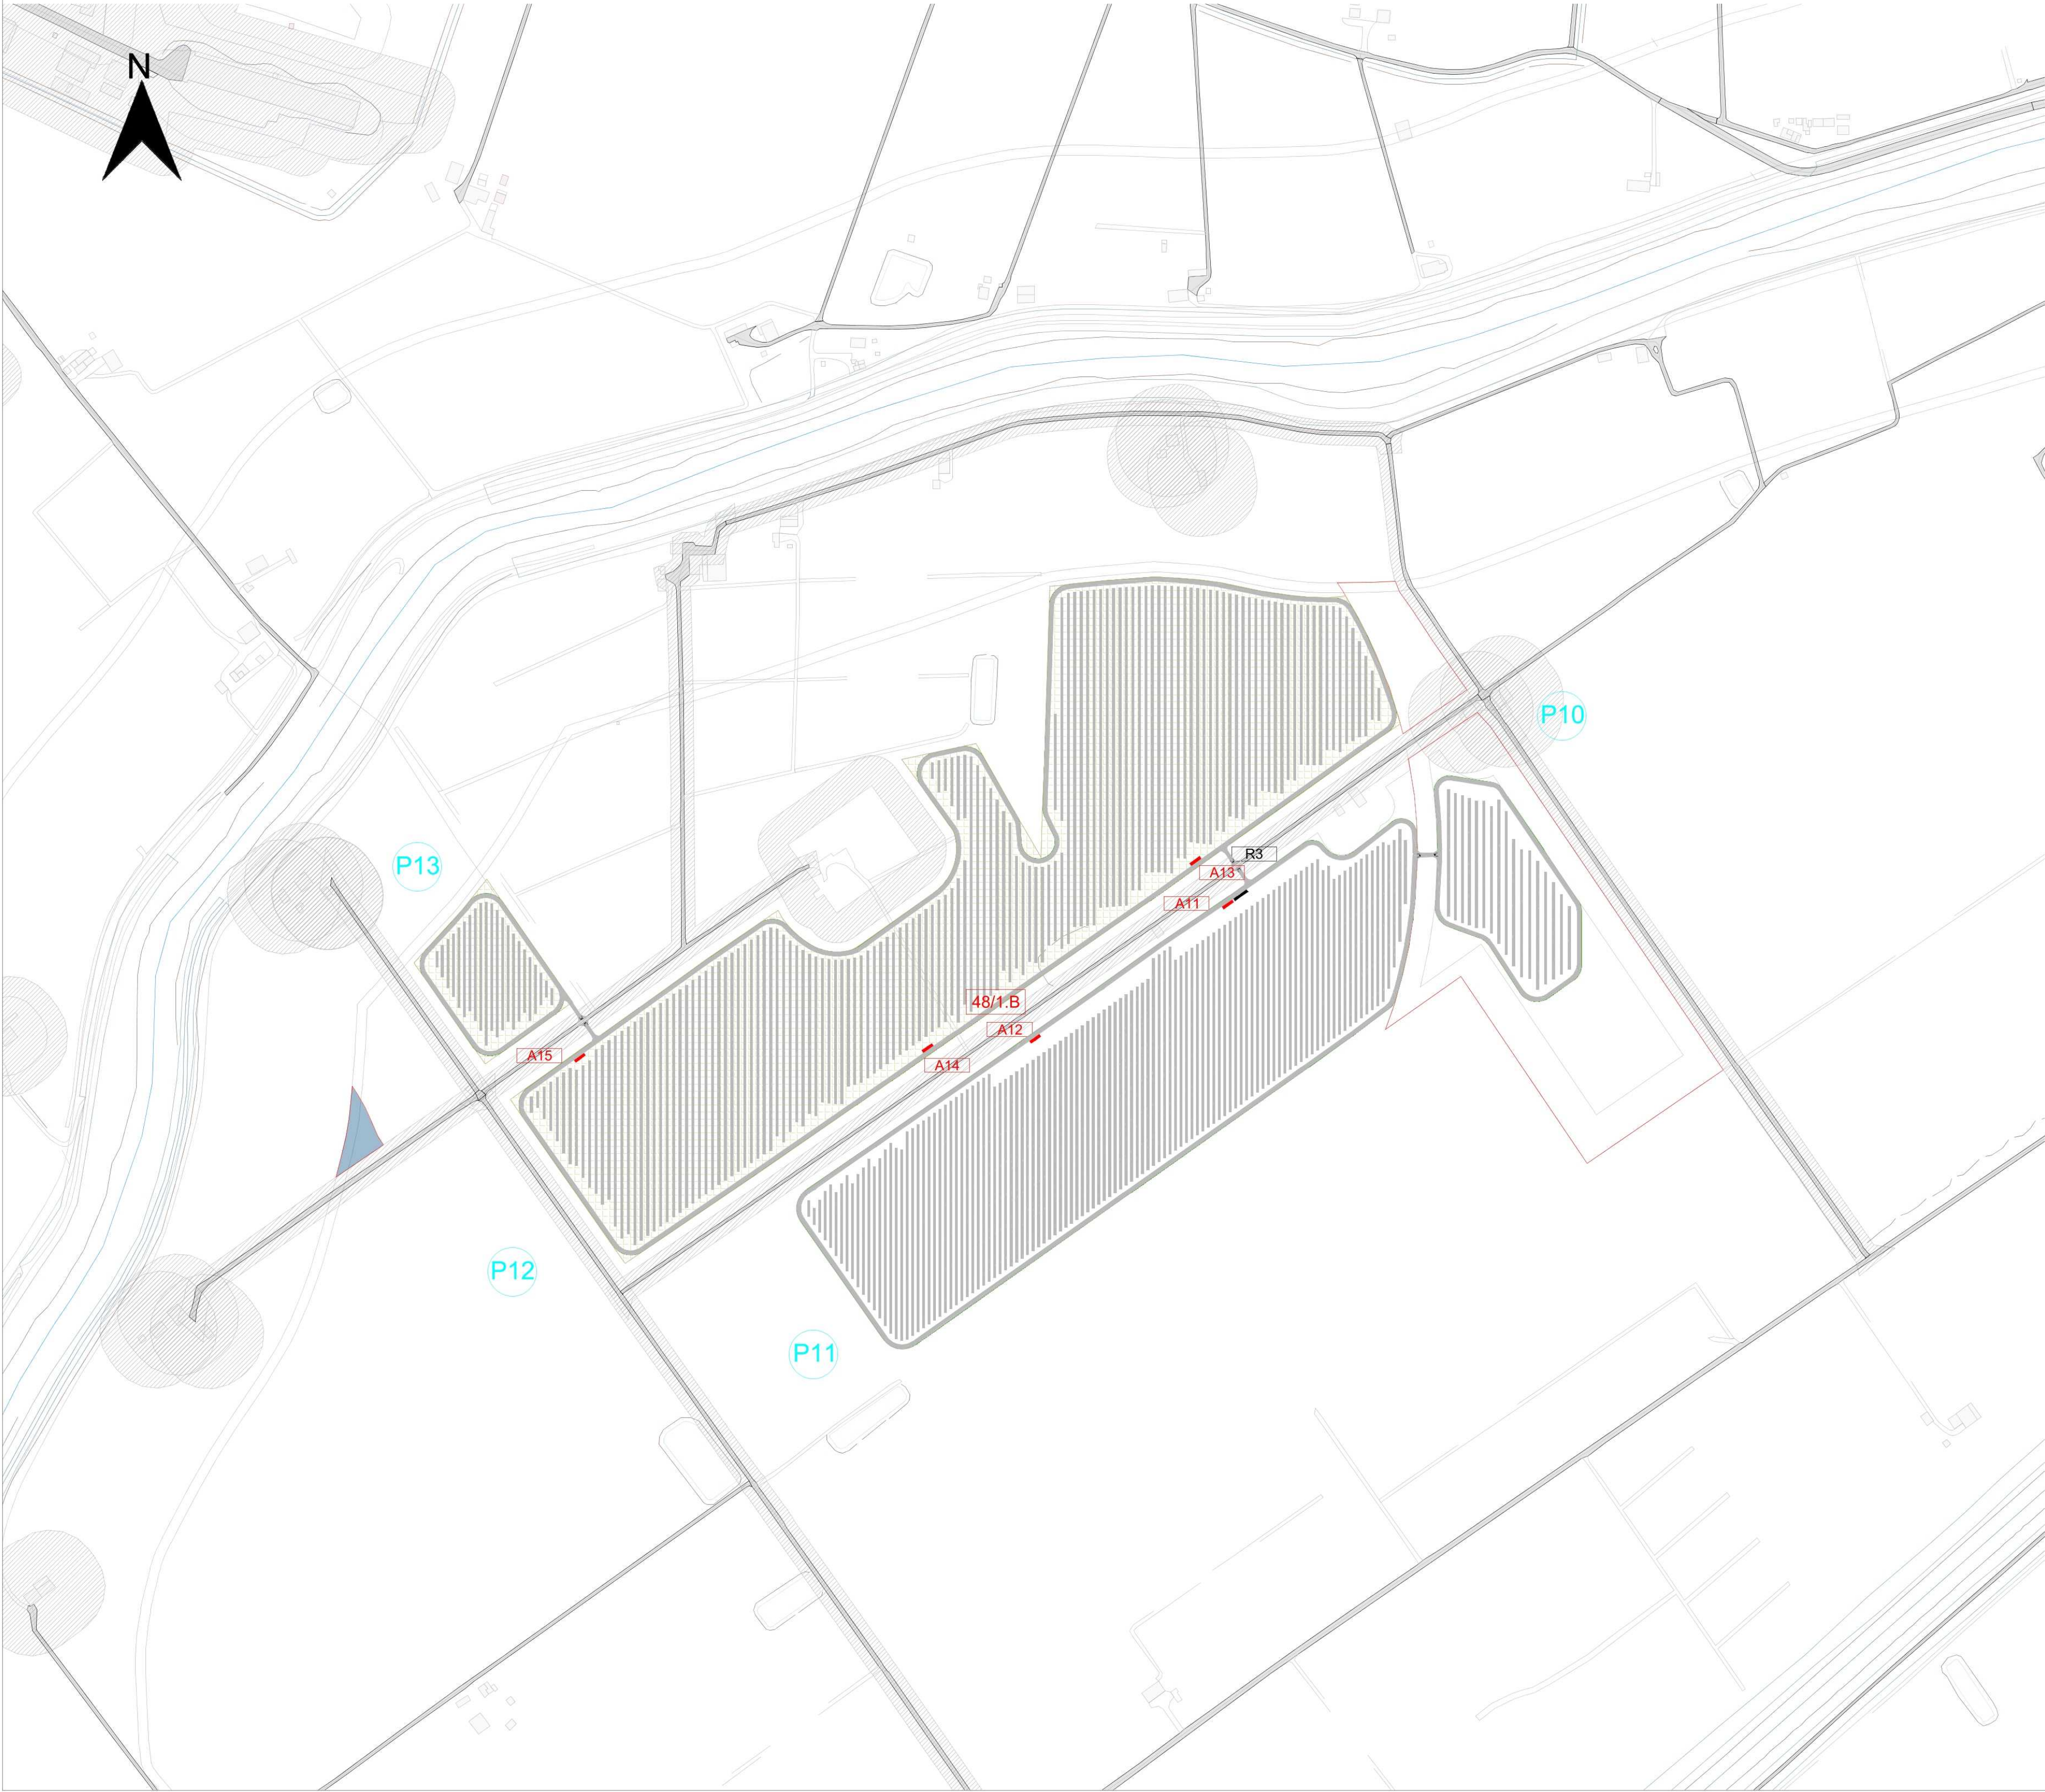

Lotti A - scala 1:4.000




Cabina di Raccolta - Scala 1:100

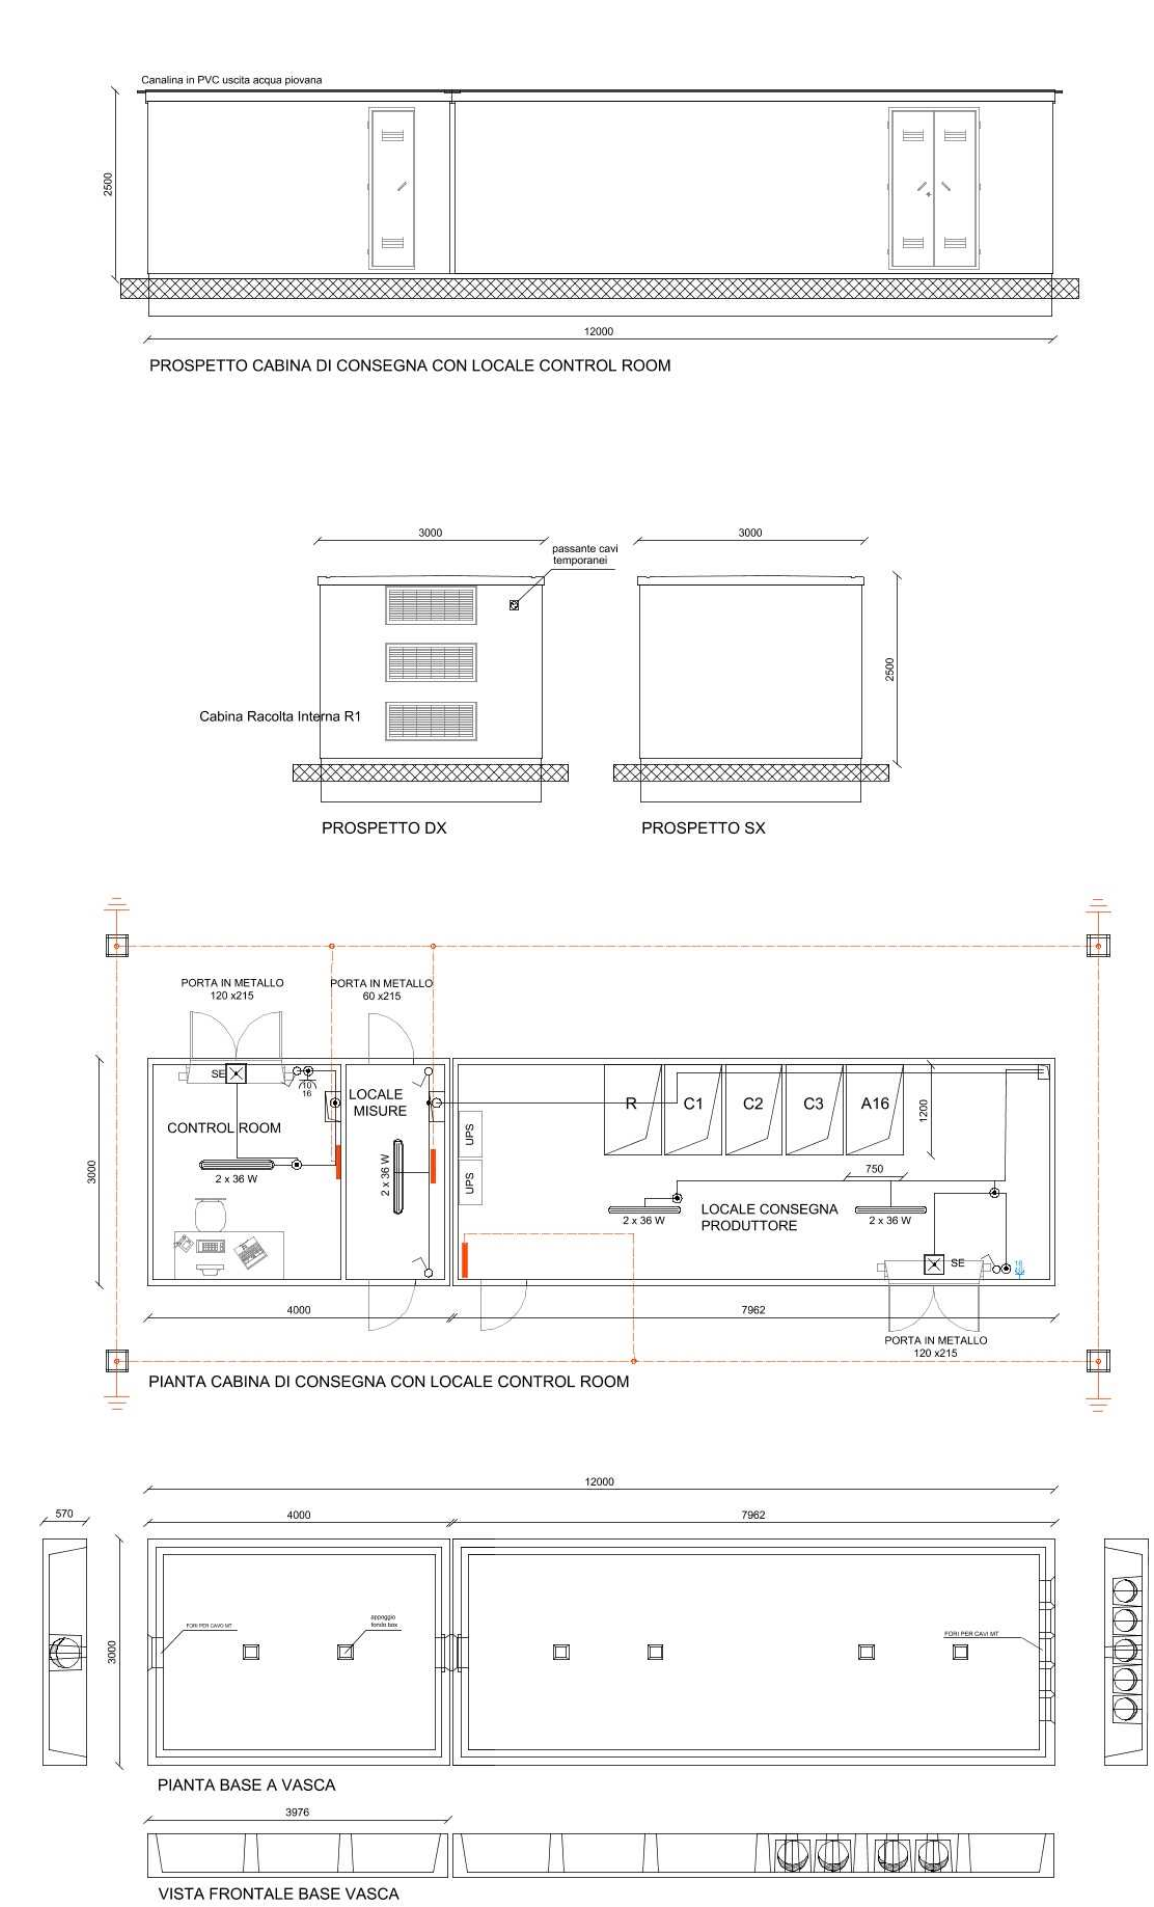


Cabina di trasformazione MT/BT - Scala 1:100


N.B.: Le cabine di trasformazione MT/BT sono costituite da un solo TRAFÒ

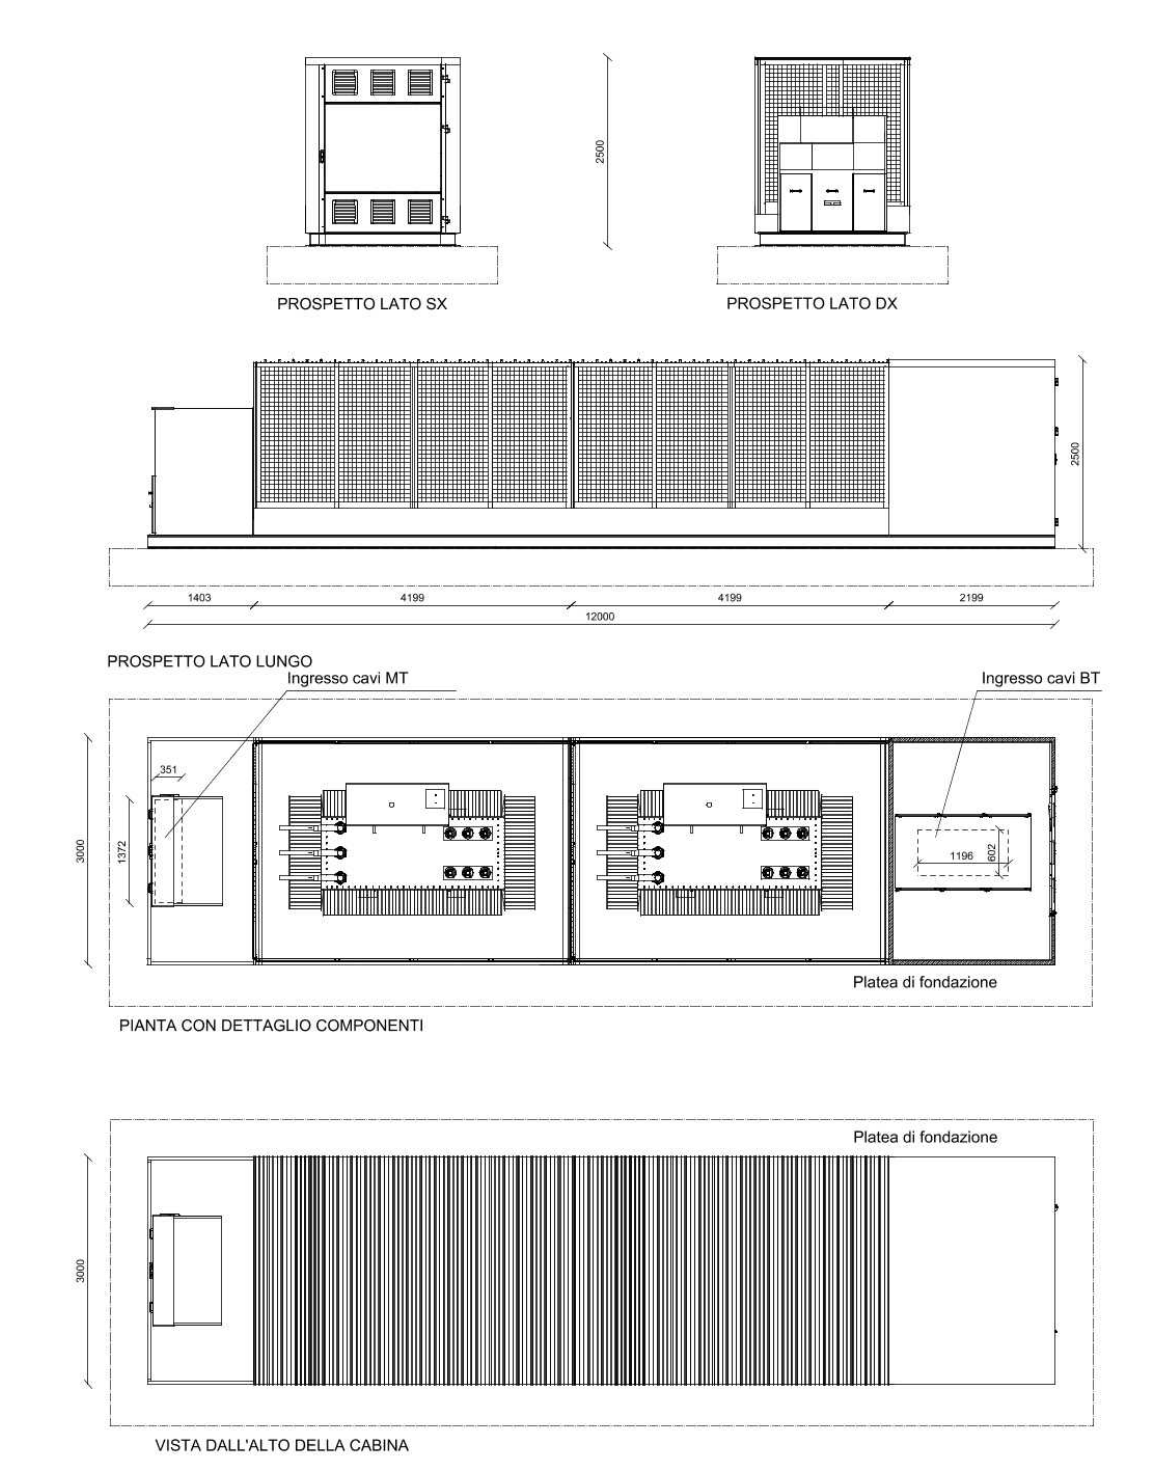

Cabina di Raccolta R2 - Scala 1:100

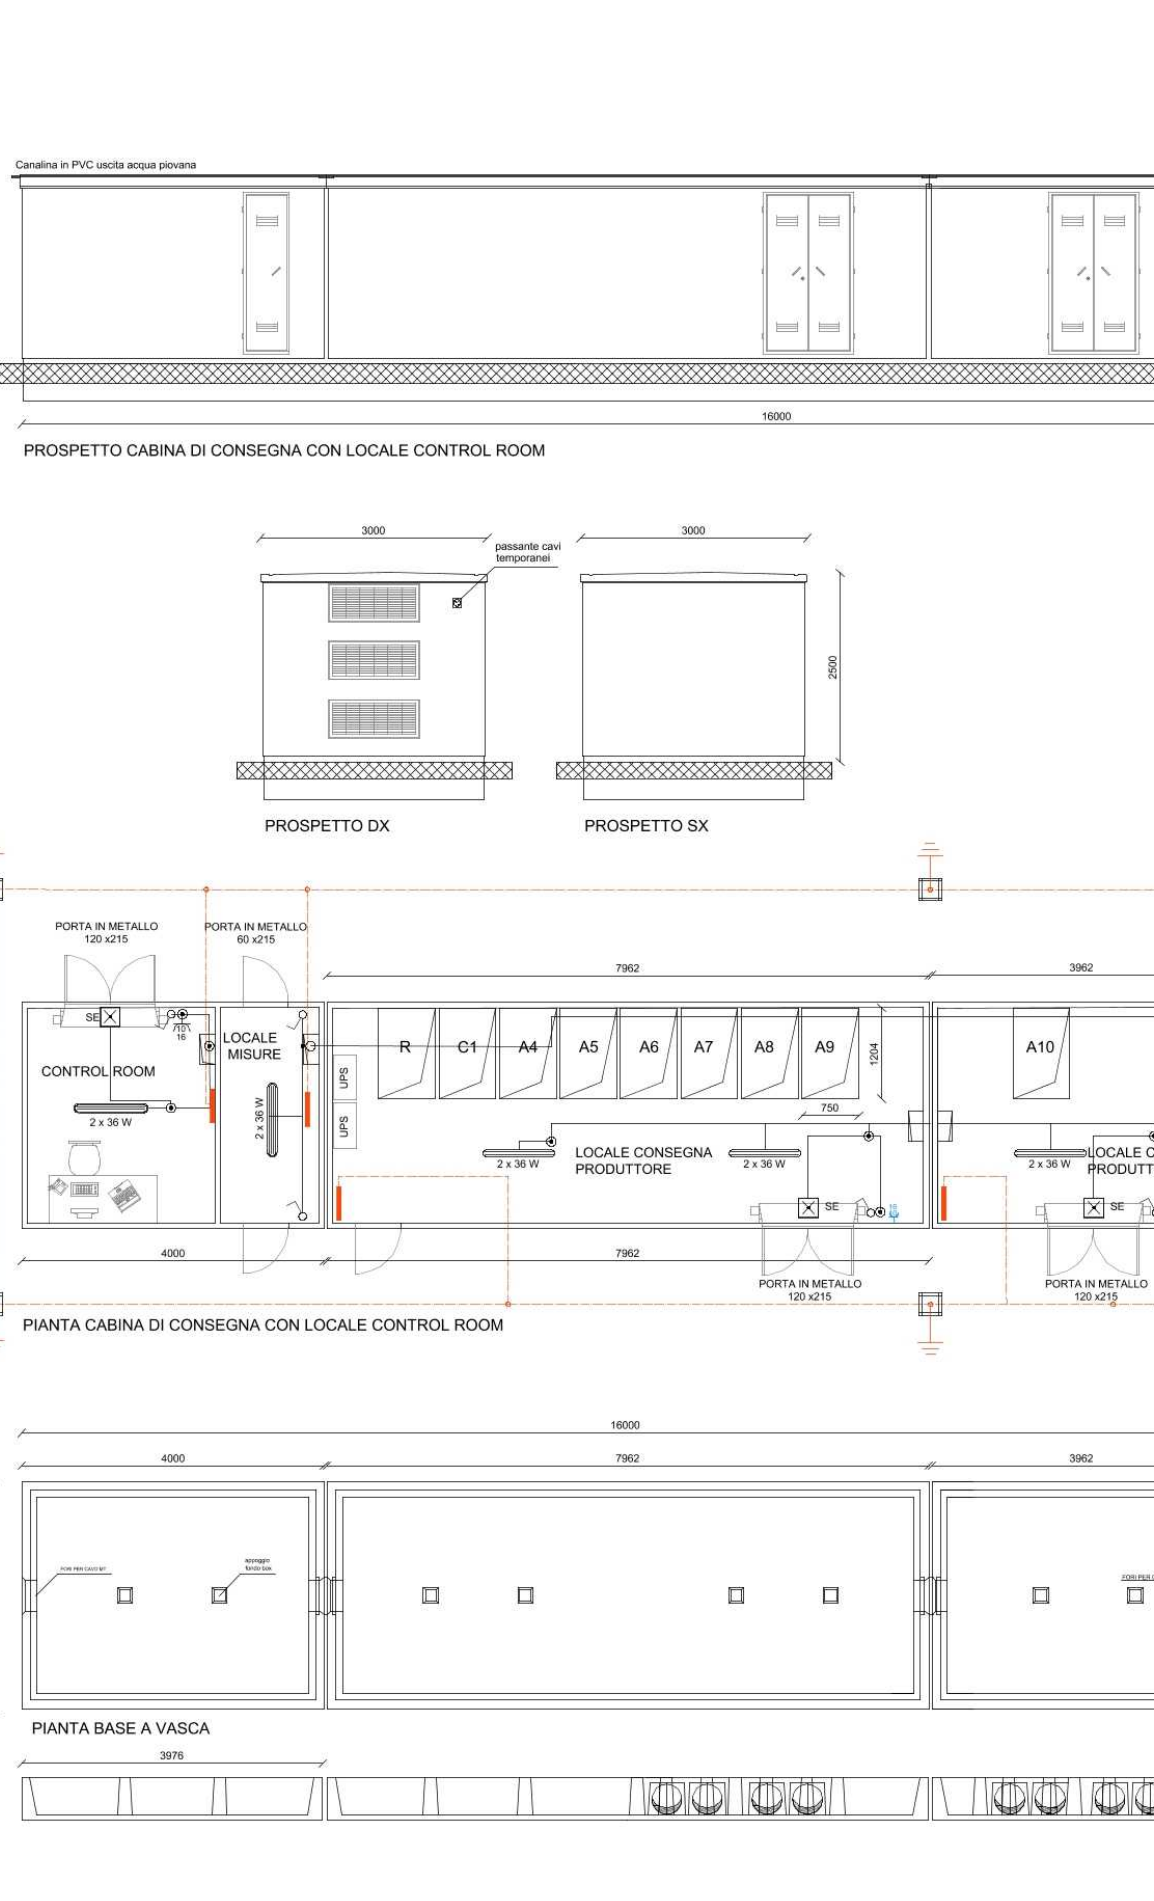

Keymap

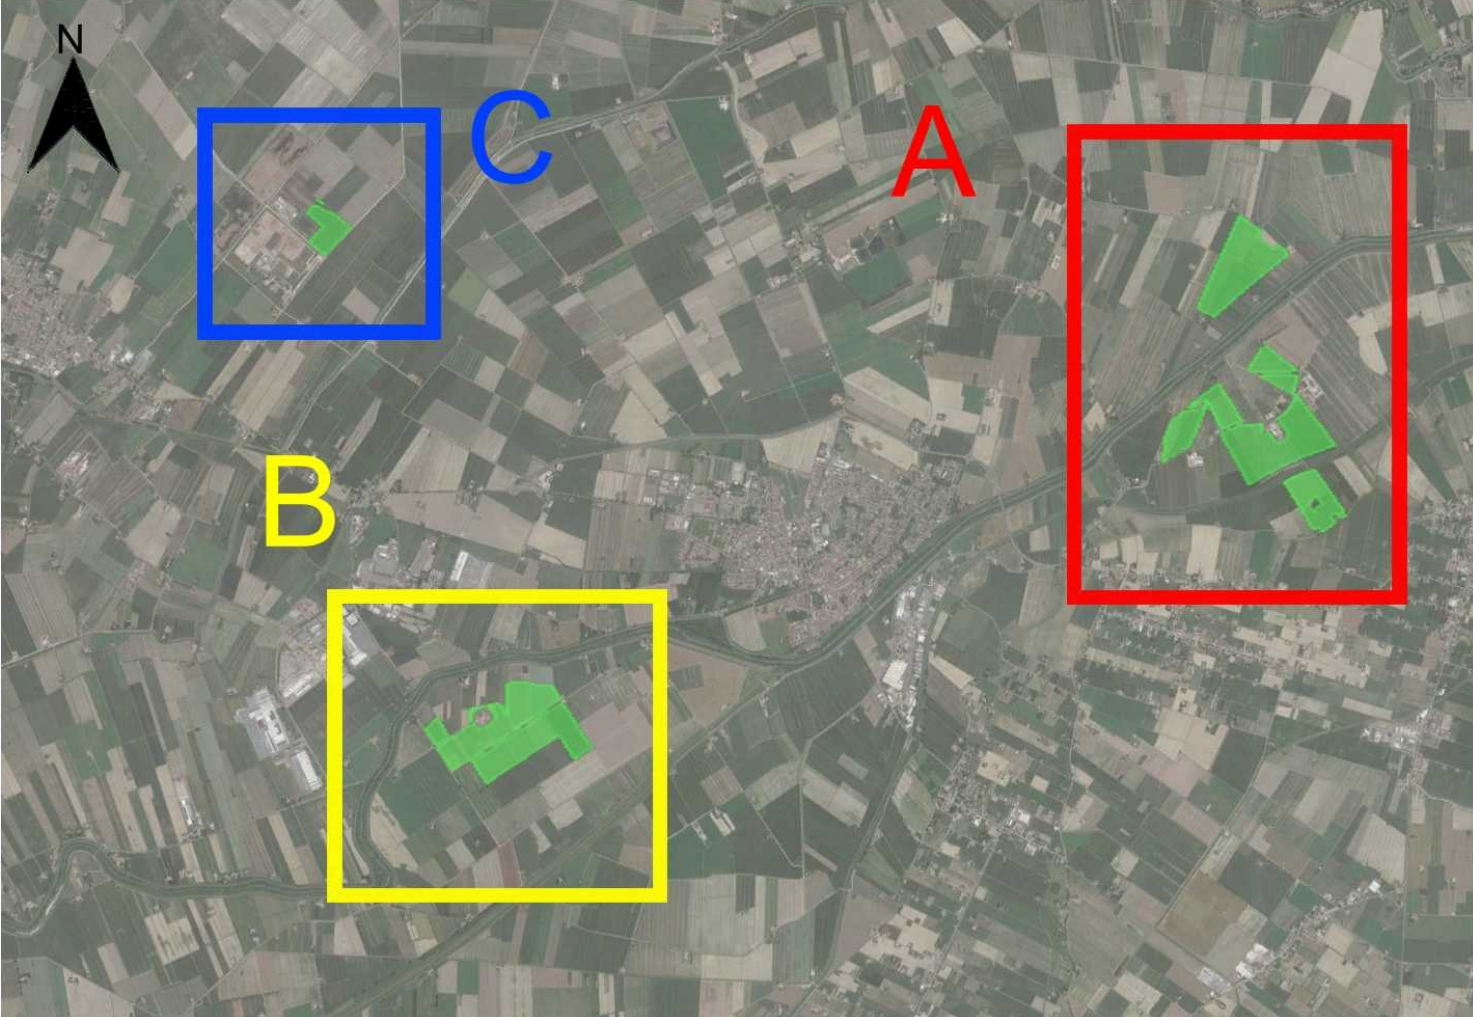

Legenda


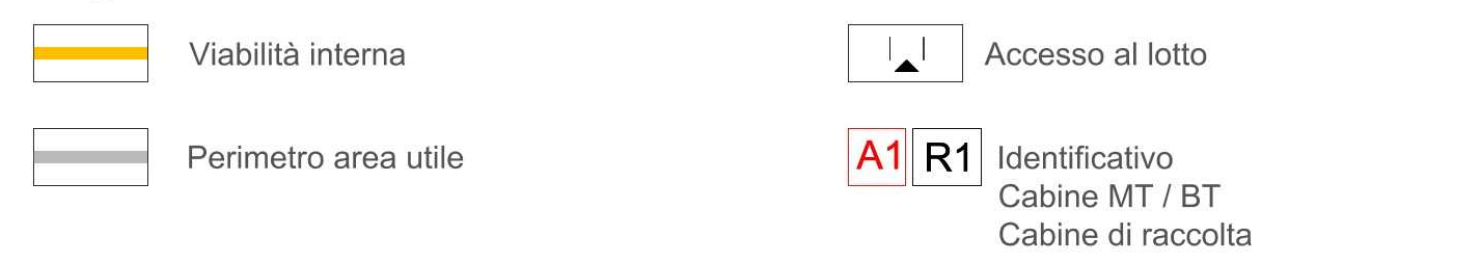


Tabella potenza

Piastra	n° moduli	Pot. [kWp] Moduli 750Wp	Pitch [m]	Coltivazione
P1	648	486,00	7-7,5-8	Sperimentazione
P2	18.768	14.076,00	6,50	mandorieto - fase 2
P3	3.888	2.916,00	5,50	seminativi
P4	1.512	1.134,00	5,50	seminativi
P5	29.352	22.014,00	5,50	seminativi
P6	4.032	3.024,00	5,50	seminativi
P7	1.536	1.152,00	7-7,5-8	Sperimentazione
P8	4.032	3.024,00	6,50	mandorieto - fase 1
P9	5.232	3.924,00	6,50	mandorieto - fase 1
P10	1.536	1.152,00	7-7,5-8	Sperimentazione
P11	14.448	10.836,00	5,50	seminativi
P12	18.720	14.040,00	6,50	mandorieto - fase 1
P13	1.272	954,00	5,50	seminativi
P14	6.000	4.500,00	5,50	seminativi
Tot.	110.976	83.232,00		

SCHEMA INDICATIVO DELLE DISTANZE DI PROTEZIONE E DI SICUREZZA DA OSSERVARE RISPETTO AI TRASFORMATORI MT/BT

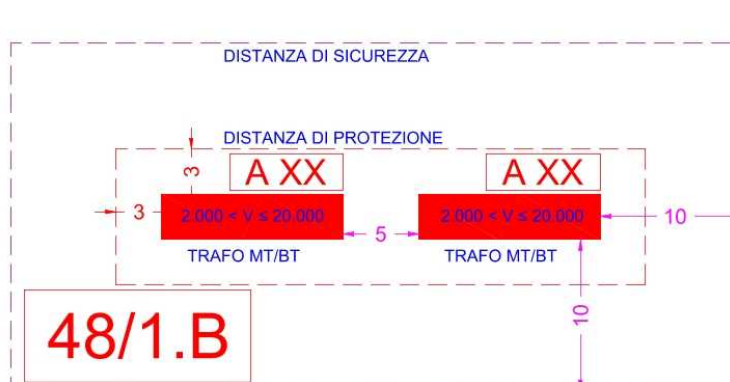

PROGETTO DELLA CENTRALE SOLARE "Energia del Panaro"

da 83,2 MWp - Pinate Emilia (MO)

E-21 VALUTAZIONE PROGETTO VVF PLANIMETRIA GENERALE



Proponente
ENGIE FINALE EMILIA S.r.l.
Via Otricoli, 72, 41018 Milano MI

Progetto dell'insediamento paesaggistico e impiantistico
Coordinamento alla progettazione: Dott. Agr. Fabrizio Camillo Sordani
Dott. Francesco Sordani, Dott. Alessandro Sordani, Arch. Riccardo Sordani
Collaboratori: Dott. Carmine Penna, Dott. Agr. Giuseppe Maria Motta

Progettazione elettrica e civile
Progettisti: Ing. Rolando Roberto, Ing. Gisella Roberto
Collaboratori: Ing. Giuseppe Sordani, Ing. Elena Angeloni, Ing. Karim al Jundi, Ing. Marco Balzano, Ing. Simona Tognola, Rita Marzotto Centrali

Progettazioni Antincendio
Sede: Padova 1 Via Martirino Caracciolo, 19 - 35030
0494523779 - 051999
Milano 1 Viale Sarca, 13 - 20133
0246070727
Roma 1 Via Boncompagni, 1 - 00187
0623488191
posta@rainieri.it | postecivili@rainieri.it | www.rainieri.it

04 2026

00	Prima consegna	AS	MRA	Gisella Roberto	Rolando Roberto
01					
02					
03					
04					
05					
06					
07					