
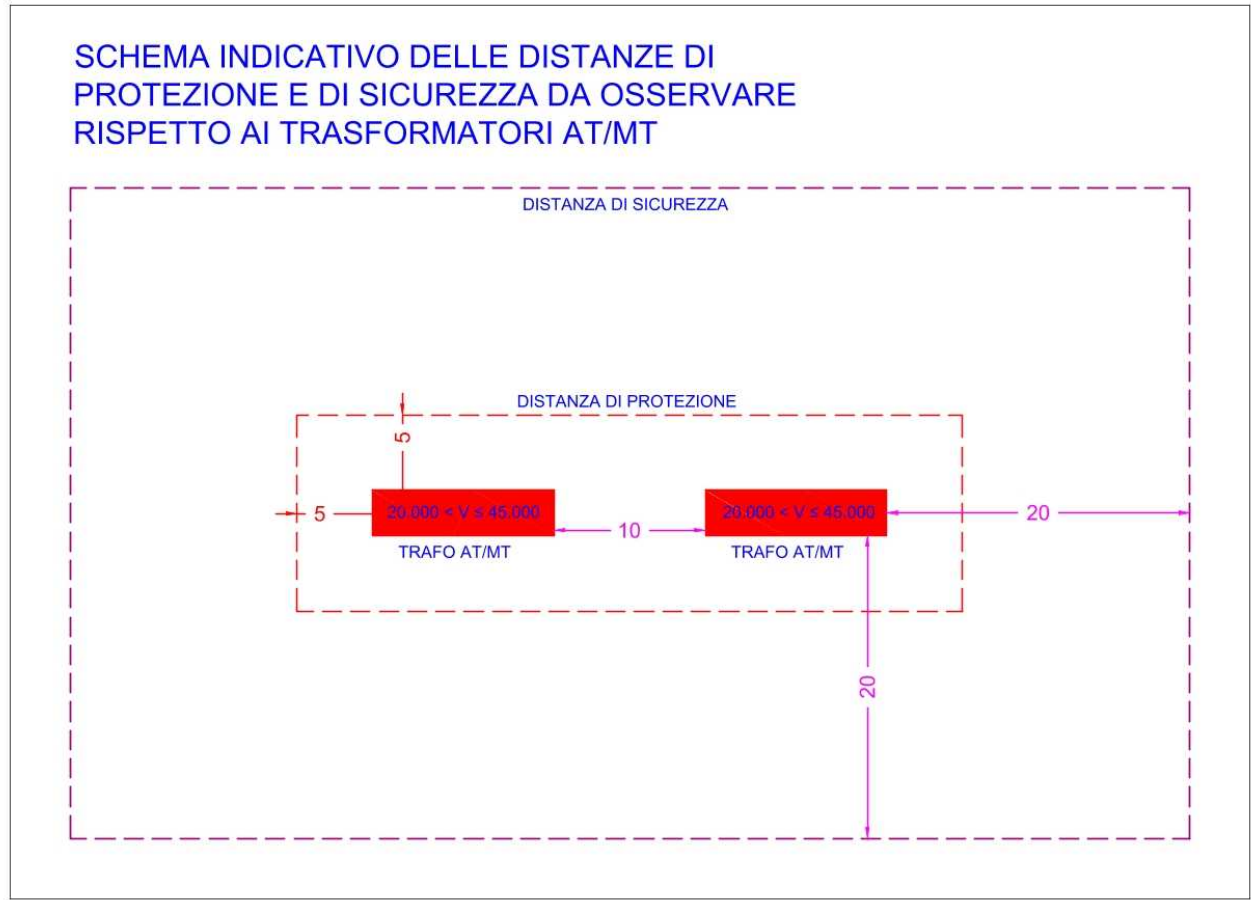


NOTE	
1) DIMENSIONI IN MILLIMETRI (SE NON DIVERSAMENTE INDICATO) 2) DISTANZE DI ISOLAMENTO IN ACCORDO A NORMA CEI EN 61006-1	
RIF. TAG	DESCRIZIONE APPARECCHIATURE
01	TRASFORMATORE DI POTENZA
02	SCARICATORE DI SOVRATENSIONE AD OSSIDO METALLICO 170kV
03	TRASFORMATORE DI CORRENTE 170kV
04	INTERRUTTORE TRIPOLARE 170kV
05	TRASFORMATORE DI TENSIONE 170kV
06	SEZIONATORE TRIPOLARE ORIZZONTALE CON L.T.
07	TERMINALE CAVO 170kV

LEGENDA STATO DI PROGETTO			
	Percorso di uscita in salita		Impianto automatico di spegnimento sprinkler
	Percorso di uscita in orizzontale		Idranti a muro UNI 45
	Percorso di uscita in discesa		Idranti a colonna sopra suolo 2 x UNI 70
	Indicazione luminosa di via d'esodo		Idranti sottosuolo UNI 70
	Cartello indicatore di via d'esodo		Naspi DN 25
	Porta o Portoni REI		Attacco motopompa doppio
	Pareti di compartimentazione REI 60		Pulsante di sgancio energia elettrica
	Pulsante per segnalazione manuale d'incendio		Estintori di tipo portatile
	Impianto automatico di rivelazione incendio		
	Aperture di smaltimento di fumo e calore		

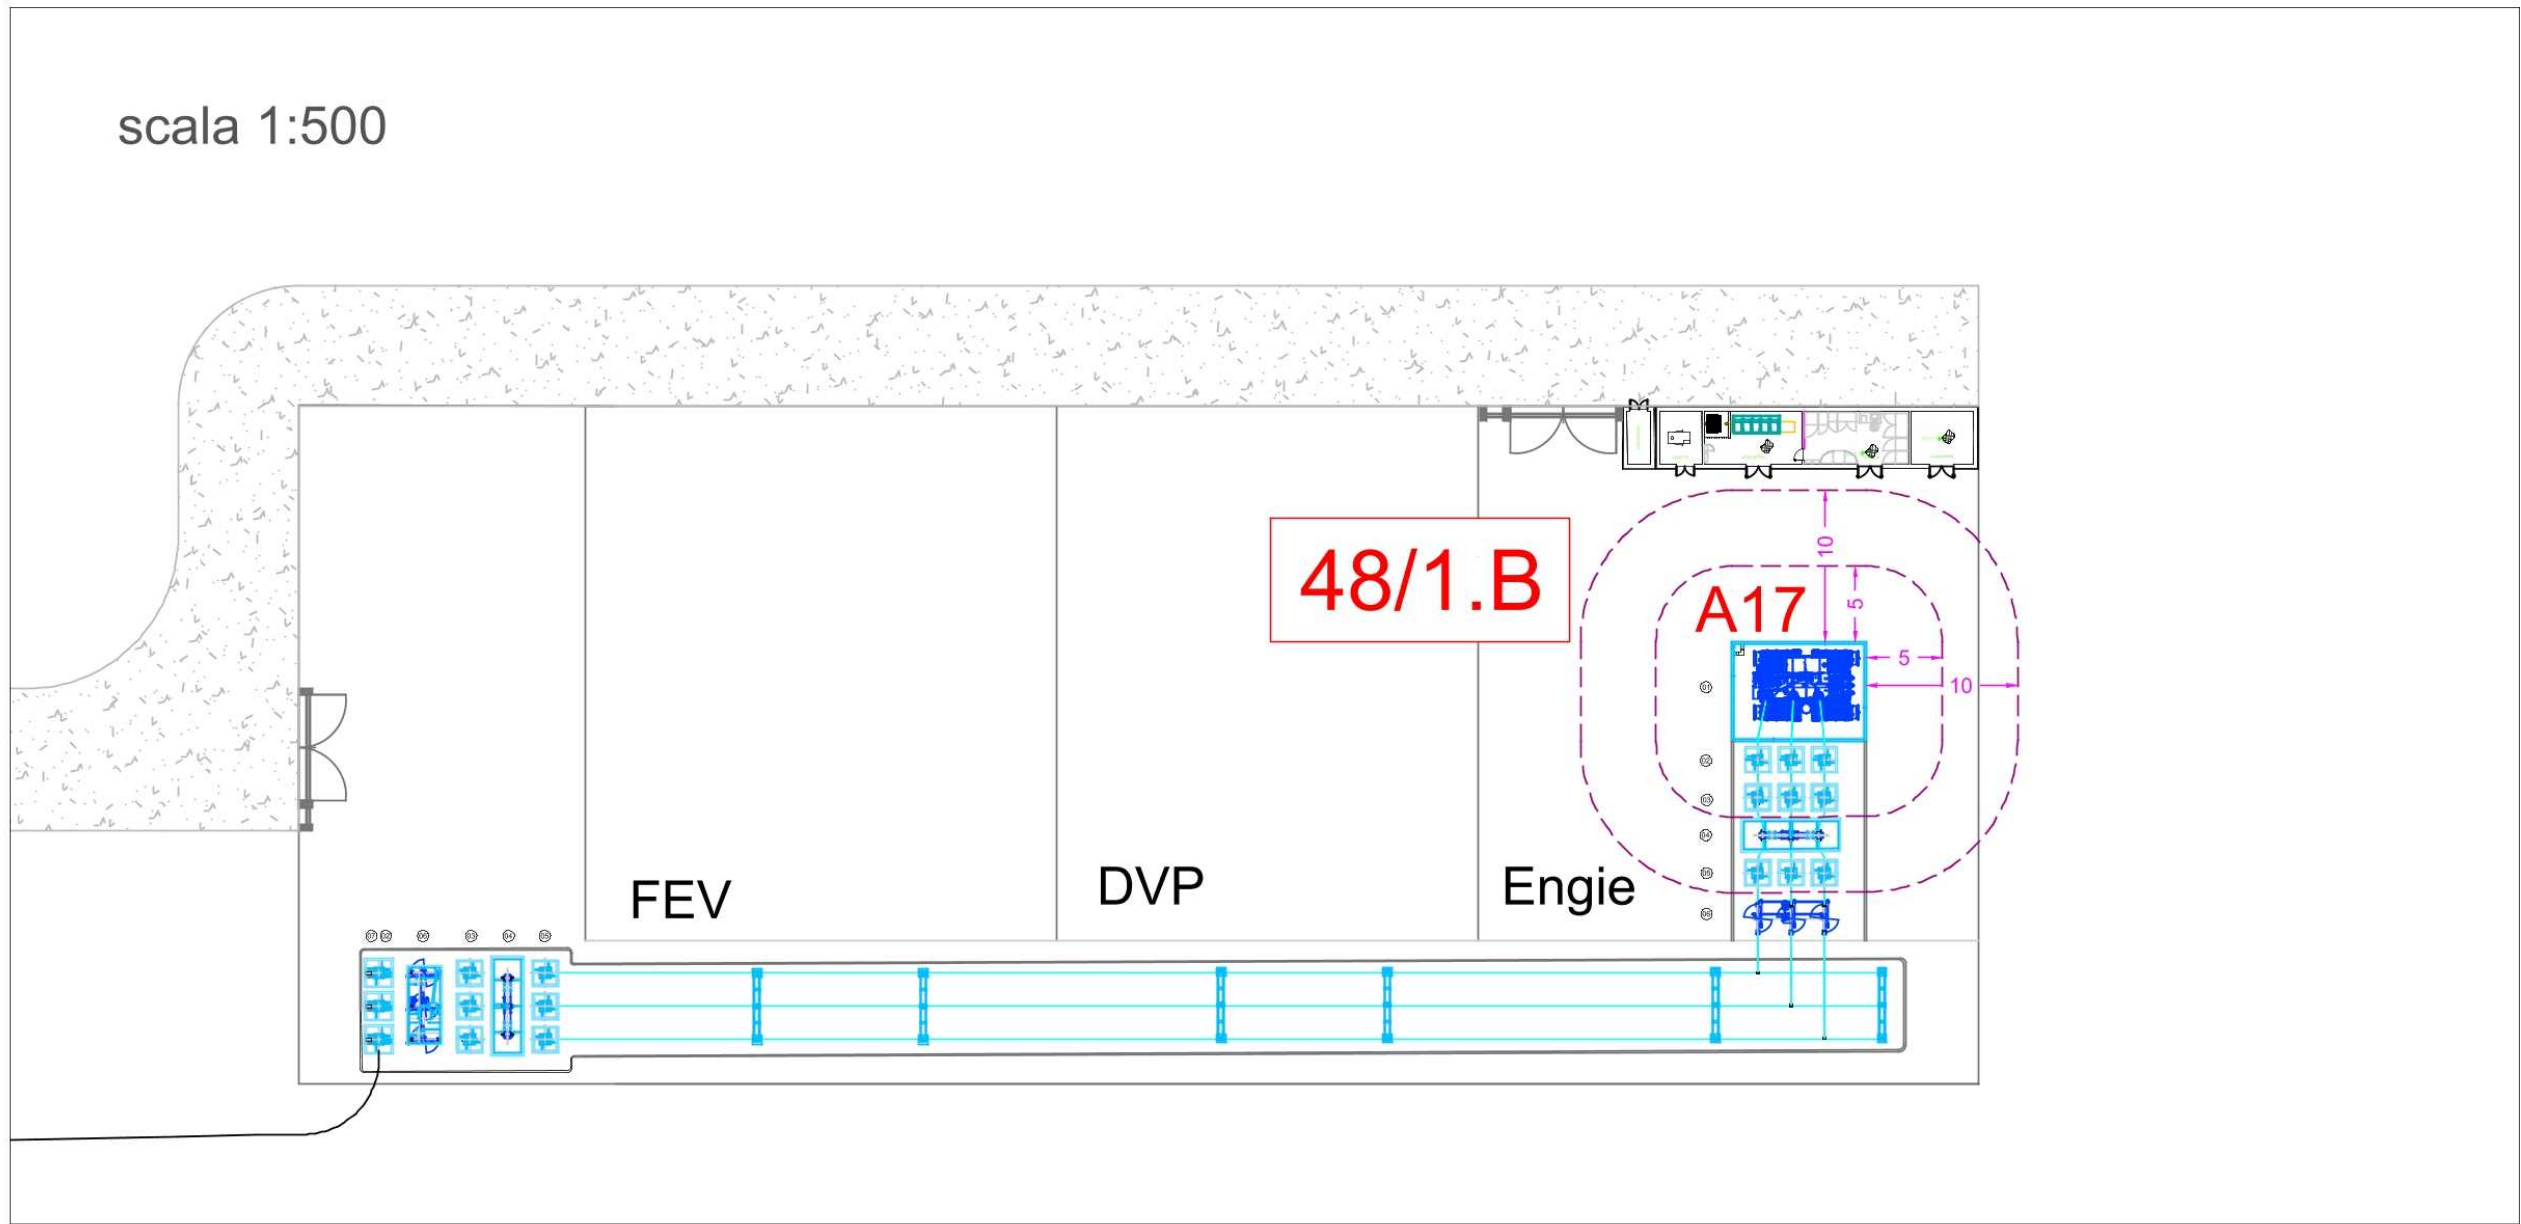

PROGETTO DELLA CENTRALE SOLARE "Energia del Panaro" da 83,2 MWp - Finale Emilia (MO)

ENRICO TOMMASEL
27.05.2026 16:11:19
GMT+02:00

E-22

VALUTAZIONE PROGETTO VVF

PLANIMETRIA SSEU AT

SCALA 1:1000



Proponente
ENGIE FINALE EMILIA S.r.l.
Via Chiese, 72, 20126 Milano MI



Progetto dell'inserimento paesaggistico e mitigazione
Coordinamento alla progettazione: Dott. Agr. Fabrizio Cernibale Sambiasi,
Dott. Francesco Semola, Arch. Alessandro Visalli,
Arch. Riccardo Festa

Progettisti: Arch. Paola Ferraoli, Arch. Anna Manzo
Collaboratori: Dott. Carmine Perna, Dott. Agr. Giuseppe Maria Massa,
Dott. Agr. Vincenzo Meola



Progettazione elettrica e civile
Progettisti: Ing. Rolando Roberto, Ing. Giselle Roberto
Collaboratori: Ing. Giuseppe Fava, Ing. Filippo Angarano,
Ing. Karim Ait Hamd, Ing. Marco Balzano,
Ing. Simone Bonacini, Ing. Marcello Centracchio



Progettazione Antincendio
Sedi: Fidenza | Via Martiri delle Garzole, 19 - 43036
0524/523379 - 82712
Milano | Viale Sabotino, 13 - 20135
02/49370572
Roma | Via Montebano, 1 - 00185
06/23481916
postacert@pec.rainieri.it | www.rainieri.it

Ing. Michele Rainieri

04 2026

rev	descrizione	formato	elaborazione	controllo	approvazione
00	Prima consegna	A2	MRAI	Giselle Roberto	Rolando Roberto
01					
02					
03					
04					
05					
06					
07					